

別 図

高機能消防指令システム更新整備工事

設 計 図 面

令和5年度

新発田地域広域事務組合

高機能消防指令システム更新整備工事


図 面 目 録

No.	図 面 名 称	図面番号
1	位置図	01
2	システム構成図	02
3	通信指令室・通信機械室・作戦本部室 機器配置図	03
4	消防本部・新発田消防署 敷地平面図	04
5	消防本部・新発田消防署 1階平面図	05
6	消防本部・新発田消防署 2階平面図	06
7	消防本部・新発田消防署 屋上階平面図	07
8	消防本部・新発田消防署 屋上階機器配置図	08
9	消防本部 ケーブル系統図(電源系)	09

No.	図 面 名 称	図面番号
10	消防本部 ケーブル系統図(電源系)	10
11	新発田消防署 ケーブル系統図	11
12	新発田消防署聖籠分署 平面図・ケーブル系統図	12
13	新発田消防署中央分署 平面図・ケーブル系統図	13
14	新発田消防署さくら分署 平面図・ケーブル系統図	14
15	新発田消防署豊浦出張所 平面図・ケーブル系統図	15
16	新発田消防署川東出張所 平面図・ケーブル系統図	16
17	胎内消防署 平面図・ケーブル系統図	17
18	胎内消防署黒川出張所 平面図・ケーブル系統図	18

新発田地域広域事務組合



件 名		図面名称					図面番号
作成年月日	作成	確認	承認	発行	縮 尺	ファイル名	

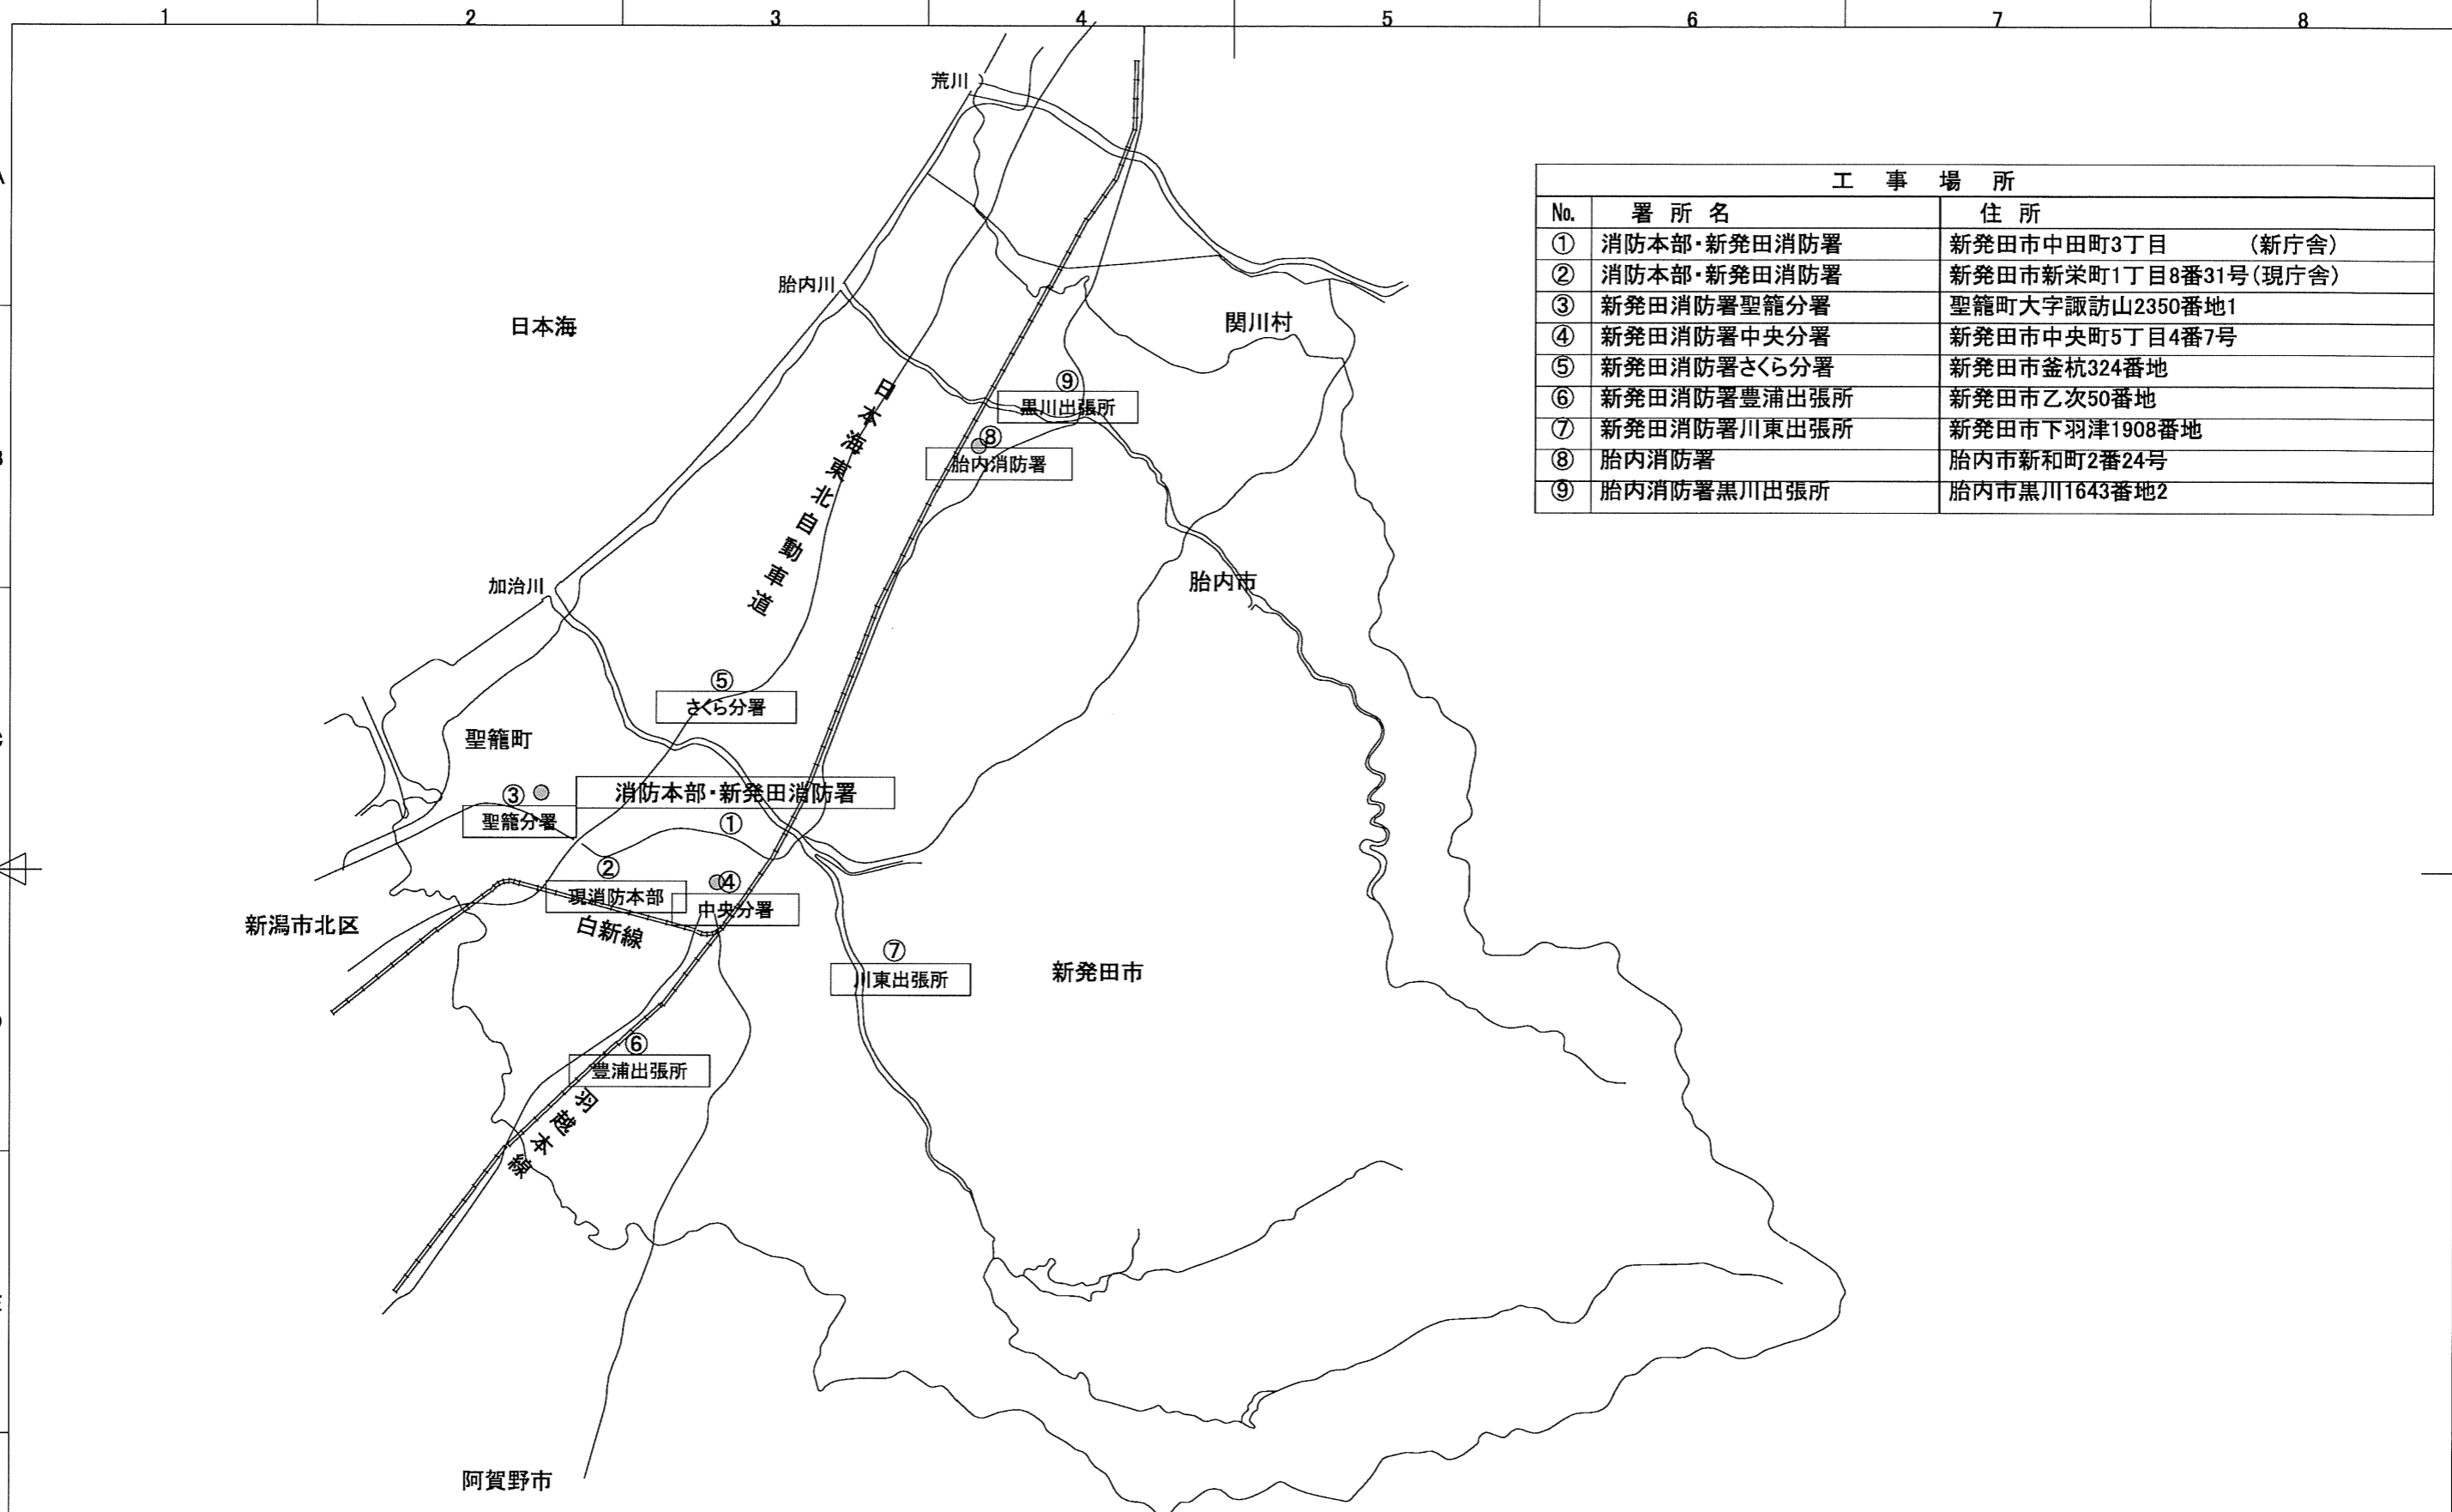



工事場所		
No.	署所名	住所
①	消防本部・新発田消防署	新発田市中田町3丁目 (新庁舎)
②	消防本部・新発田消防署	新発田市新栄町1丁目8番31号(現庁舎)
③	新発田消防署聖籠分署	聖籠町大字諏訪山2350番地1
④	新発田消防署中央分署	新発田市中央町5丁目4番7号
⑤	新発田消防署さくら分署	新発田市釜杭324番地
⑥	新発田消防署豊浦出張所	新発田市乙次50番地
⑦	新発田消防署川東出張所	新発田市下羽津1908番地
⑧	胎内消防署	胎内市新和町2番24号
⑨	胎内消防署黒川出張所	胎内市黒川1643番地2

				件名		図面名称			図面番号
				高機能消防指令システム 更新整備工事		位置図			01
作成年月日		作成	確認	承認	発行	縮尺		ファイル名	
						S=FREE			


新発田地域広域事務組合

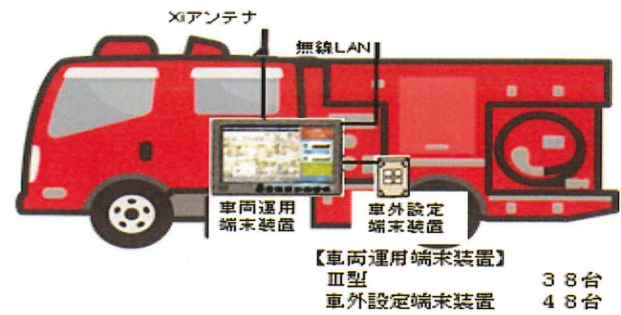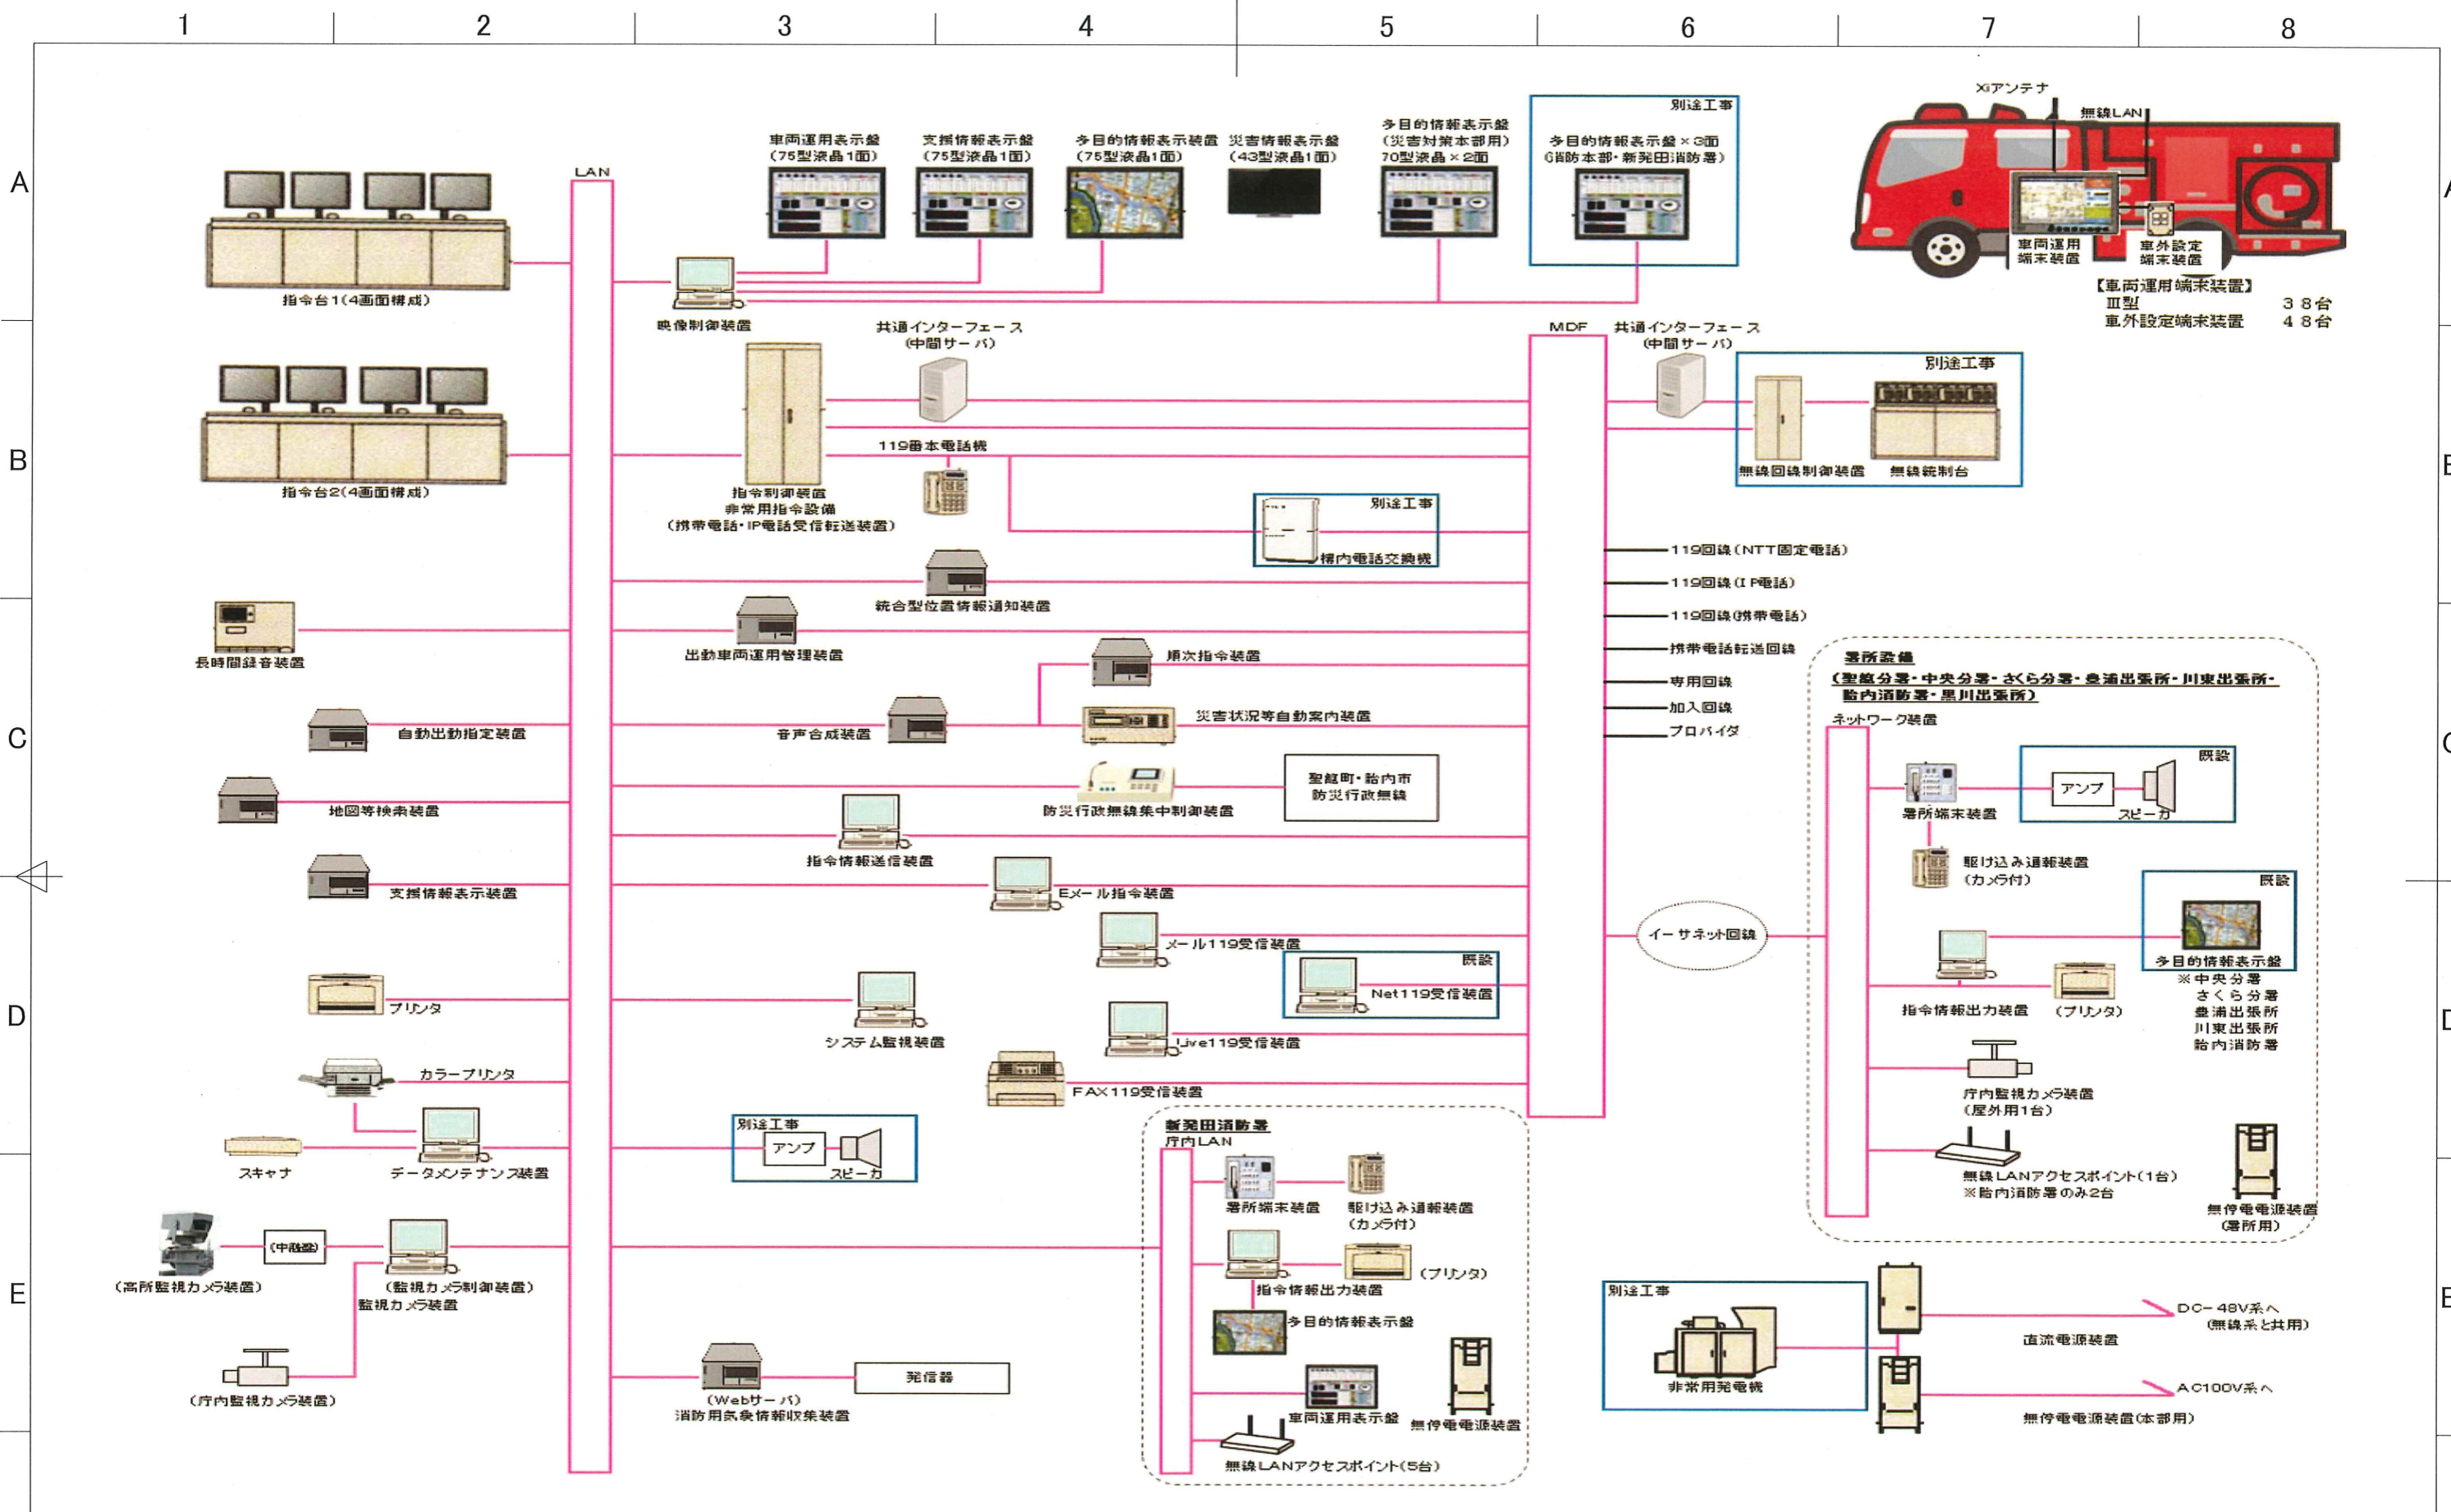

【車両運用端末装置】
Ⅲ型 38台
車外設定端末装置 48台

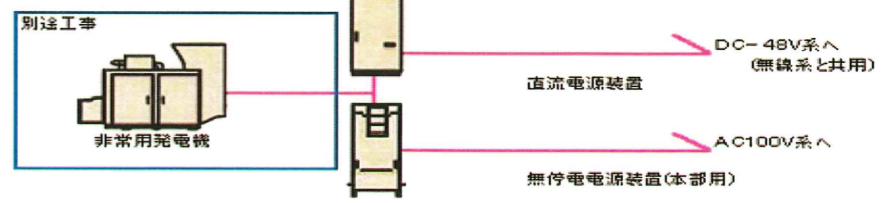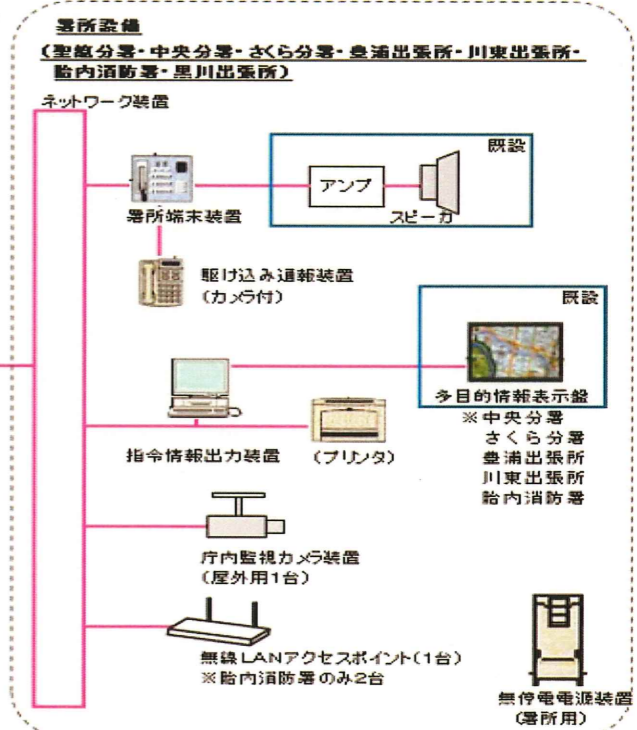

新発田地域広域事務組合				件名	高機能消防指令システム 更新整備工事				図面名称	システム構成図		図面番号	02
				作成年月日	作成	確認	承認	発行	縮尺	ファイル名			
											S=FREE		

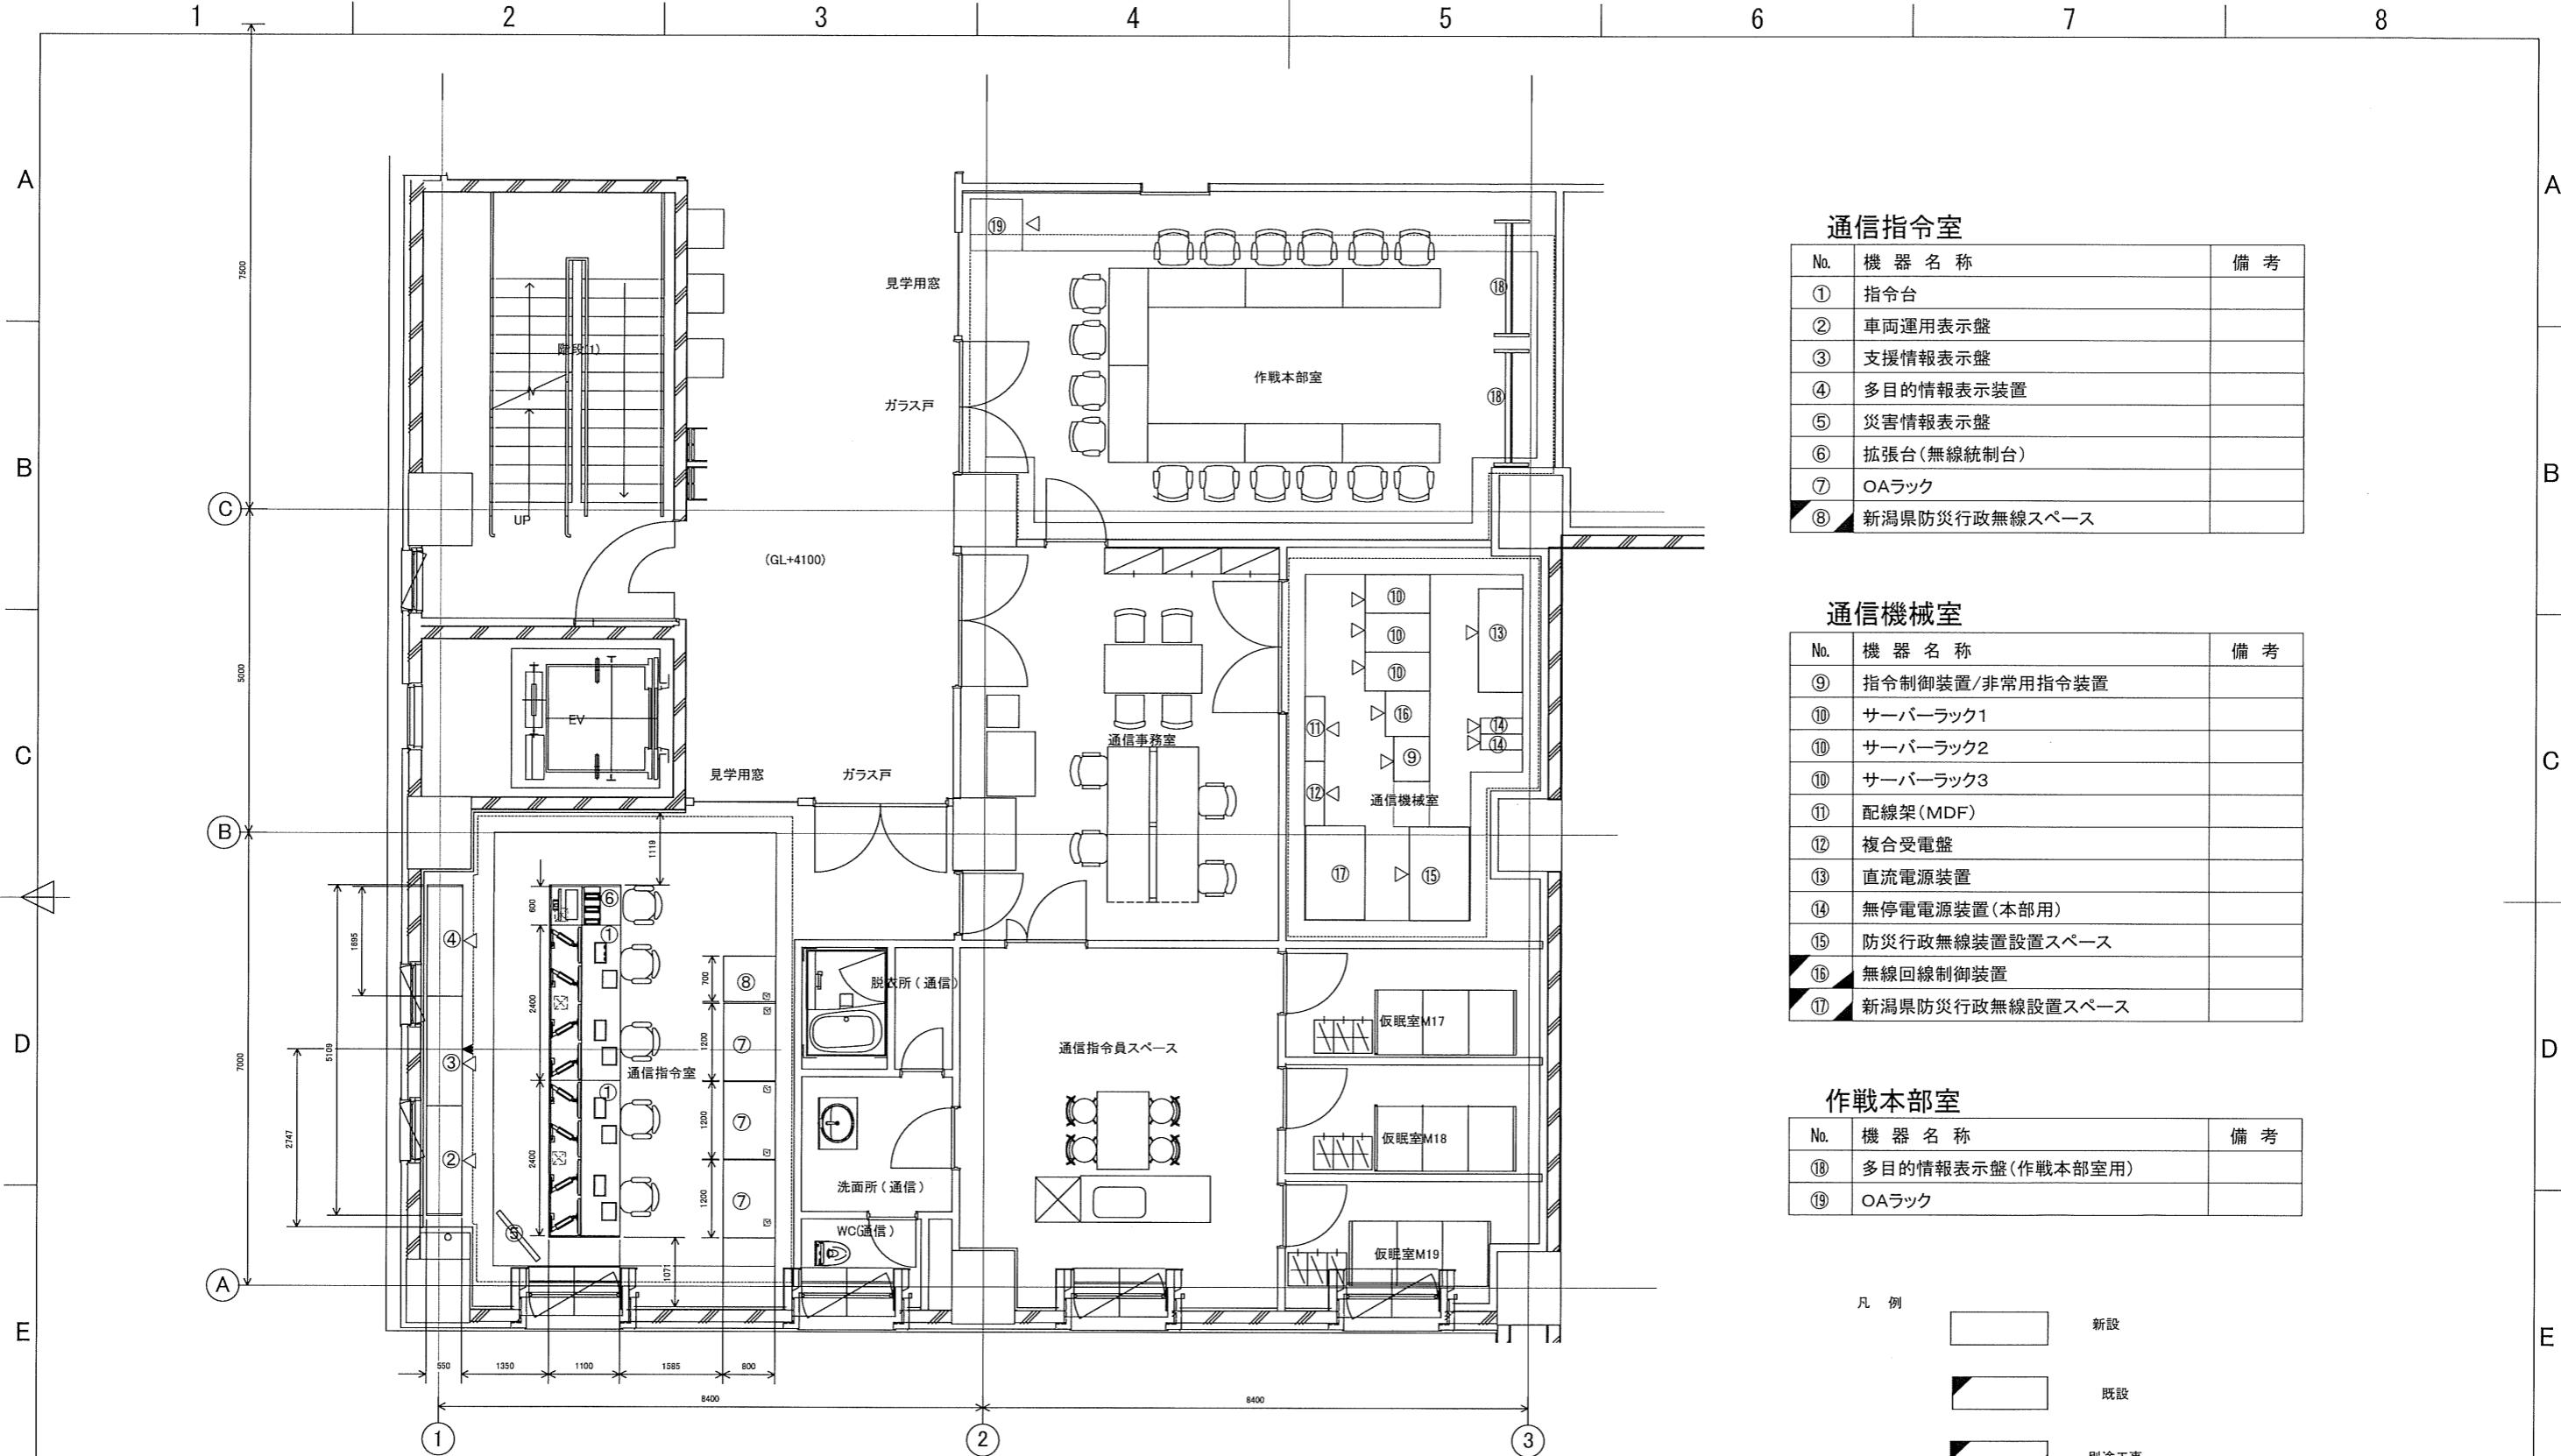

通信指令室

No.	機器名称	備考
①	指令台	
②	車両運用表示盤	
③	支援情報表示盤	
④	多目的情報表示装置	
⑤	災害情報表示盤	
⑥	拡張台(無線統制台)	
⑦	OAラック	
⑧	新潟県防災行政無線スペース	

通信機械室


No.	機器名称	備考
⑨	指令制御装置/非常用指令装置	
⑩	サーバーラック1	
⑩	サーバーラック2	
⑩	サーバーラック3	
⑪	配線架(MDF)	
⑫	複合受電盤	
⑬	直流電源装置	
⑭	無停電電源装置(本部用)	
⑮	防災行政無線装置設置スペース	
⑯	無線回線制御装置	
⑰	新潟県防災行政無線設置スペース	

作戦本部室

No.	機器名称	備考
⑱	多目的情報表示盤(作戦本部室用)	
⑲	OAラック	

- 凡例
- 新設
 - 既設
 - 別途工事

	新発田地域広域事務組合	件名 高機能消防指令システム 更新整備工事	図面名称 通信指令室・機械室・作戦本部室 機器配置図	図面番号 03				
		作成年月日 	作成 	確認 	承認 	発行 	縮尺 A-3:S=1:100	ファイル名

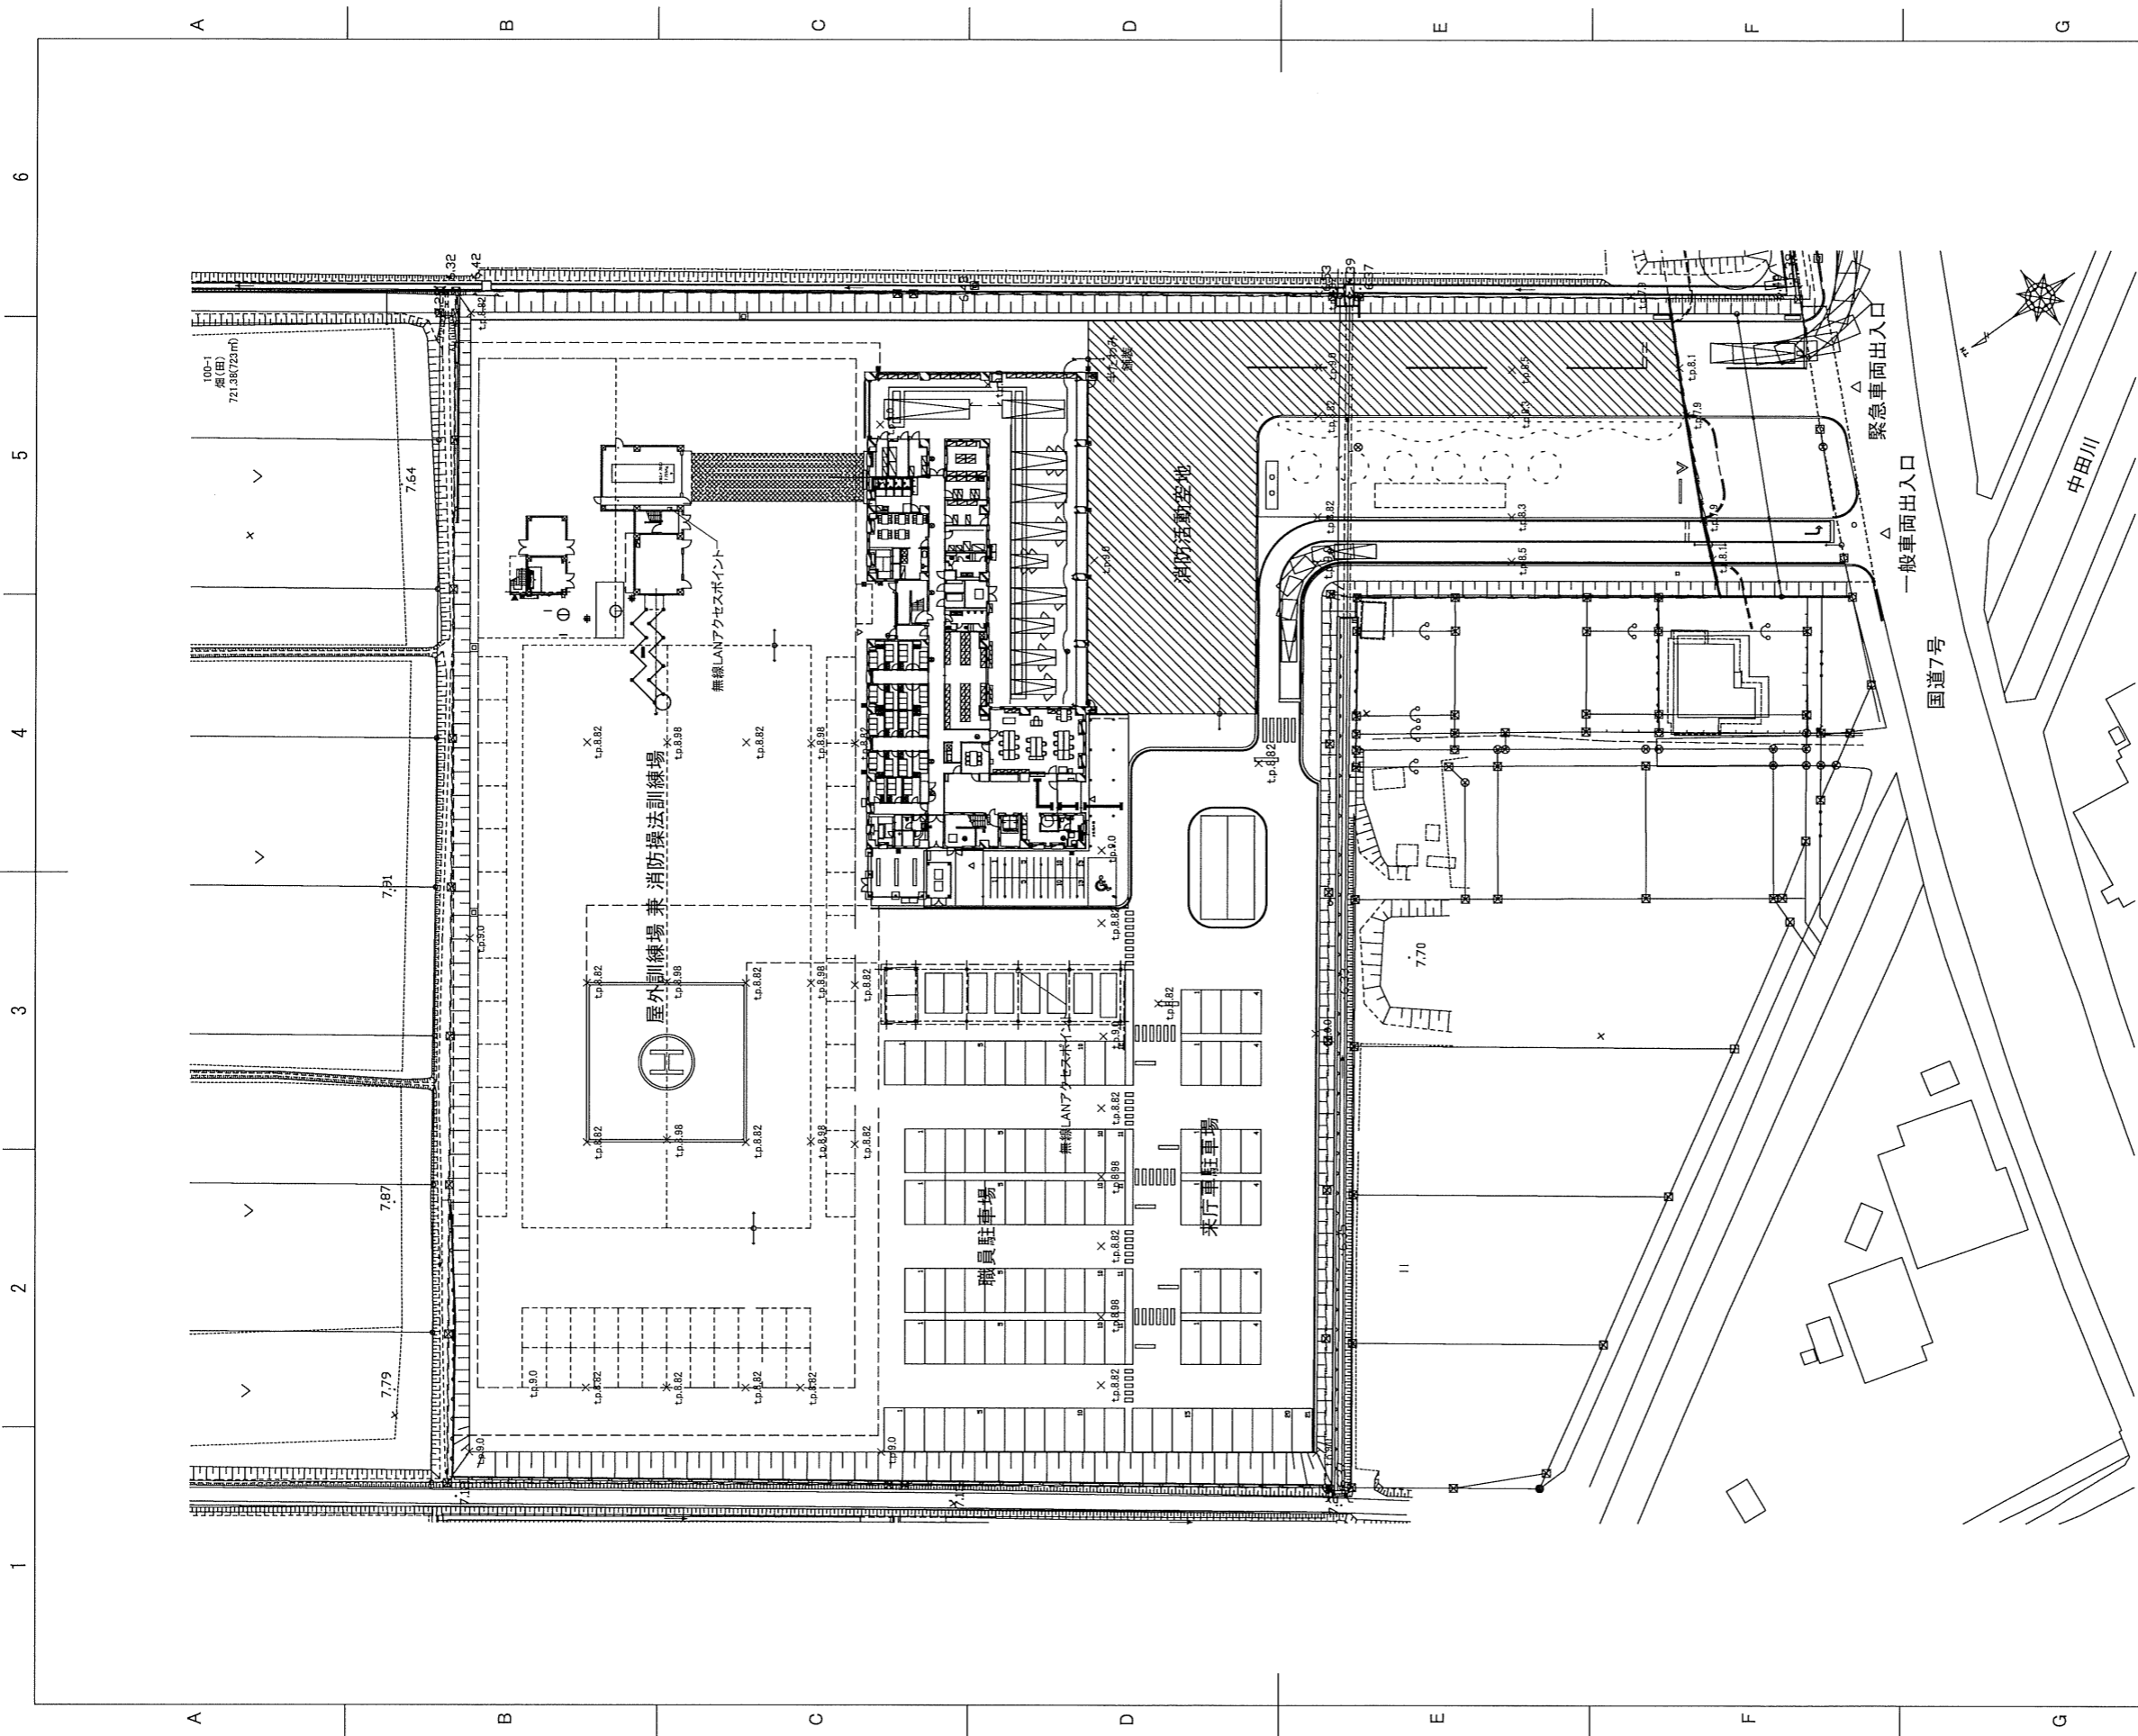

件名	高機能消防指令システム更新整備工事					
図面名称	敷地平面図					
図面番号	04					
作成年月日	作成	確認	発行			
縮尺	A-1:S=1:200 A-3:S=1:400 ファイル名					

新発田地域広域事務組合

1


2

3


4

5

6

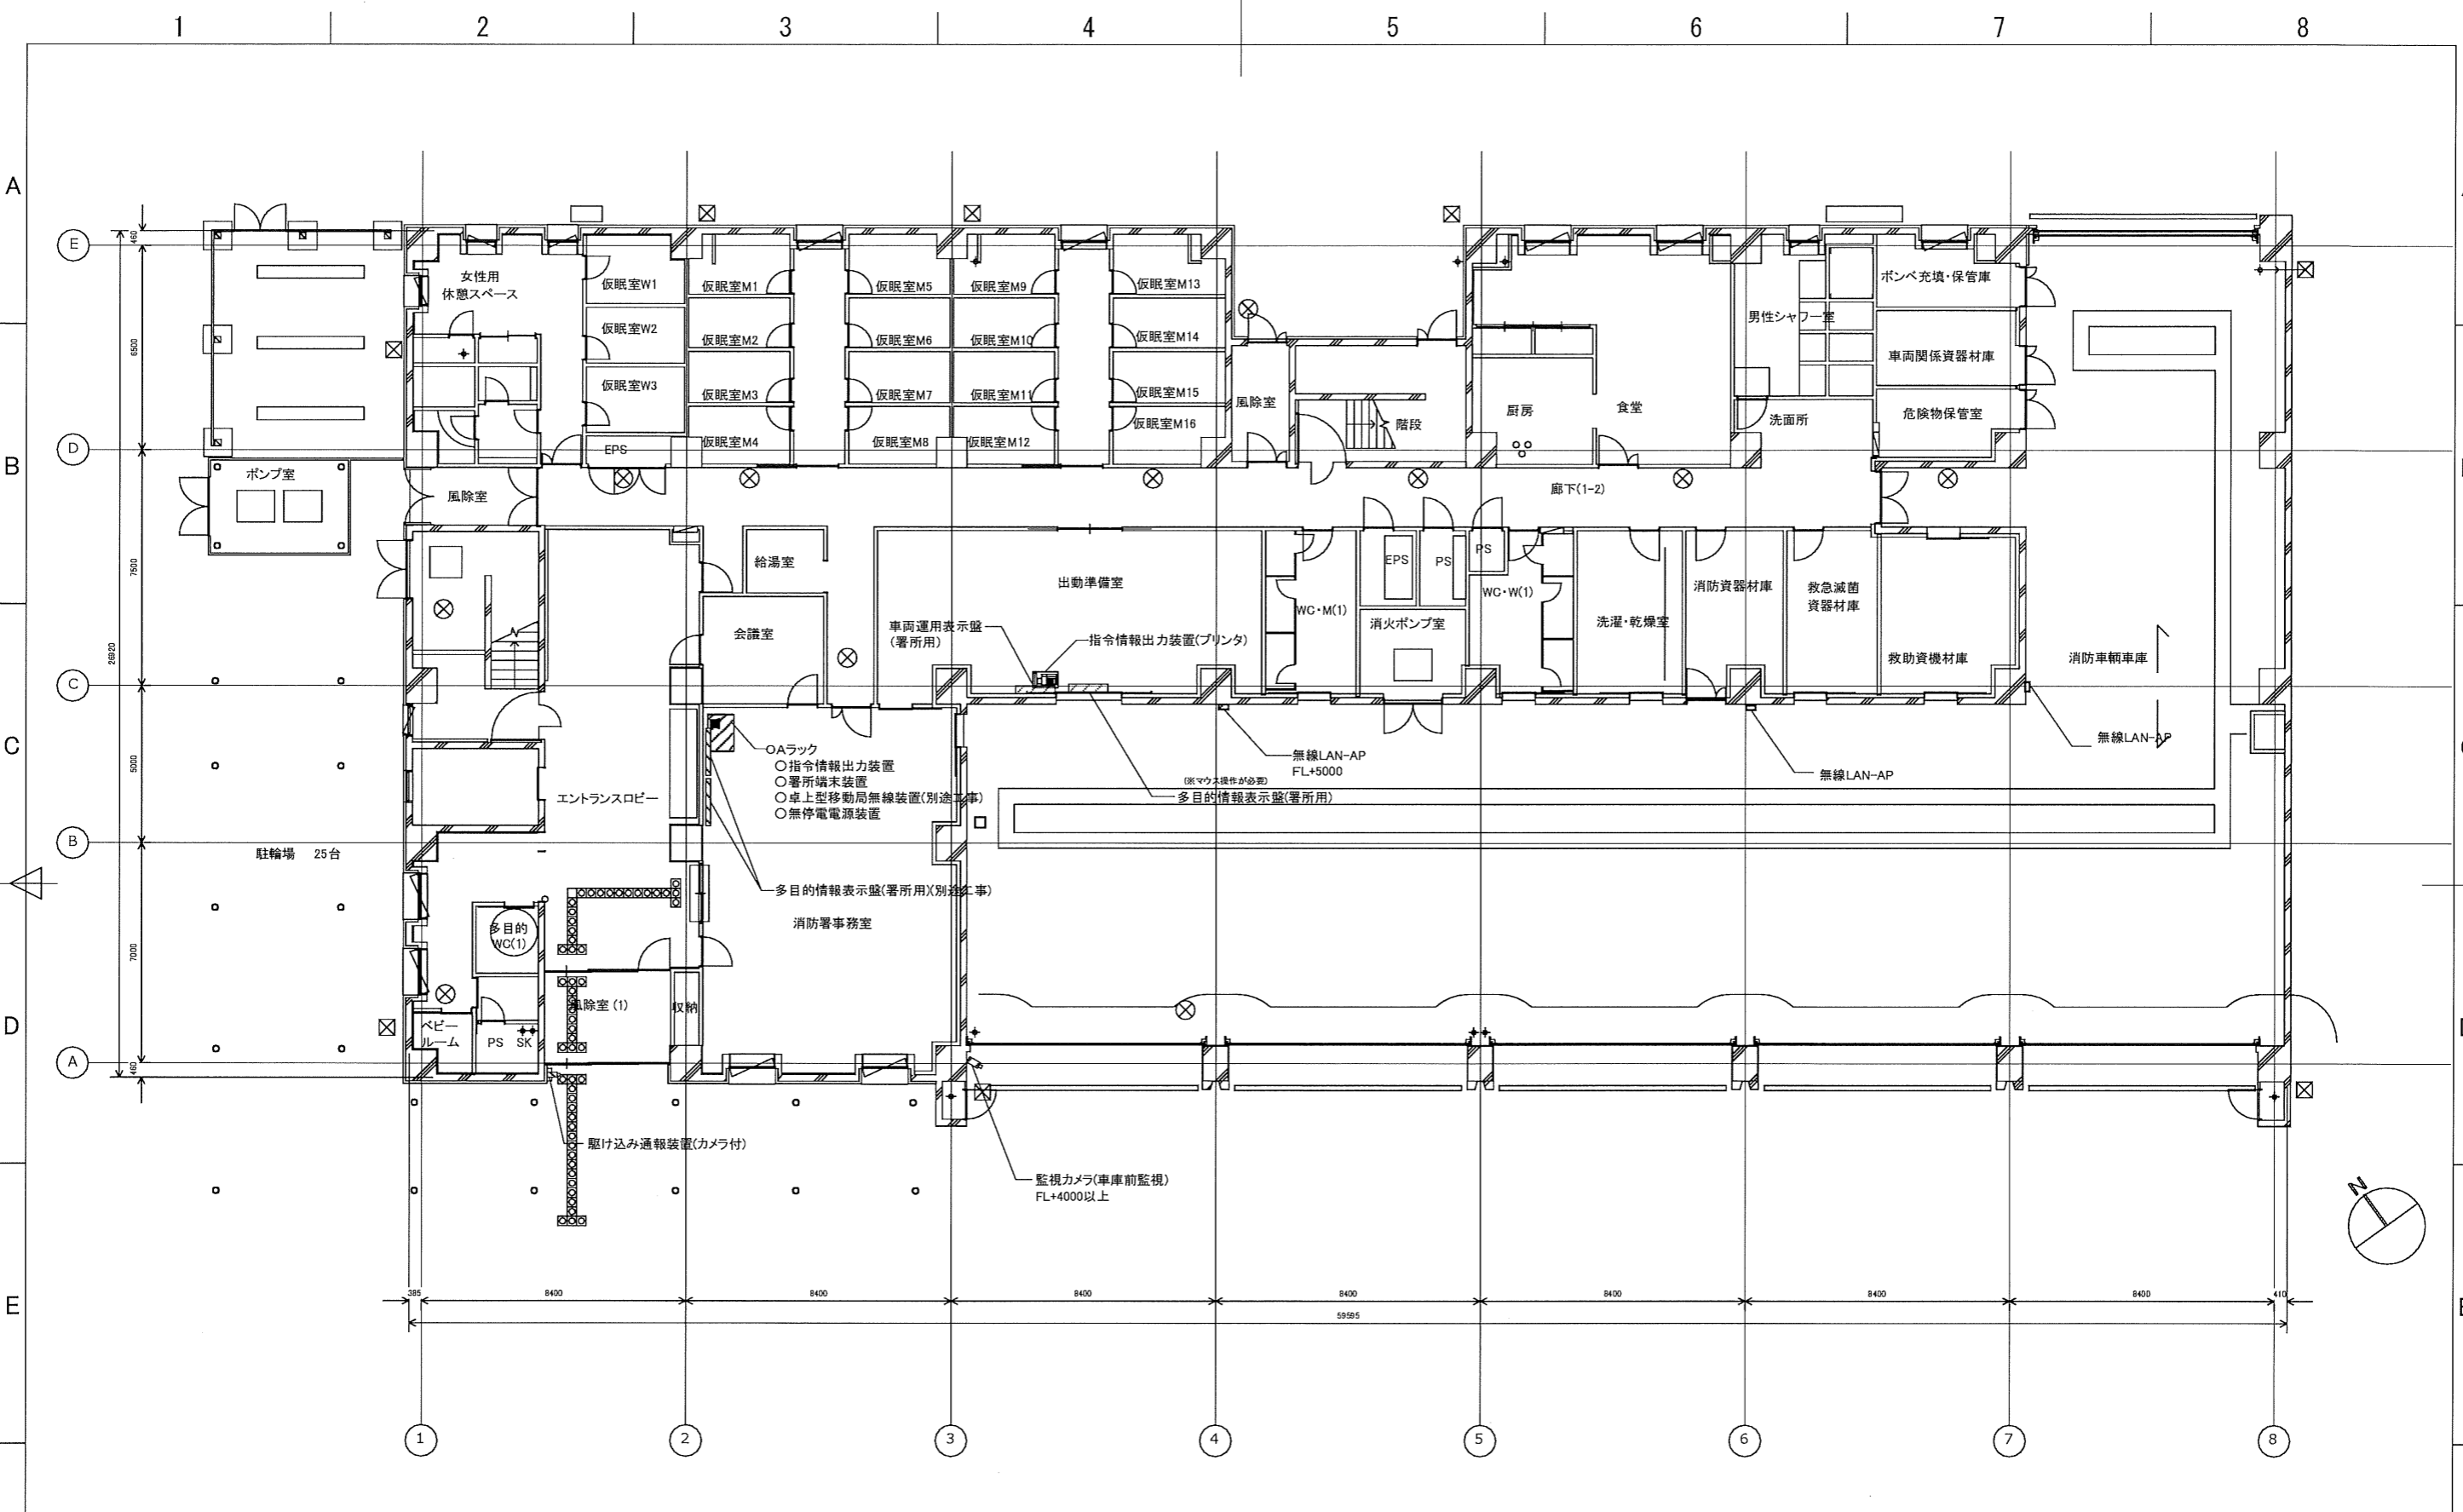


新発田地域広域事務組合				件名 高機能消防指令システム 更新整備工事			図面名称 消防本部・新発田消防署 1階 平面図		図面番号 05		
				作成年月日	作成	確認	承認	発行	縮尺		ファイル名
									A-1:S=1:100 A-3:S=1:200		

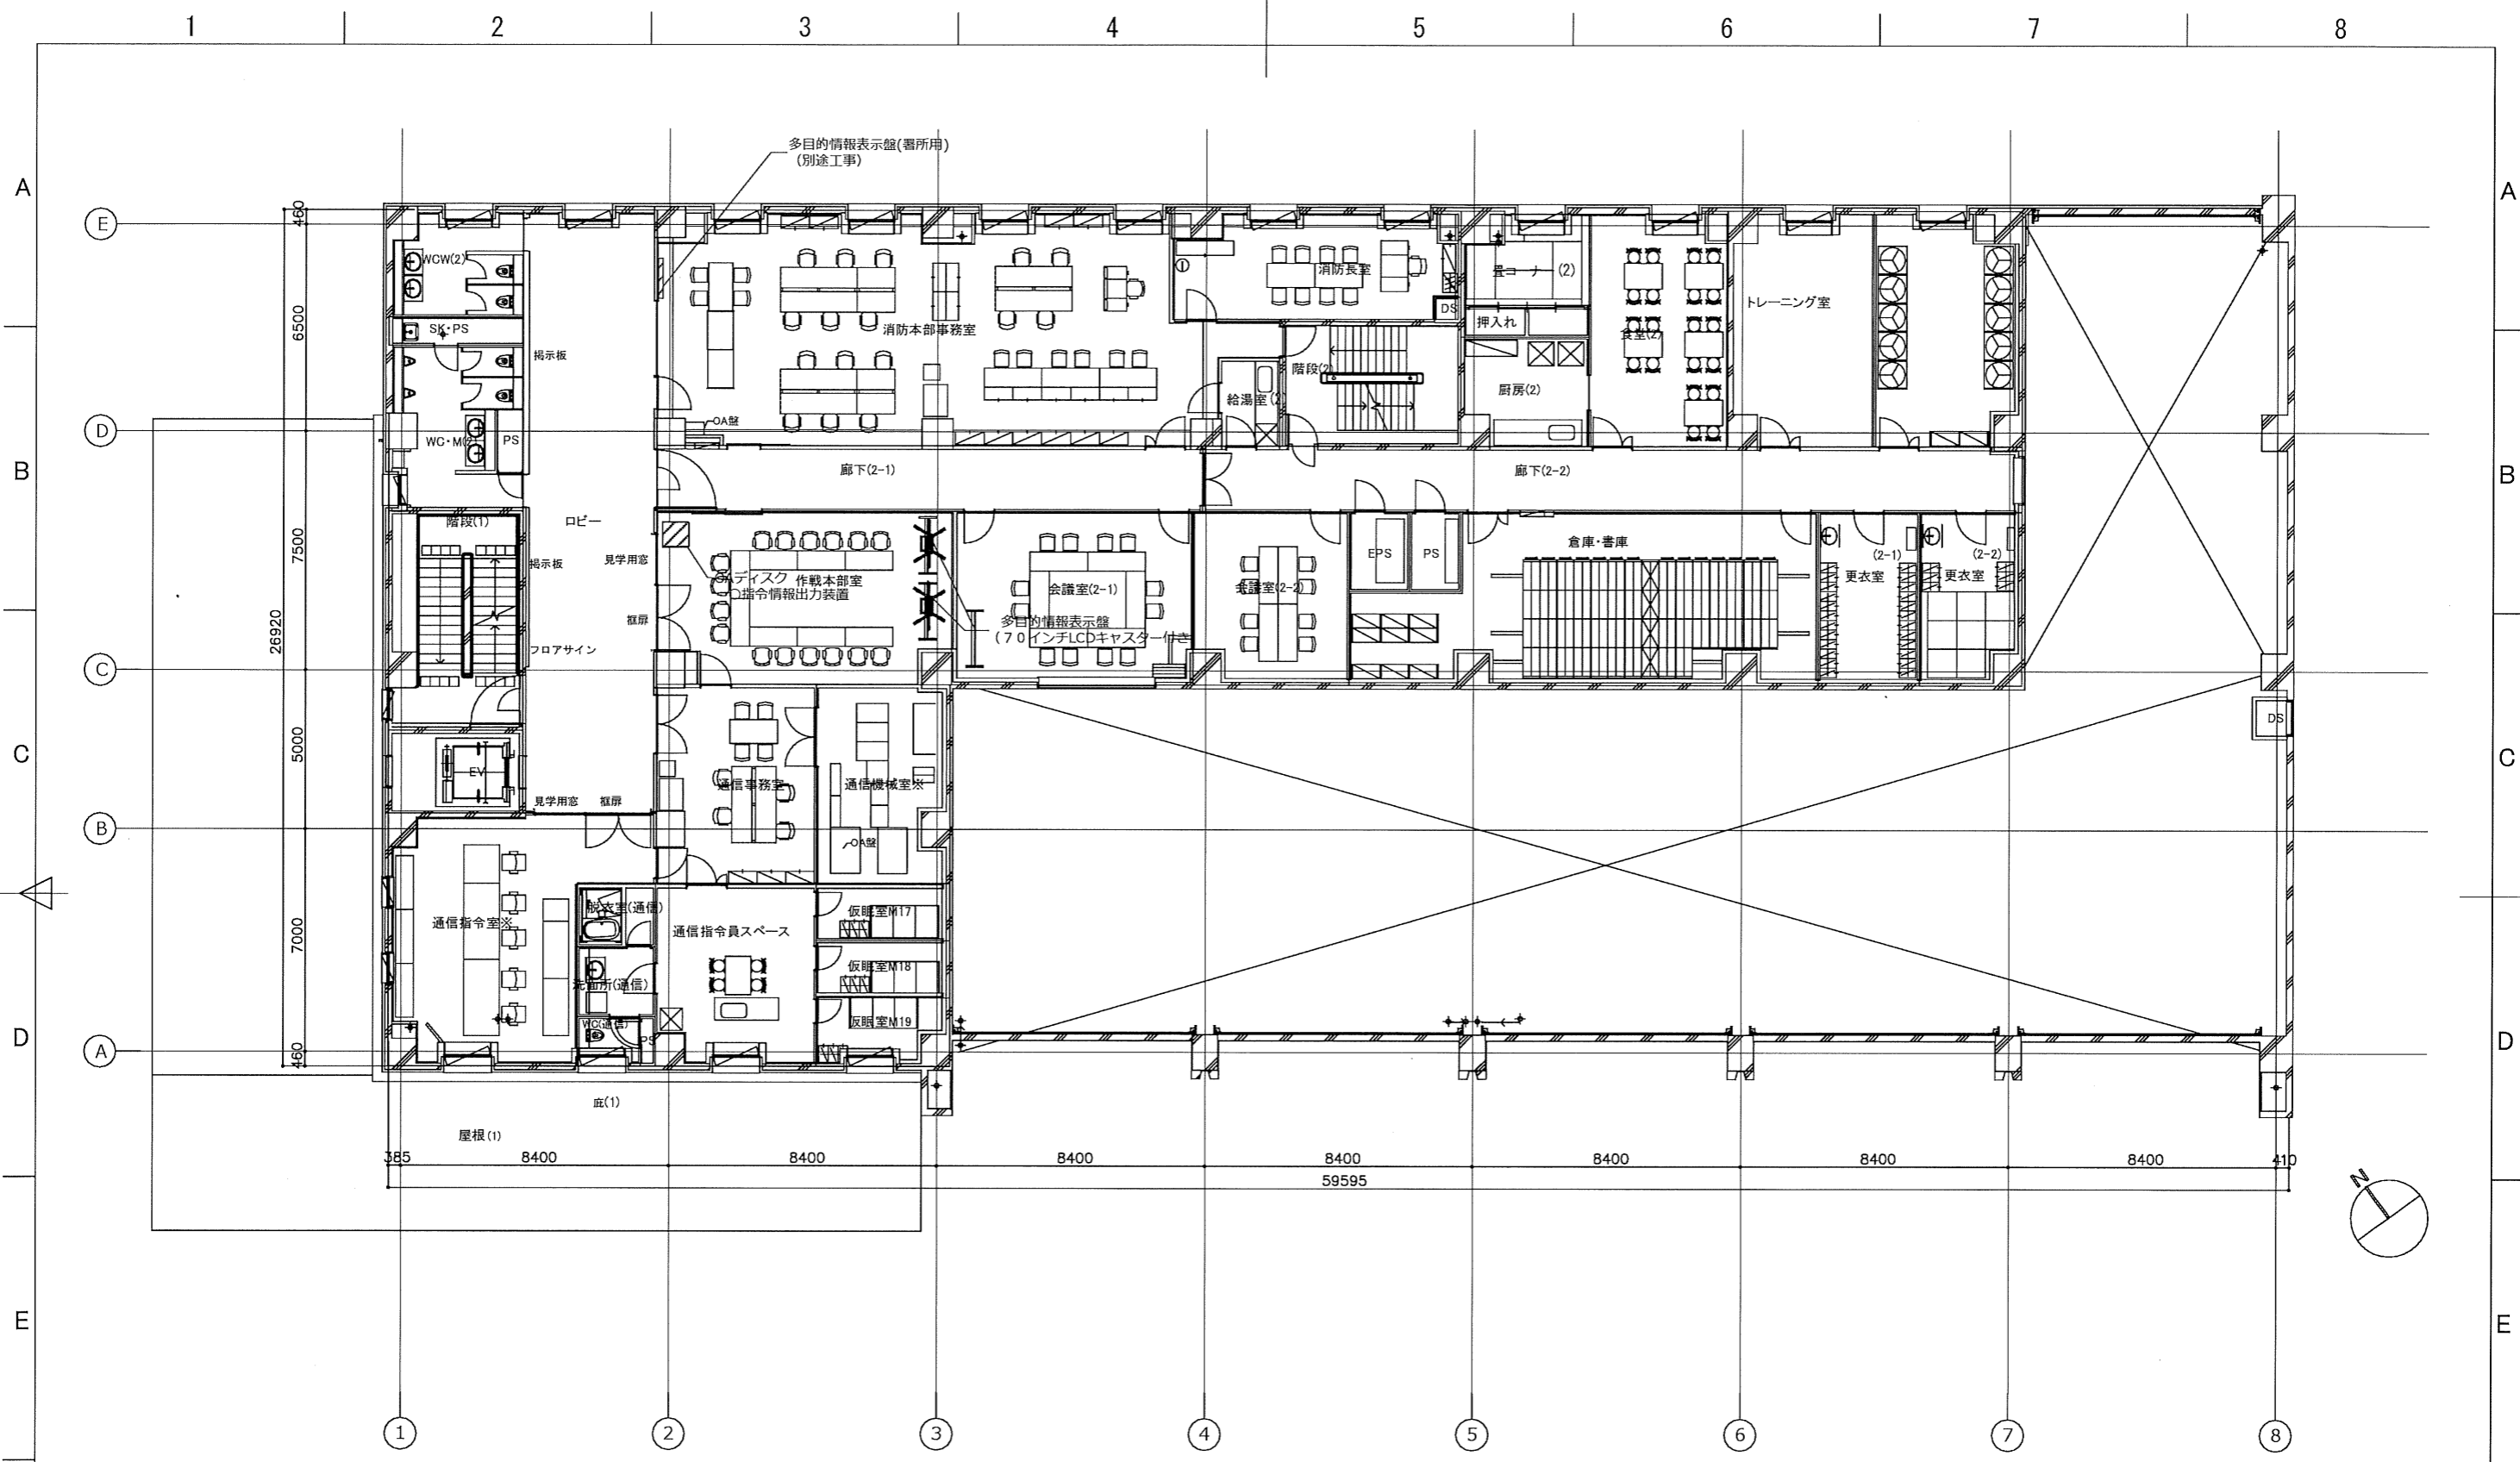


※詳細は機器配置図のとおり

新発田地域広域事務組合				件名		図面名称			図面番号
				高機能消防指令システム 更新整備工事		消防本部・新発田消防署 2階 平面図			06
作成年月日		作成	確認	承認	発行	縮尺		ファイル名	
						A-1:S=1:100 A-3:S=1:200			

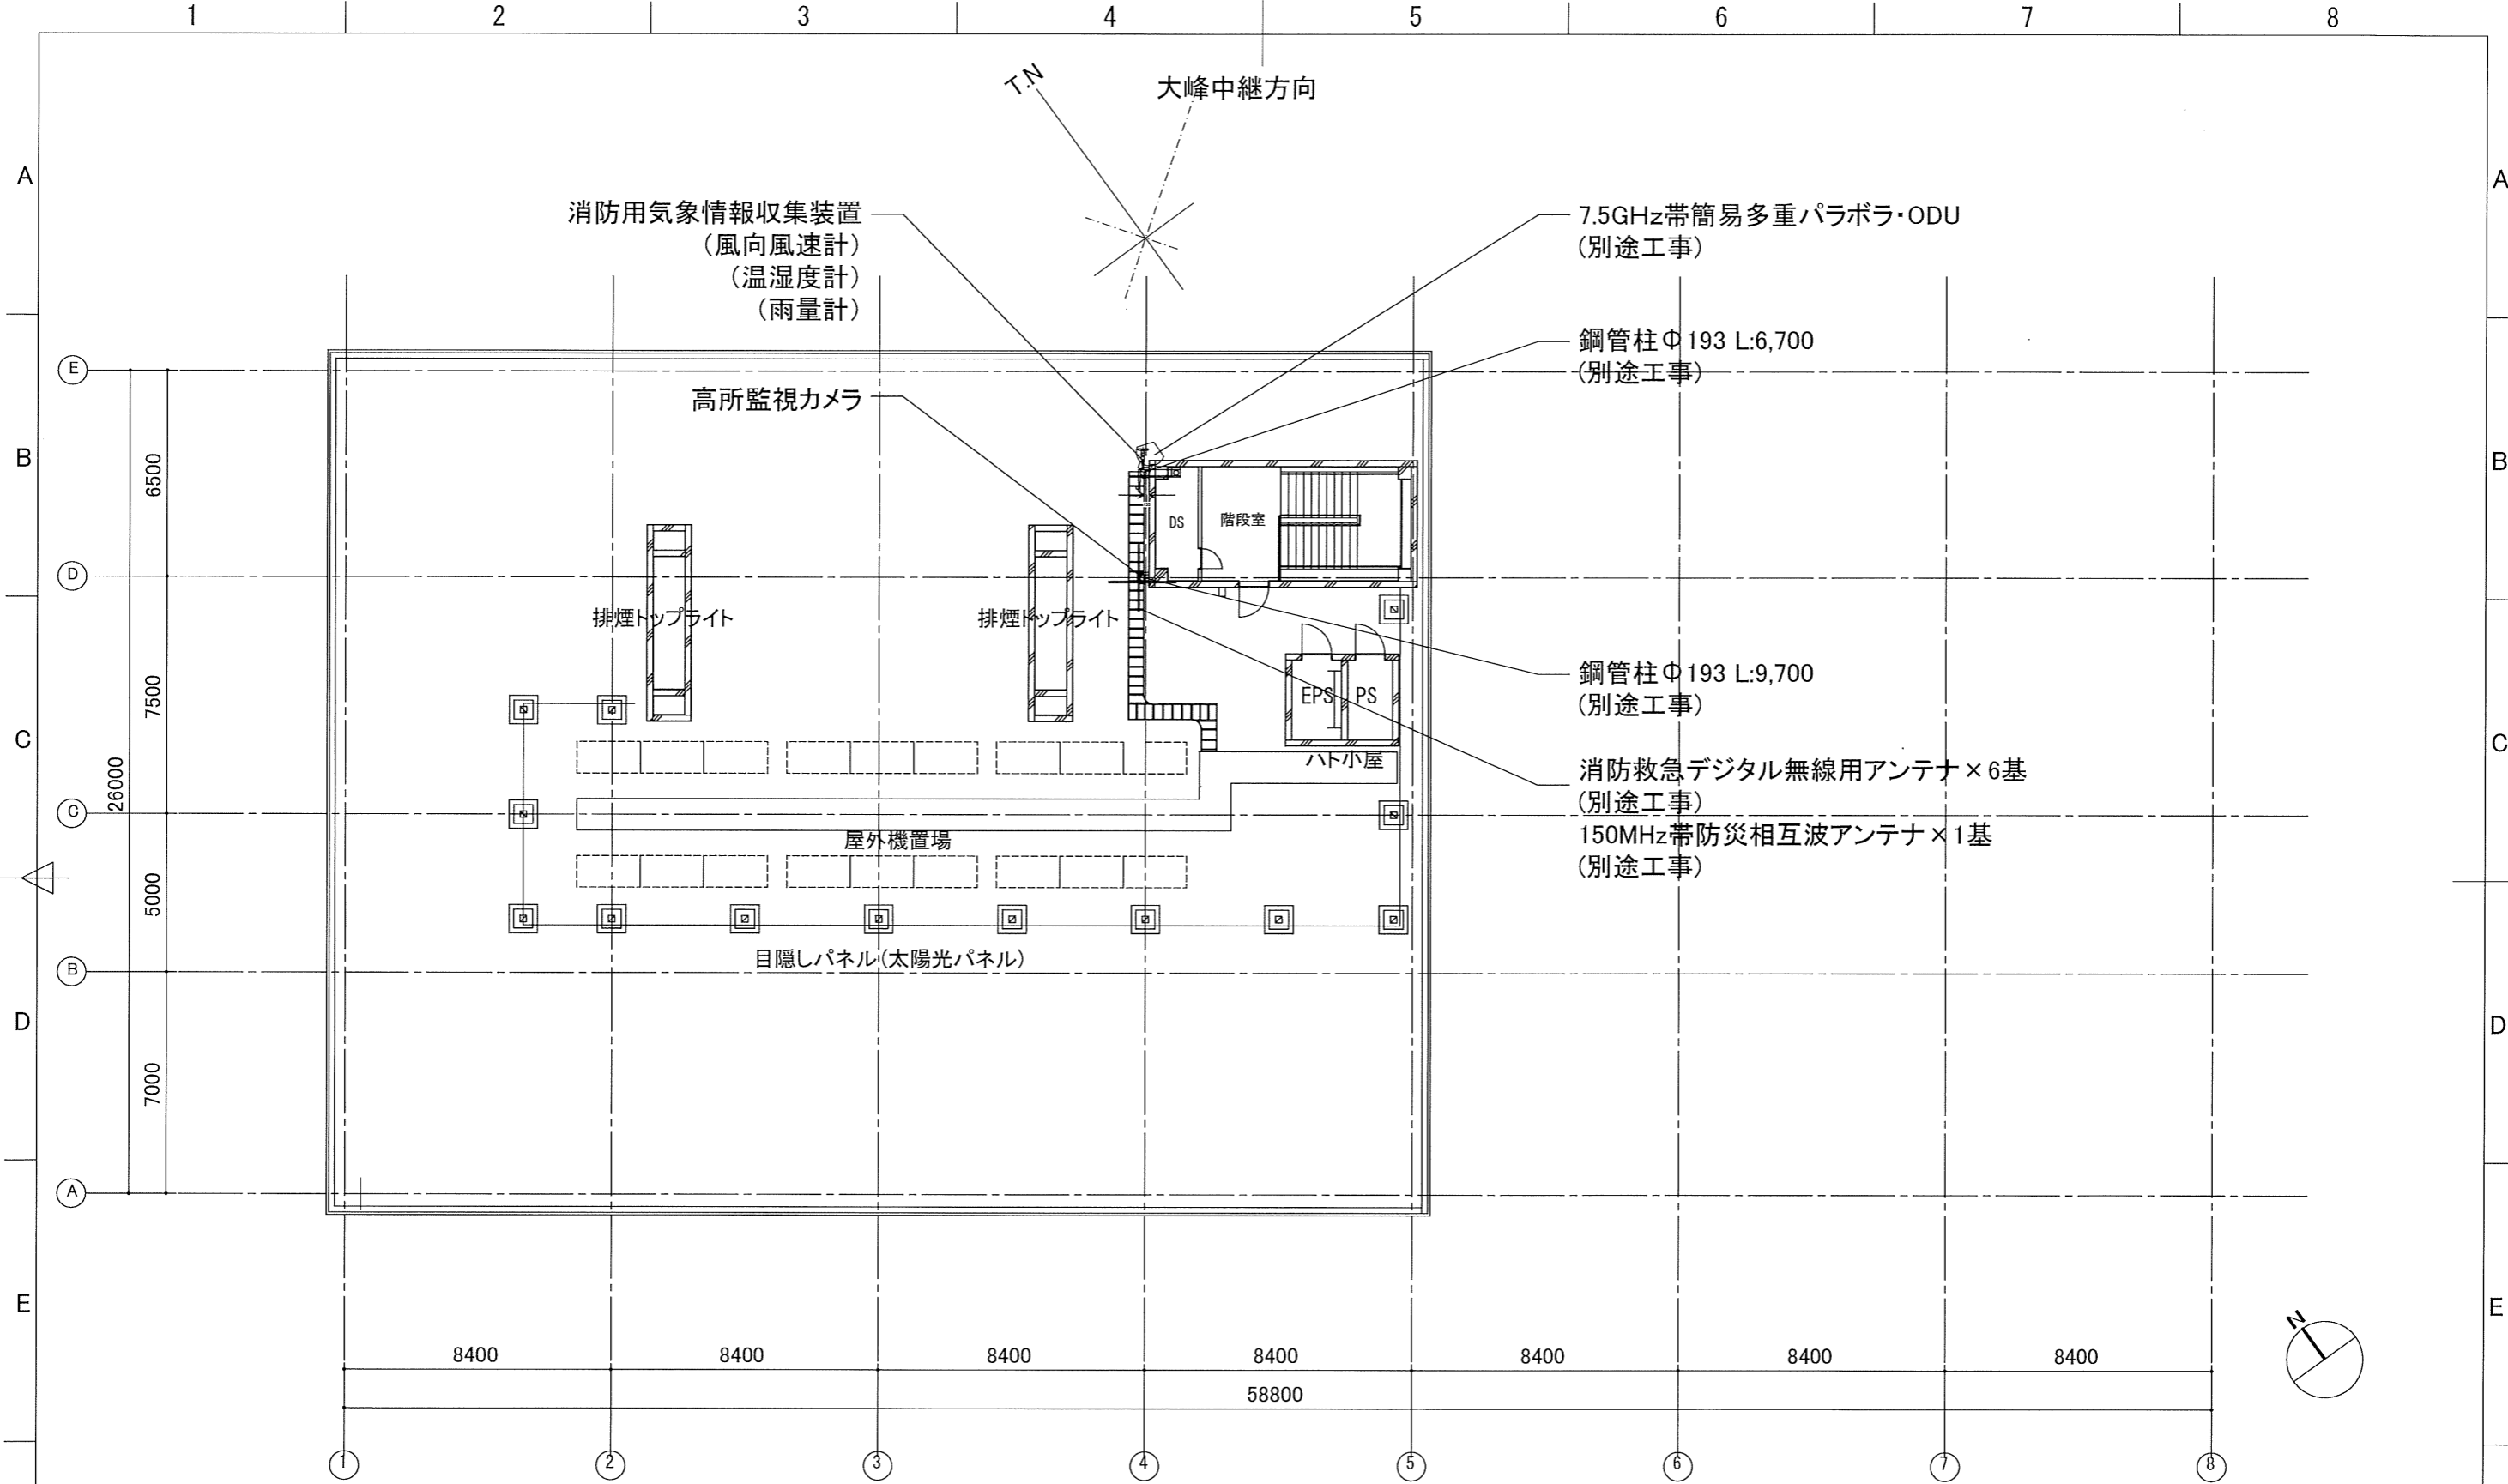

新発田地域広域事務組合				件名		図面名称		図面番号	
				高機能消防指令システム 更新整備工事		消防本部・新発田消防署 屋上階平面図		07	
				作成年月日	作成	確認	承認	発行	縮尺
						A-1:S=1:100 A-3:S=1:200			

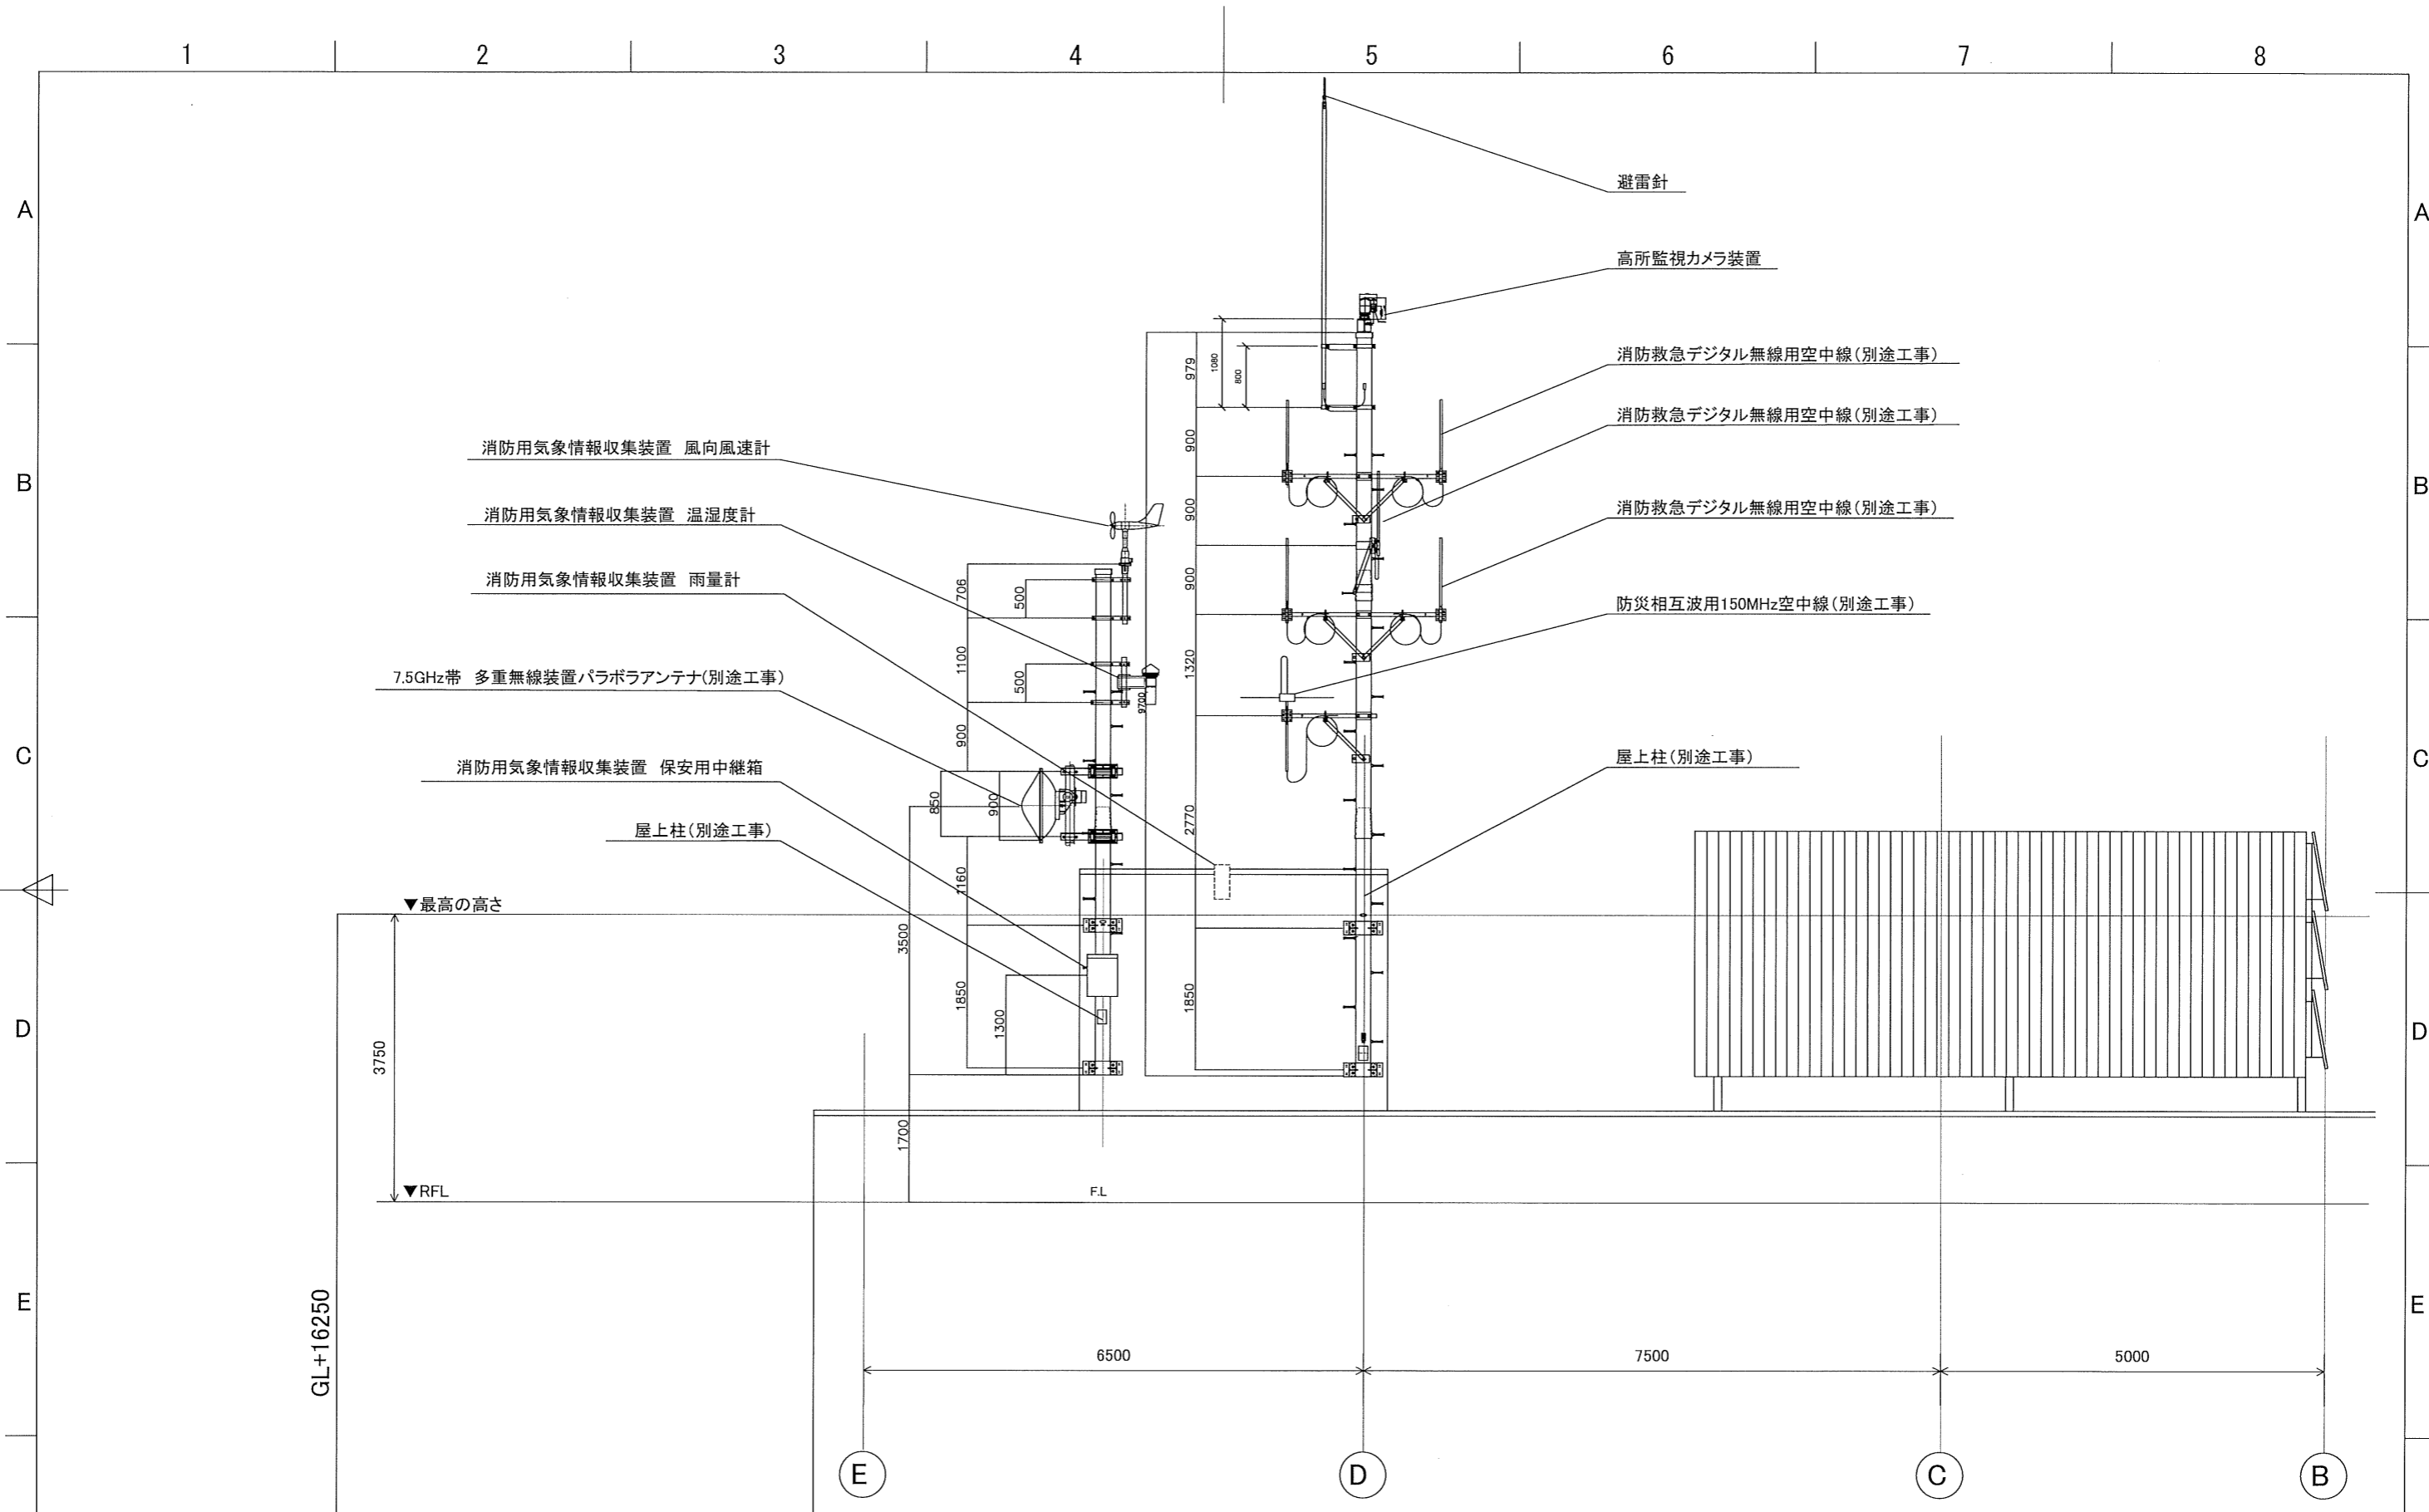

GL+16250

新発田地域広域事務組合


件名			図面名称				図面番号
高機能消防指令システム 更新整備工事			消防本部・新発田消防署 屋上 機器配置図				08
作成年月日	作成	確認	承認	発行	縮尺	ファイル名	
					A-1:S=1:100 A-3:S=1:200		

1


2

7


8

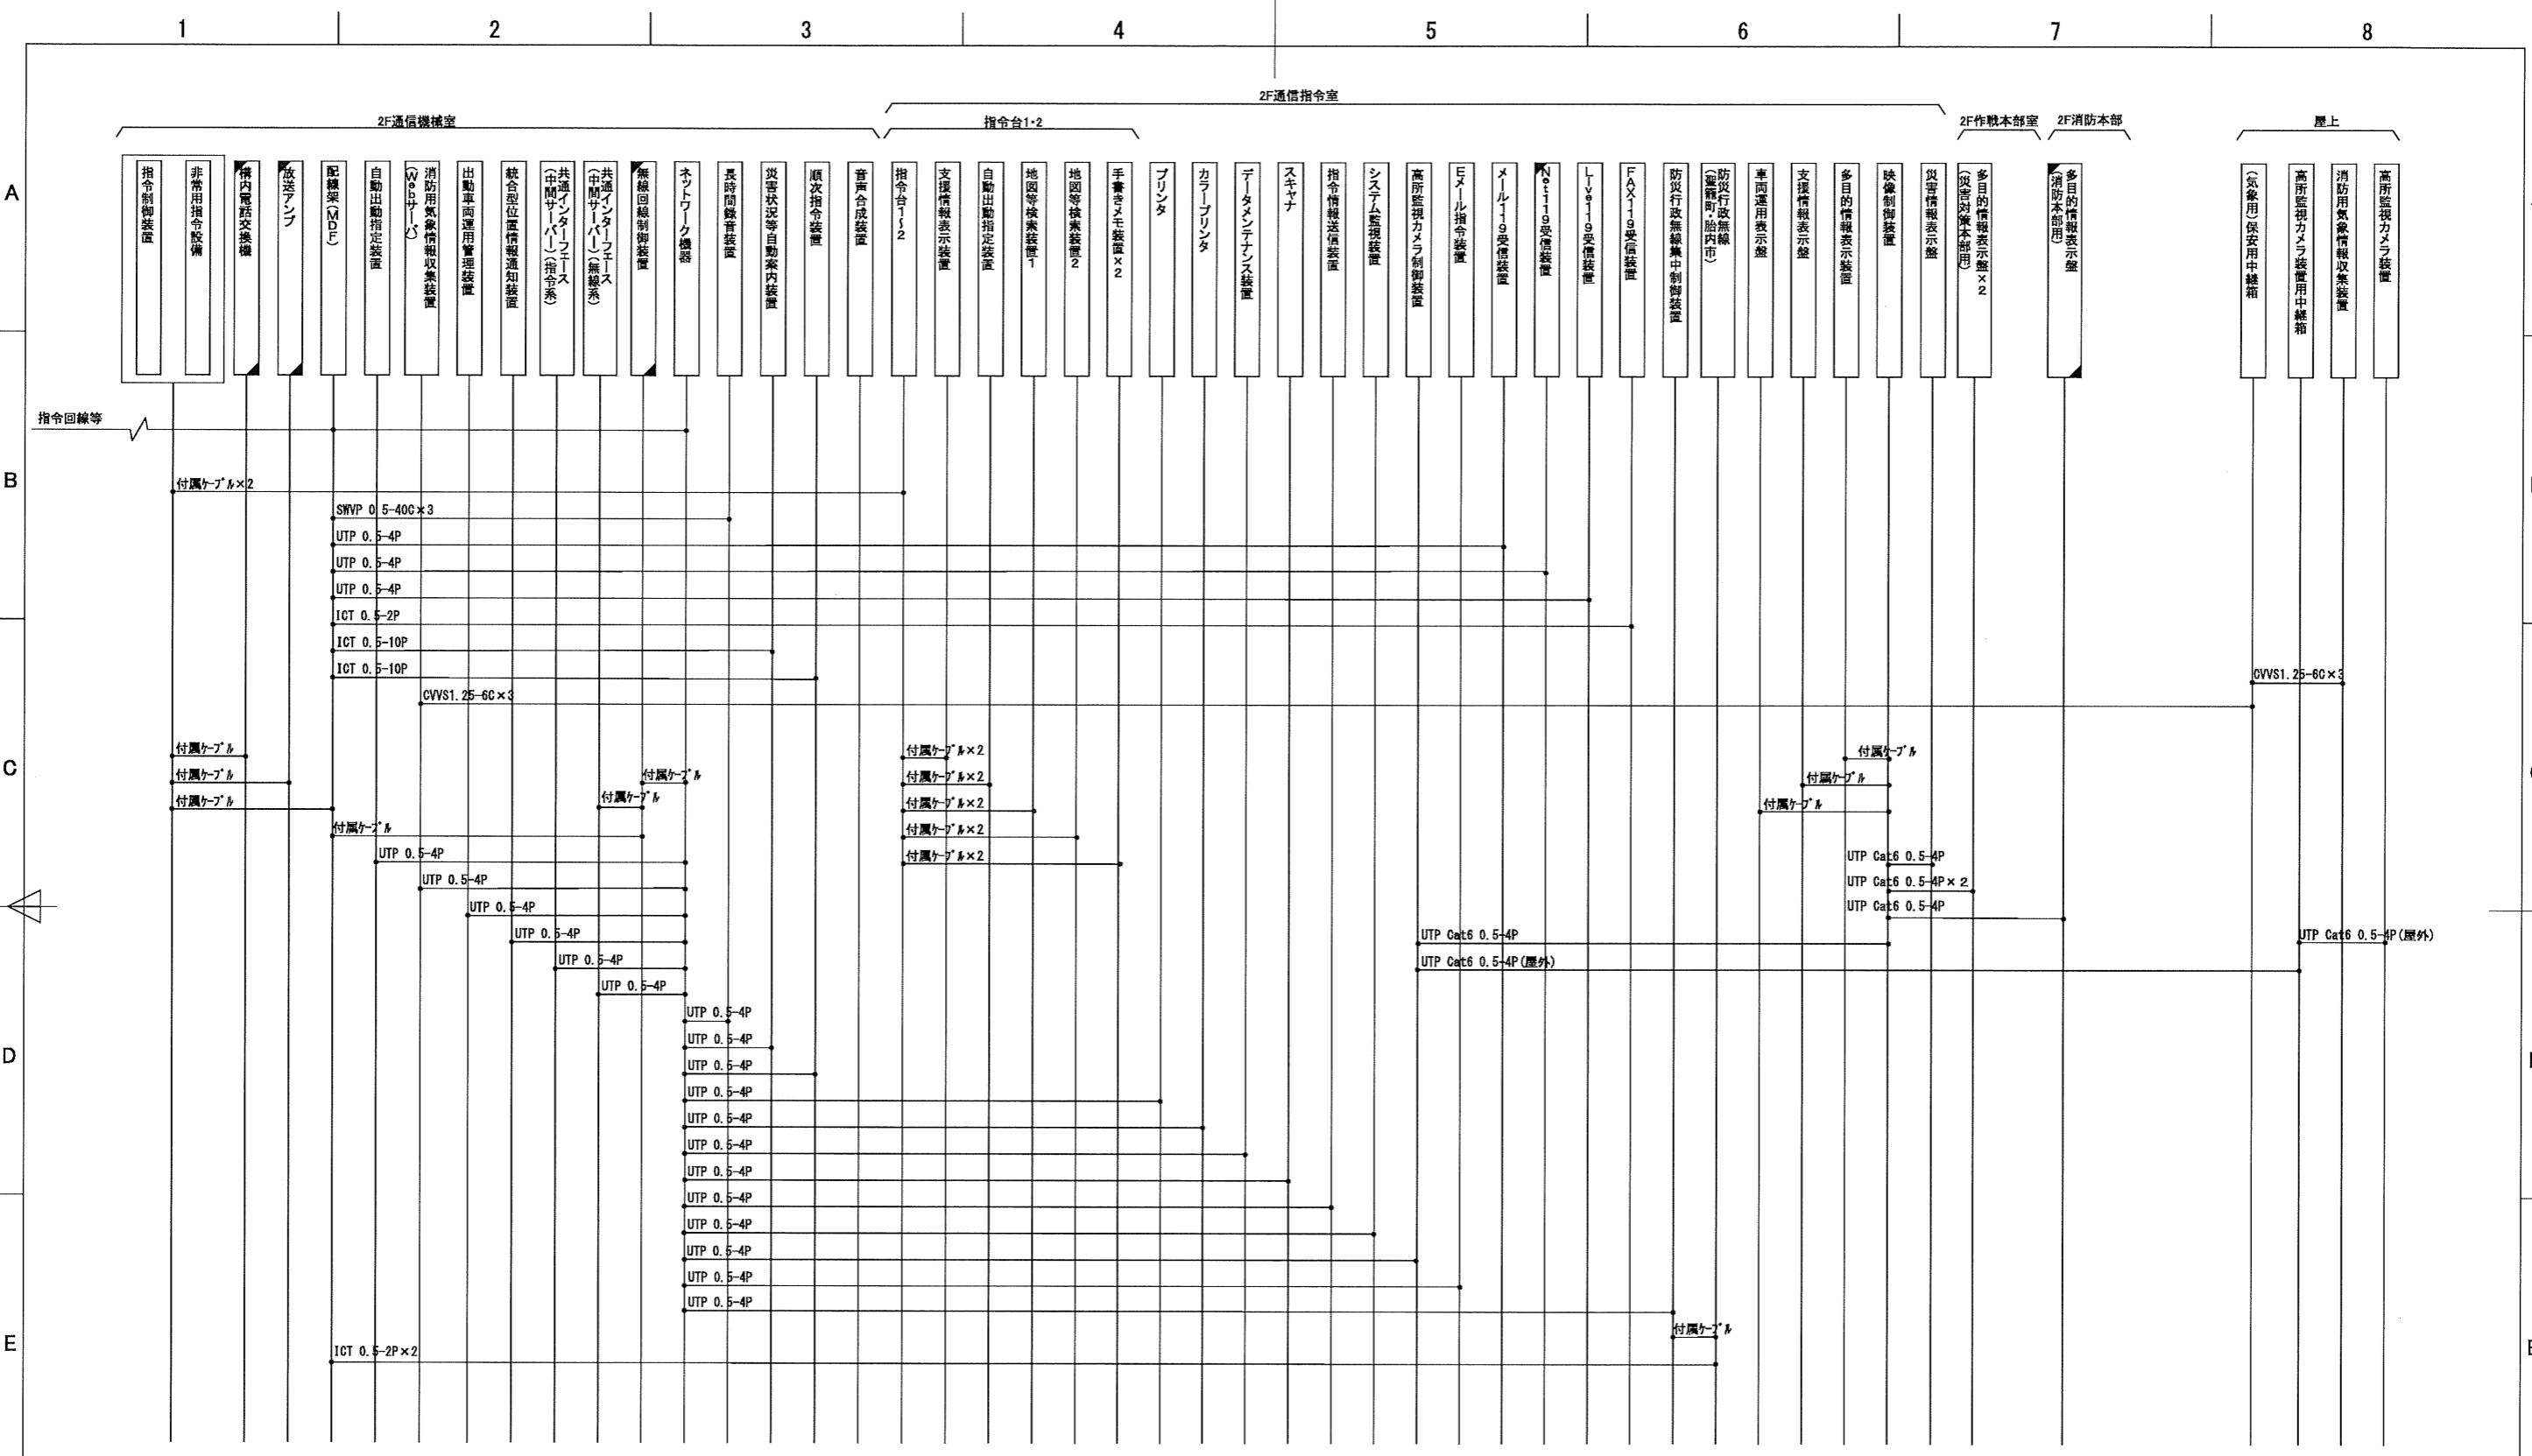


新発田地域広域事務組合				件名		図面名称		図面番号	
				高機能消防指令センター 更新整備工事		消防本部 ケーブル系統図(通信系)		09	
作成年月日		作成	確認	承認	発行	縮尺	ファイル名		
						S=FREE			

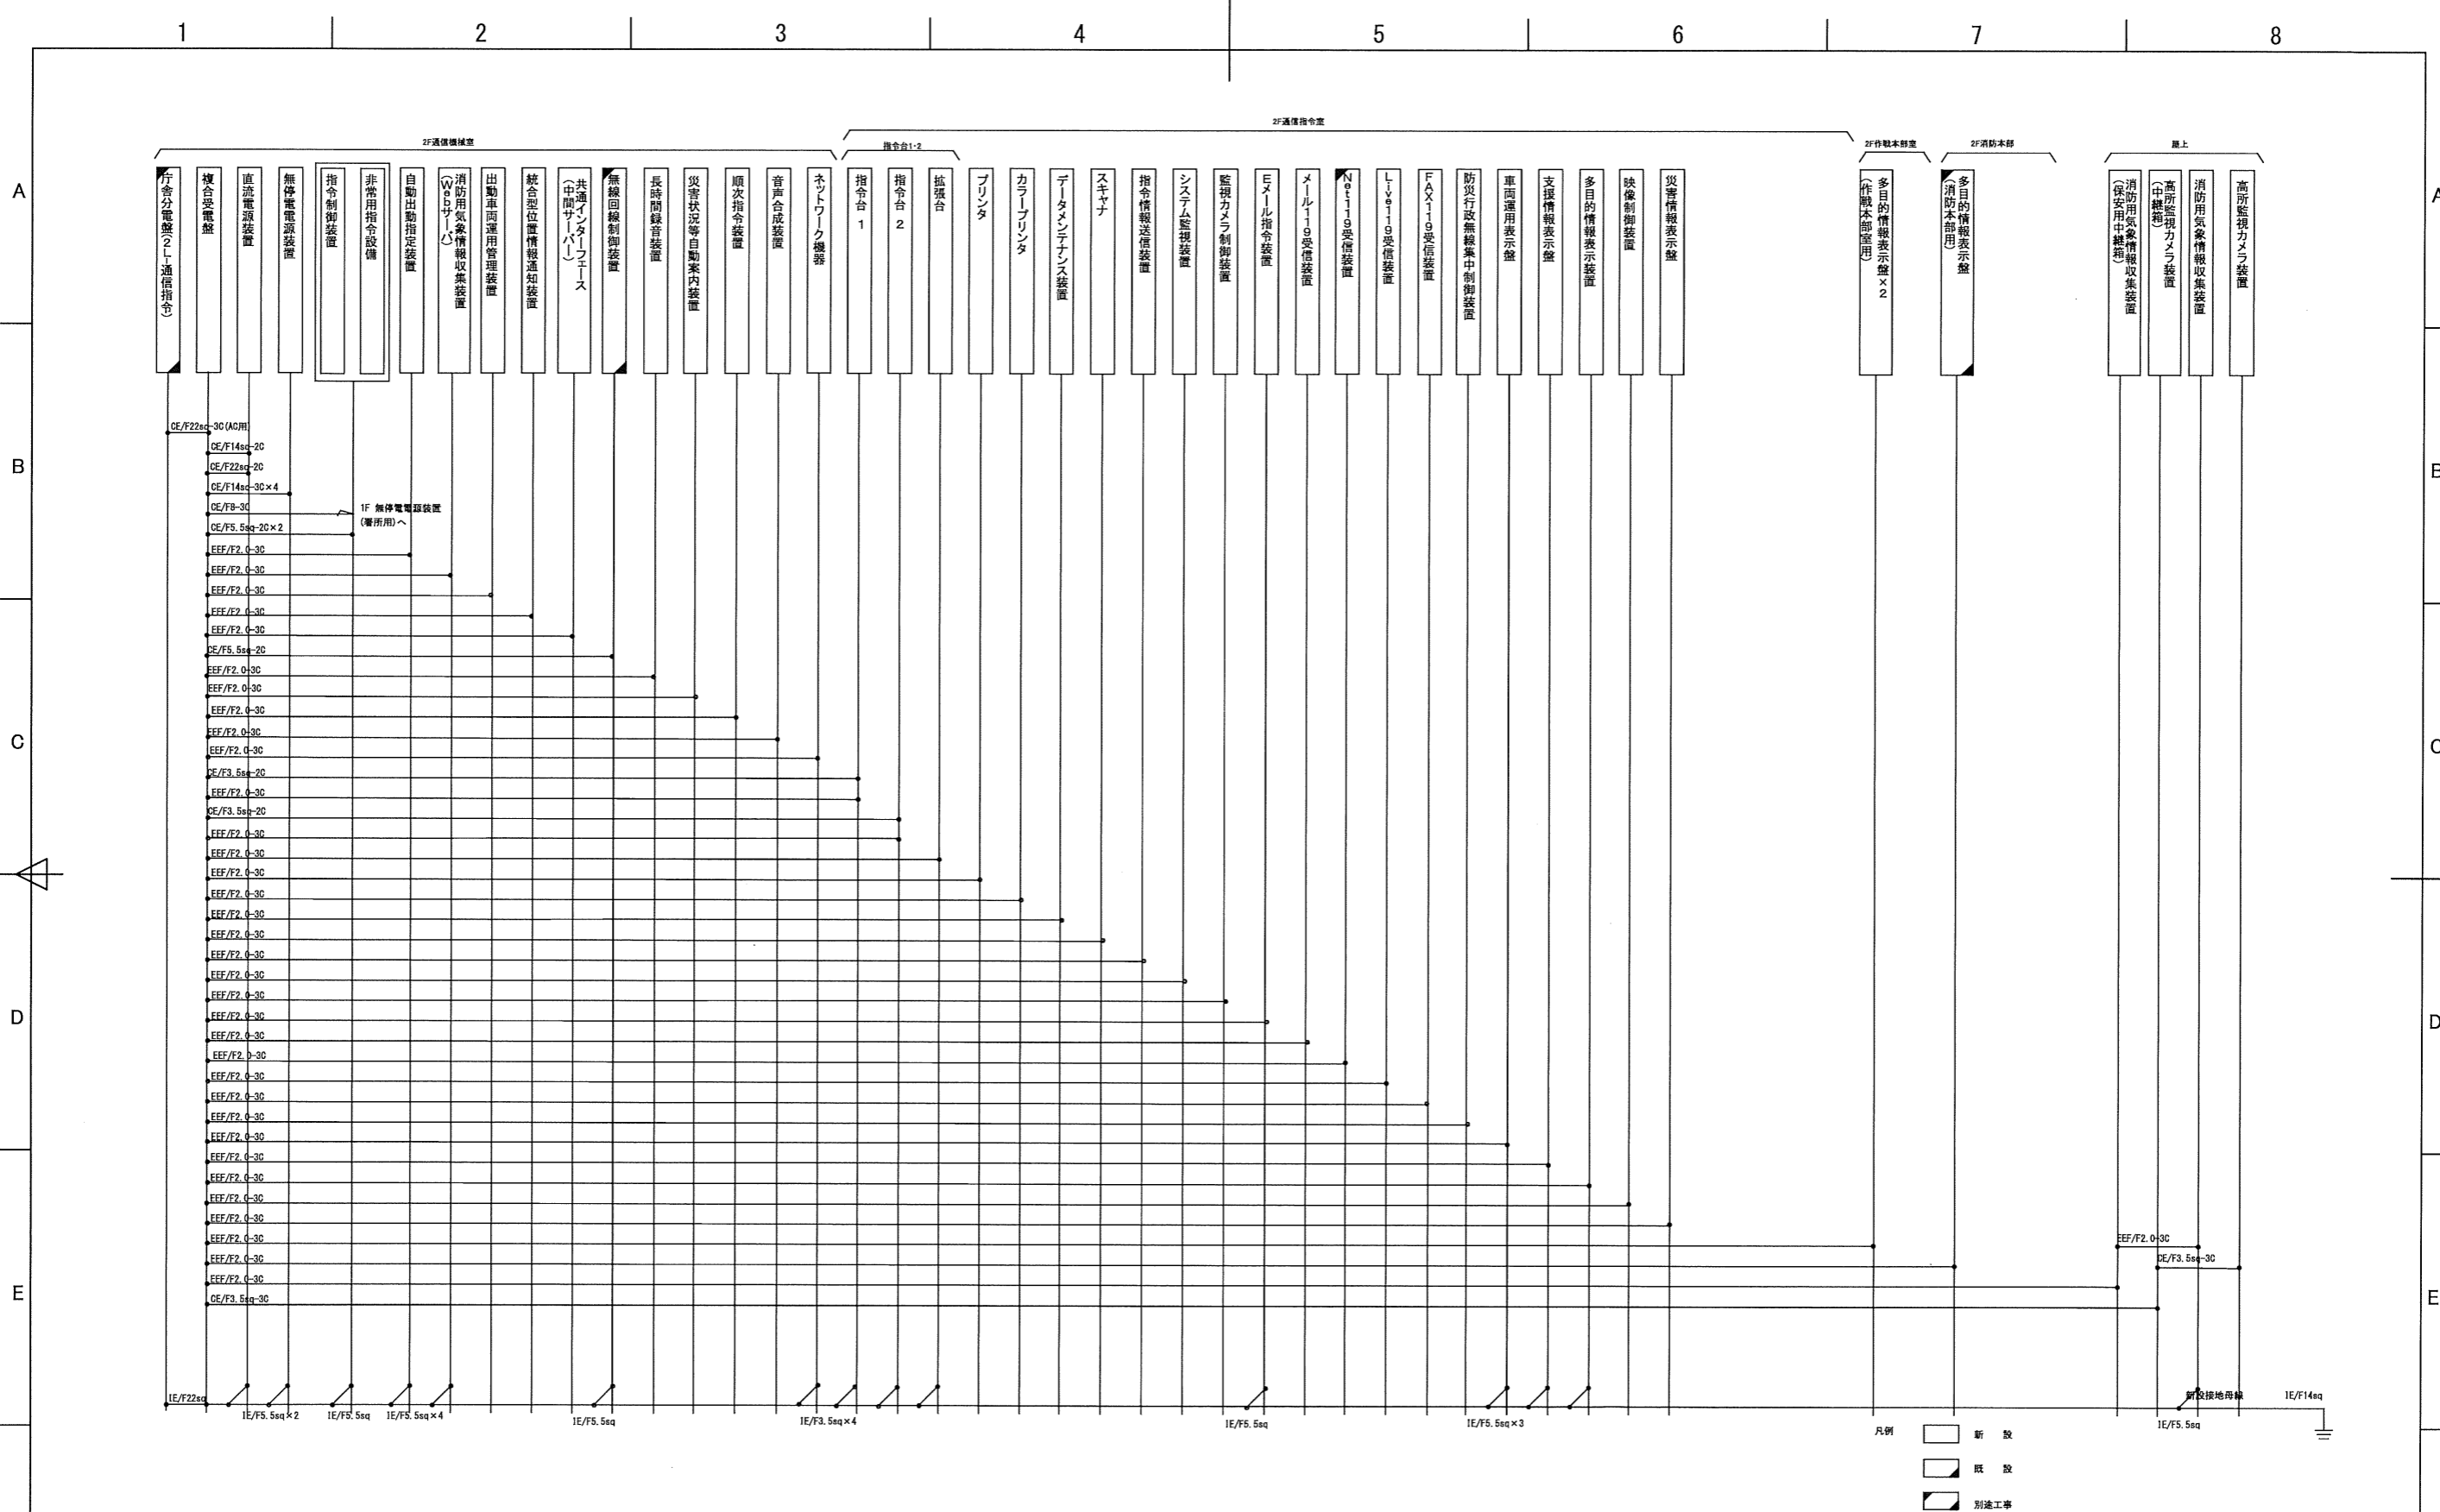

新発田地域広域事務組合 高機能消防指令センター 更新整備工事				件名 消防本部 ケーブル系統図(電源系)			図面番号 10
				作成年月日	作成	確認	承認

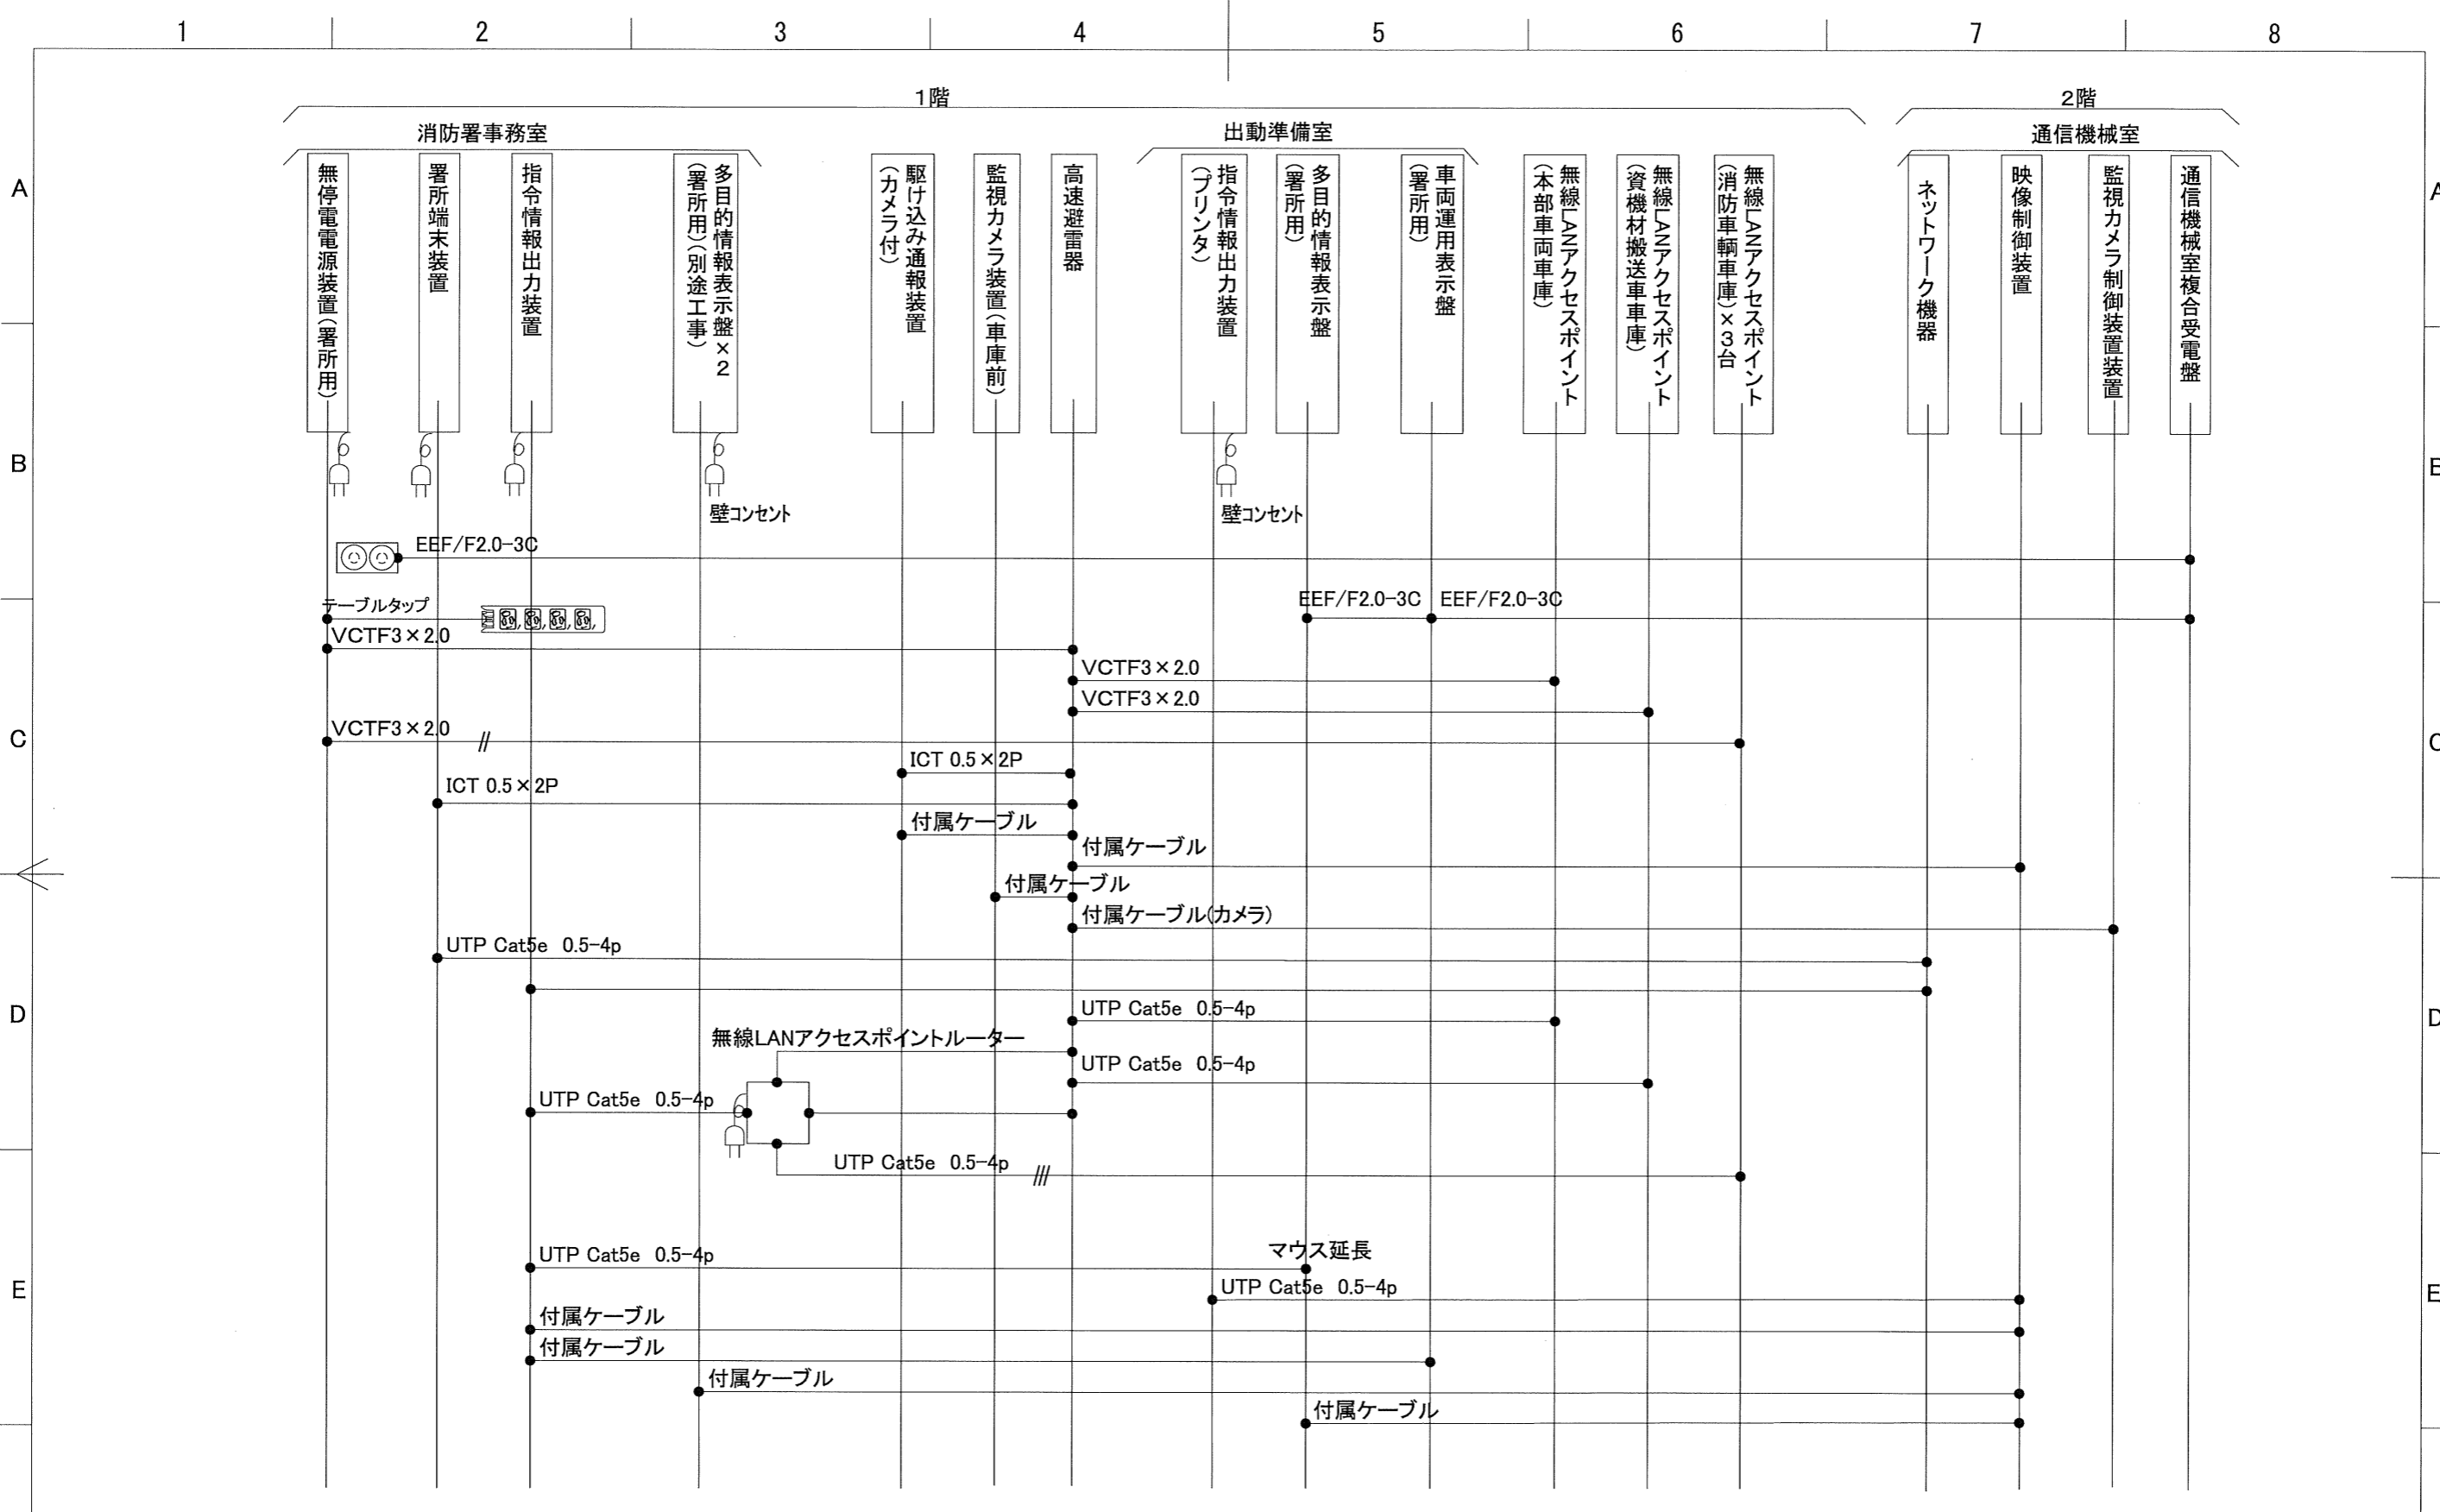

新発田地域広域事務組合				件名		図面名称			図面番号
				高機能消防指令システム 更新整備工事		新発田消防署 ケーブル系統図			11
				作成年月日	作成	確認	承認	発行	縮尺
								S=FREE	

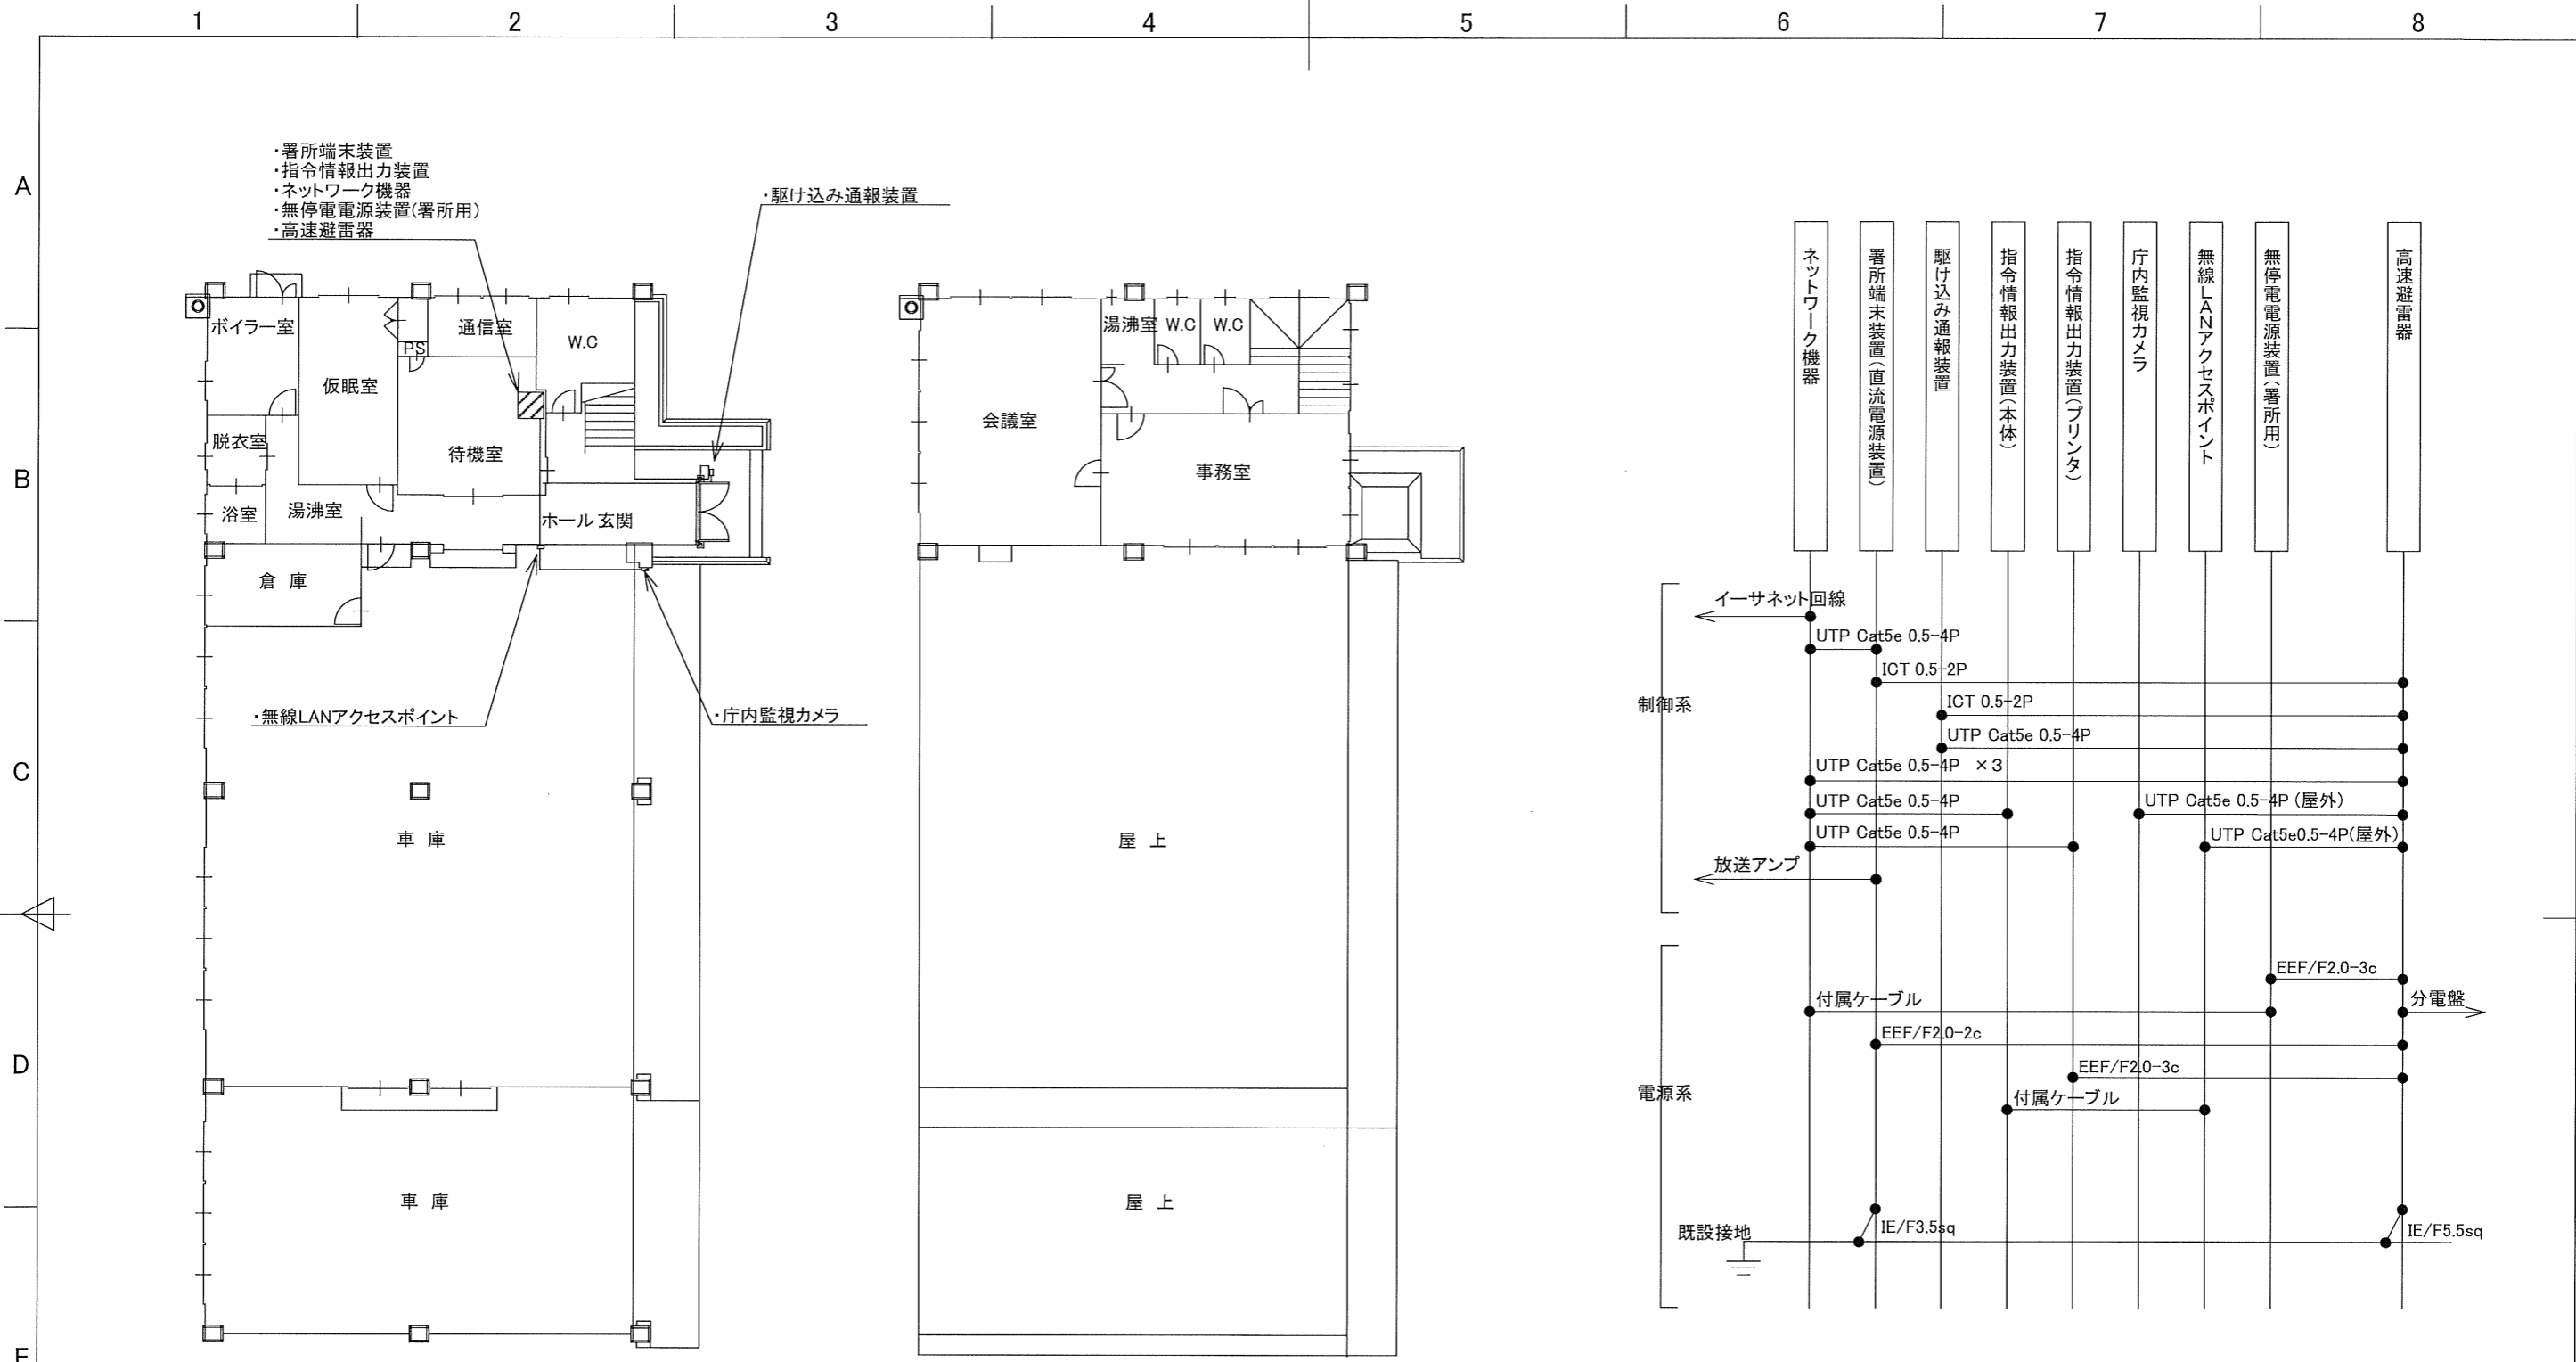


1階 平面図

2階 平面図

ケーブル系統図

- 凡例 -
- 新設
 - 既設
 - 別途工事

新発田地域広域事務組合					件名				図面名称		図面番号
					高機能消防指令システム更新整備工事				新発田消防署聖籠分署平面図・ケーブル系統図		
作成年月日			作成	確認	承認	発行	縮尺	ファイル名			
							S=1:200 (A3)				

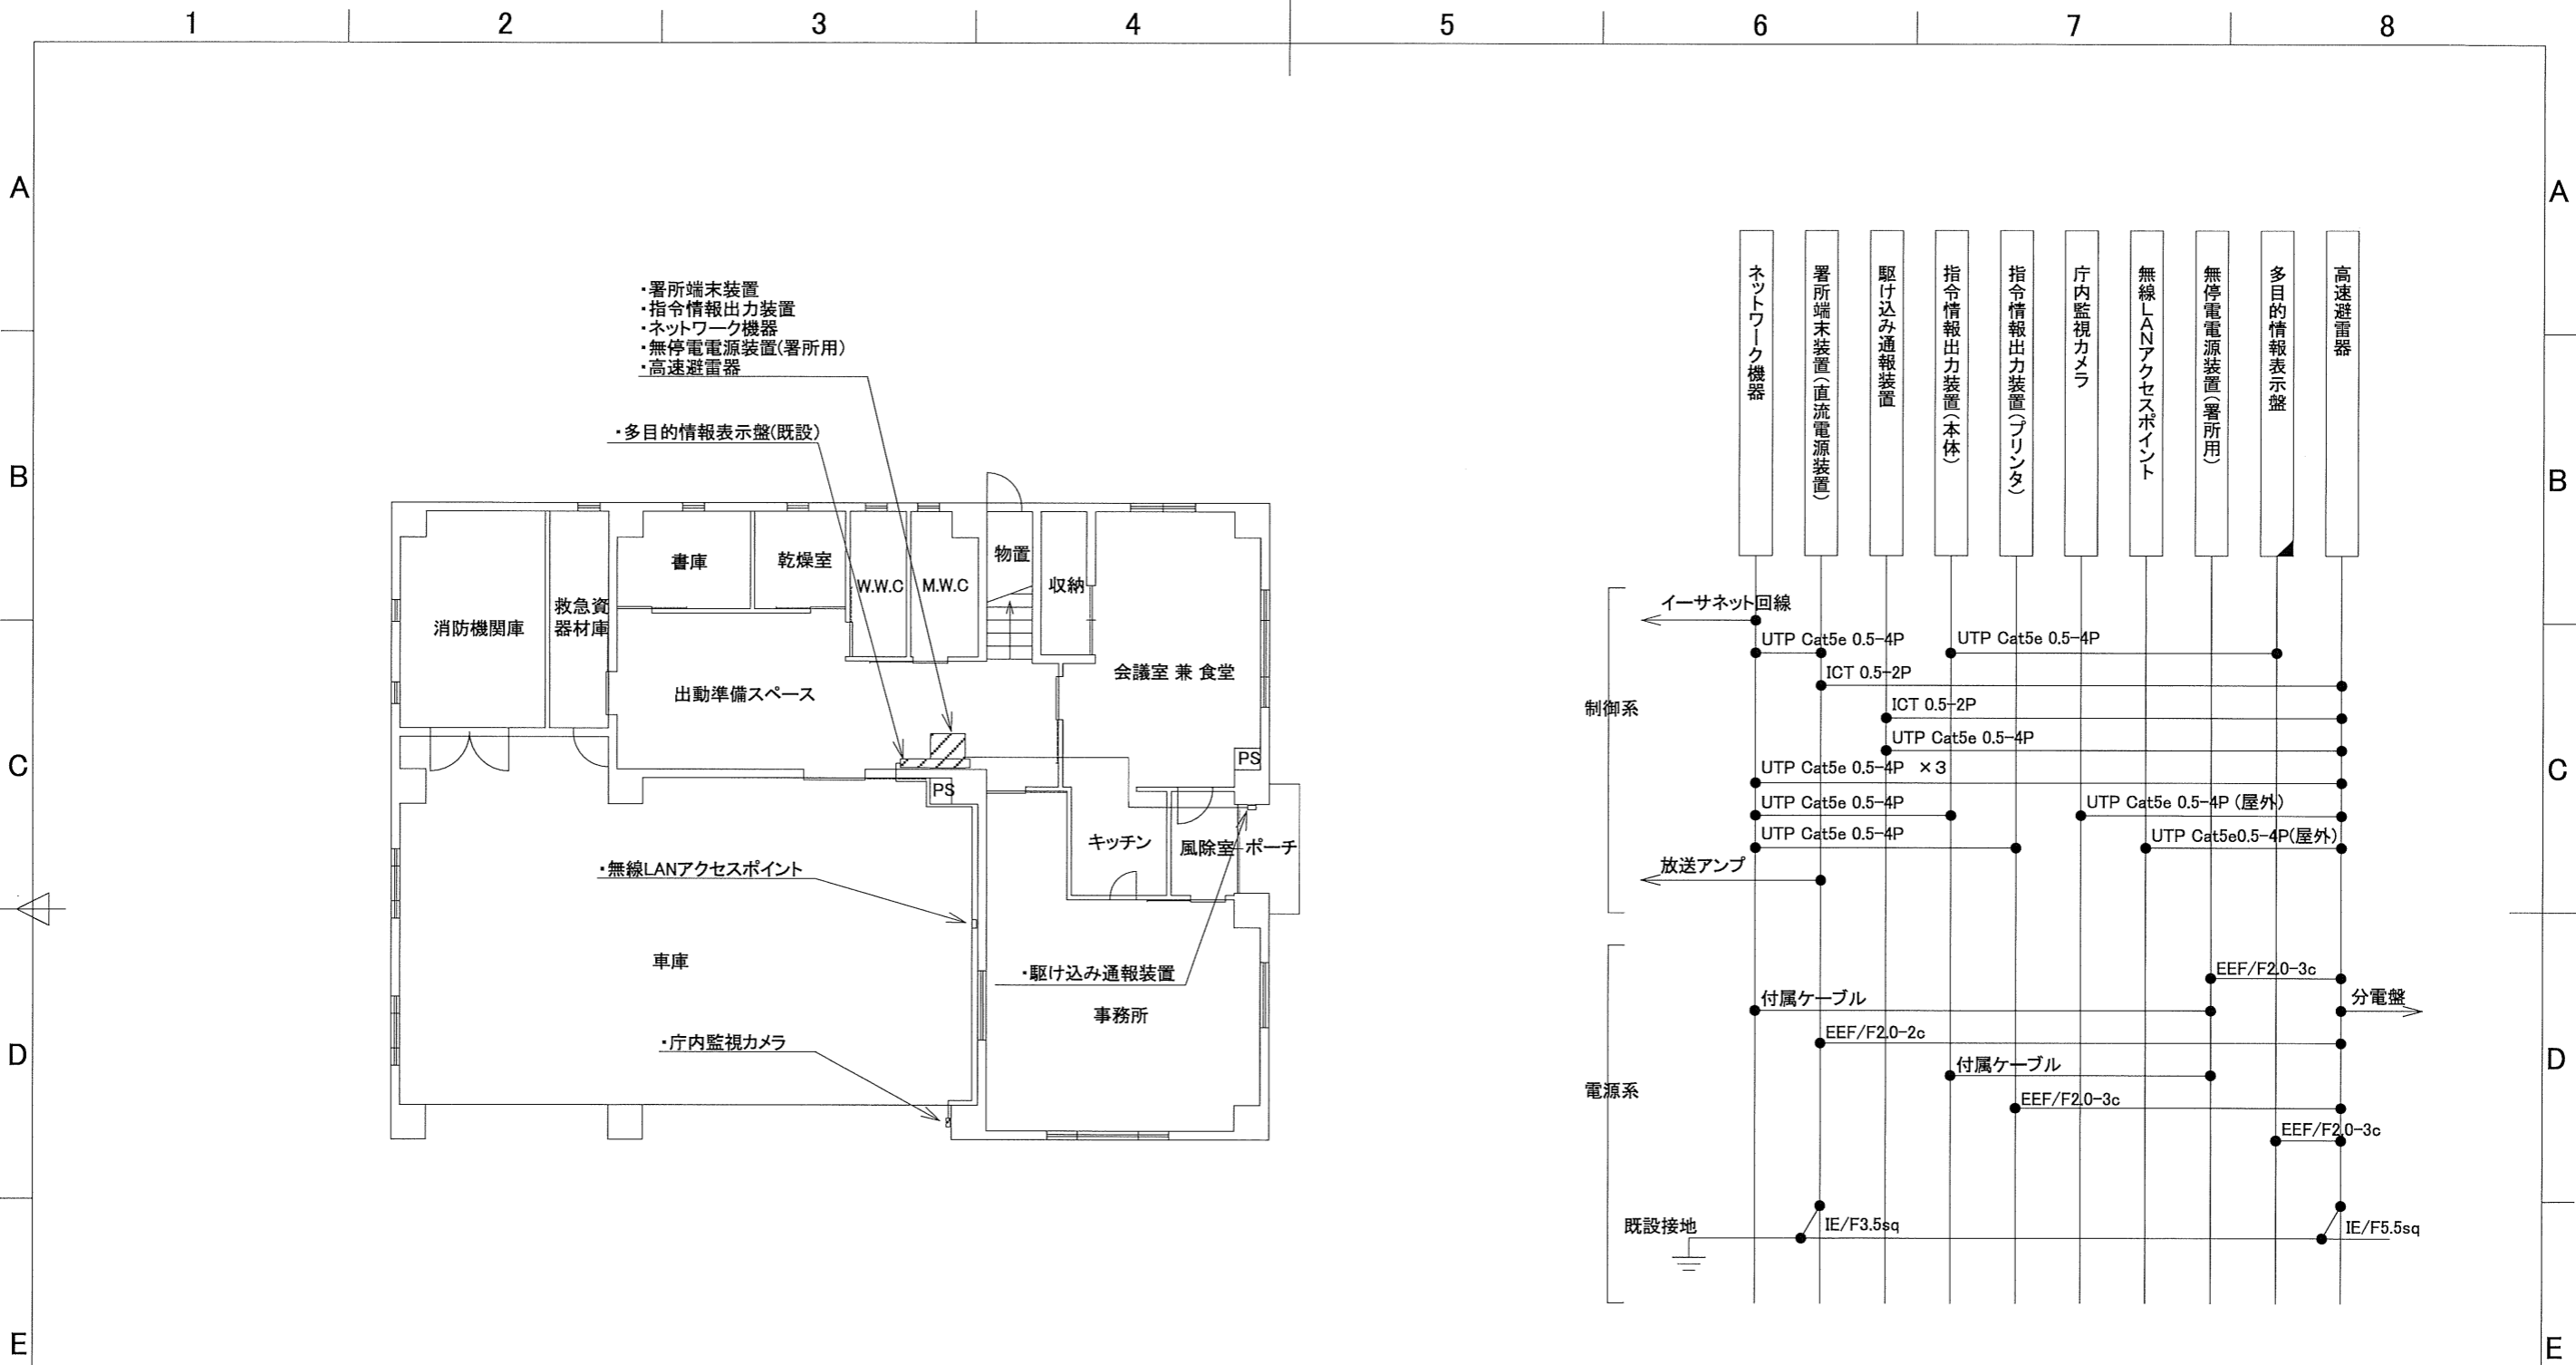

1階 平面図


ケーブル系統図

- 凡例 -
- 新設
 - 既設
 - 別途工事


新発田地域広域事務組合				件名		図面名称		図面番号	
				高機能消防指令システム 更新整備工事		新発田消防署さくら分署 平面図・ケーブル系統図		14	
作成年月日		作成	確認	承認	発行	縮尺	ファイル名		
						S=1:150 (A3)			

1 2 3 4 5 6 7 8

A
B
C
D
E

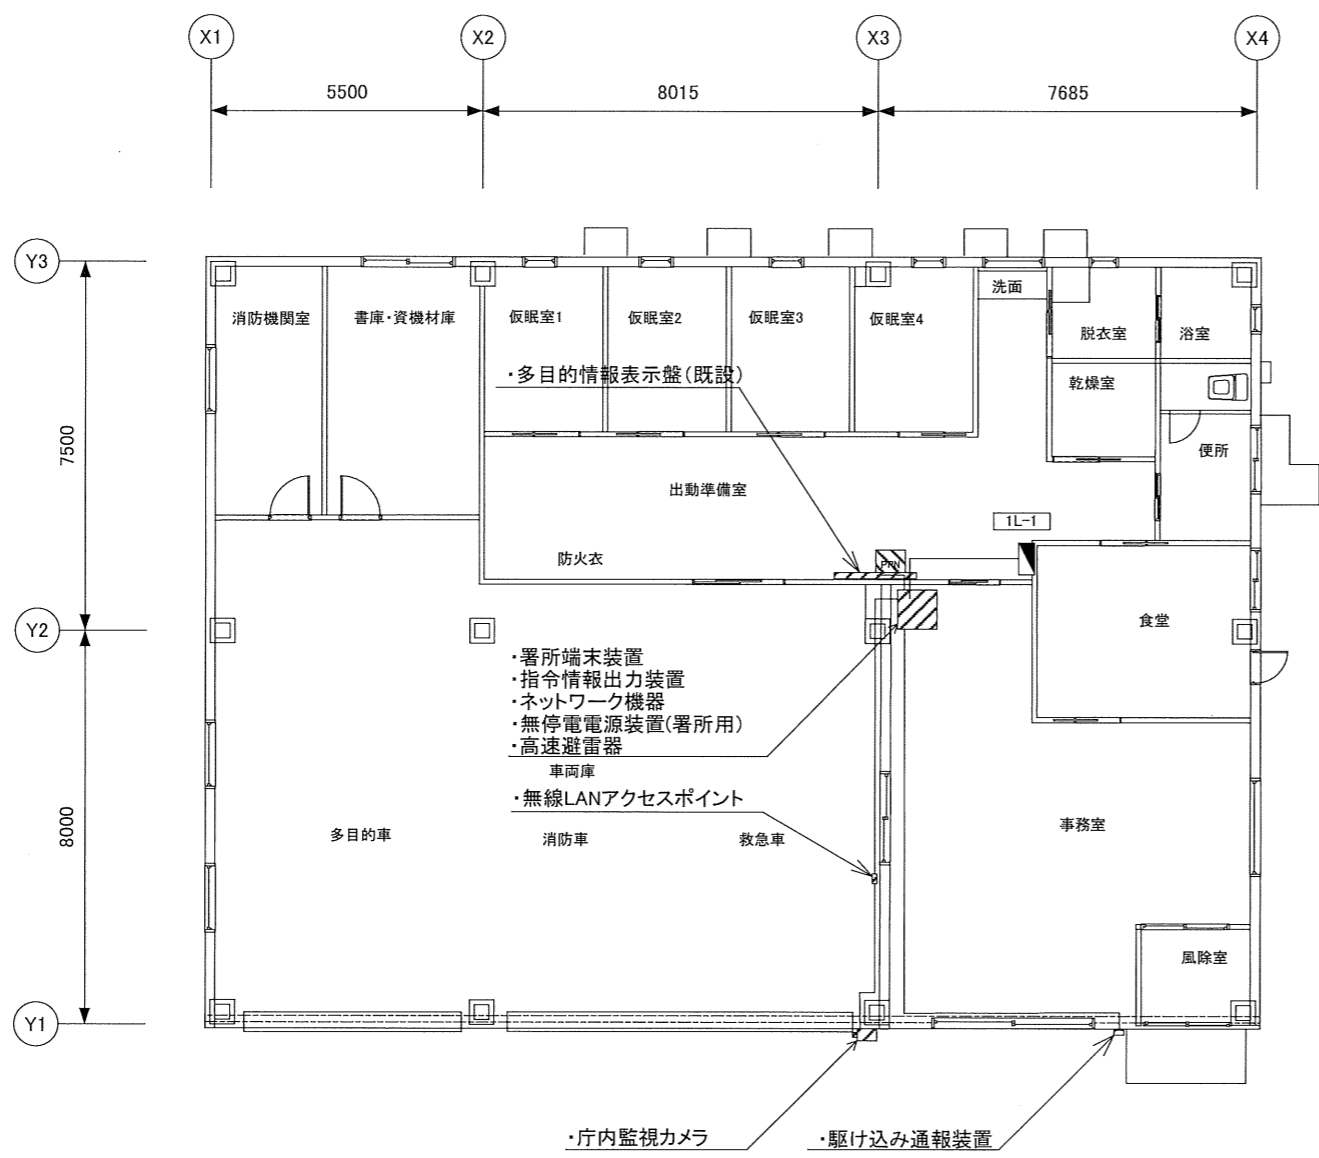

平面図



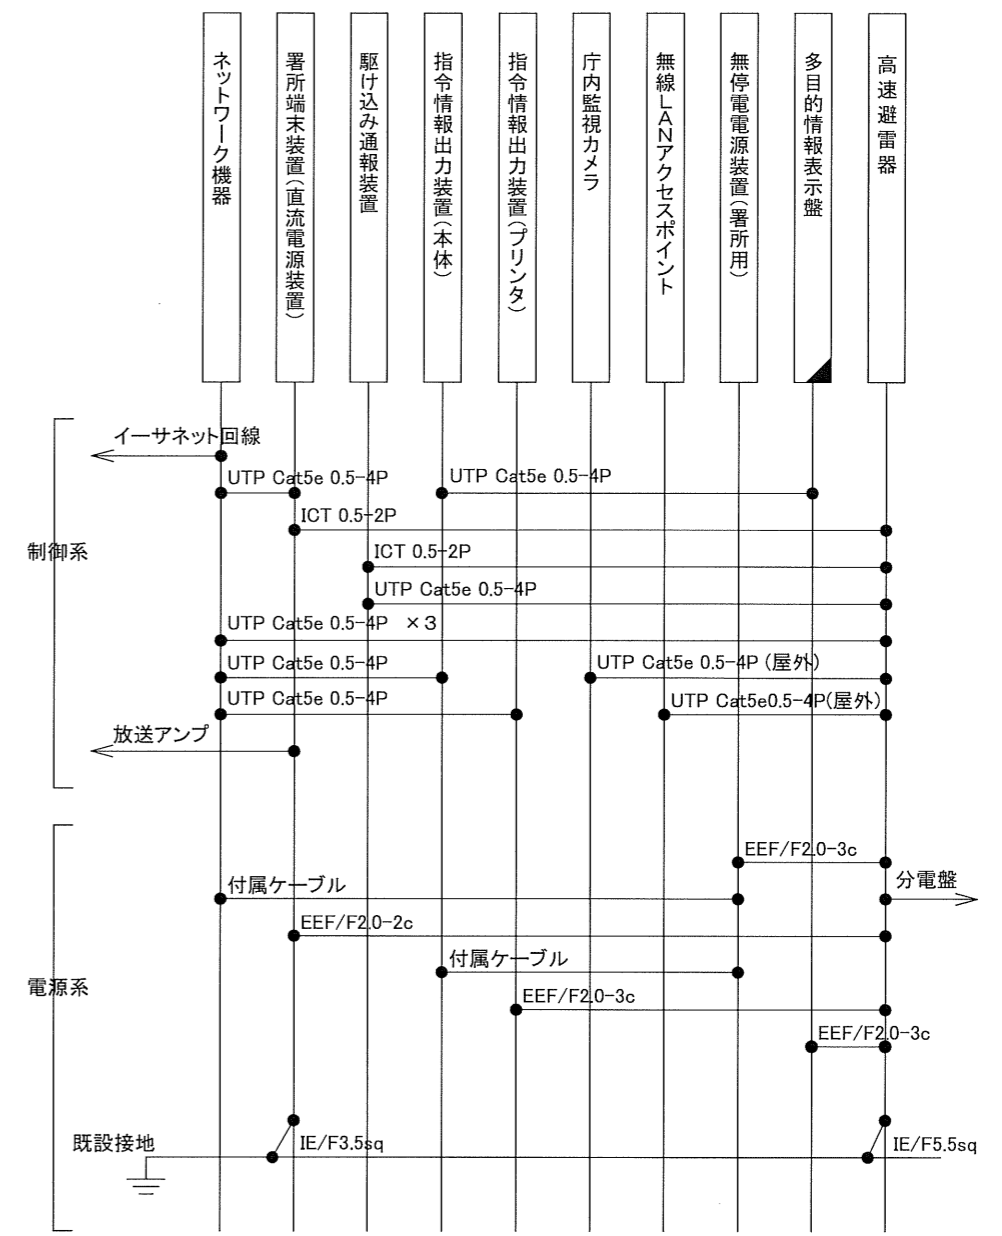


ケーブル系統図

- 凡例 -
 [White box]新設
 [Hatched box]既設
 [Diagonal hatched box]別途工事

				新発田地域広域事務組合		件名 高機能消防指令システム 更新整備工事		図面名称 新発田消防署豊浦出張所 平面図・ケーブル系統図			図面番号 15		
						作成年月日		作成	確認	承認	発行	縮尺	ファイル名
												S=1:150 (A3)	

1 2 7 8

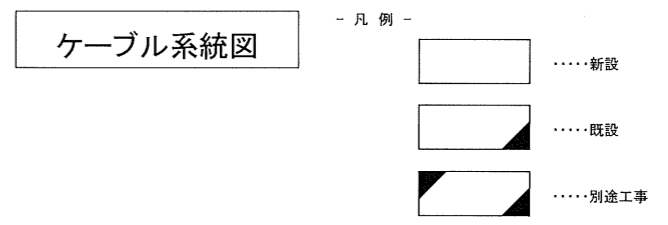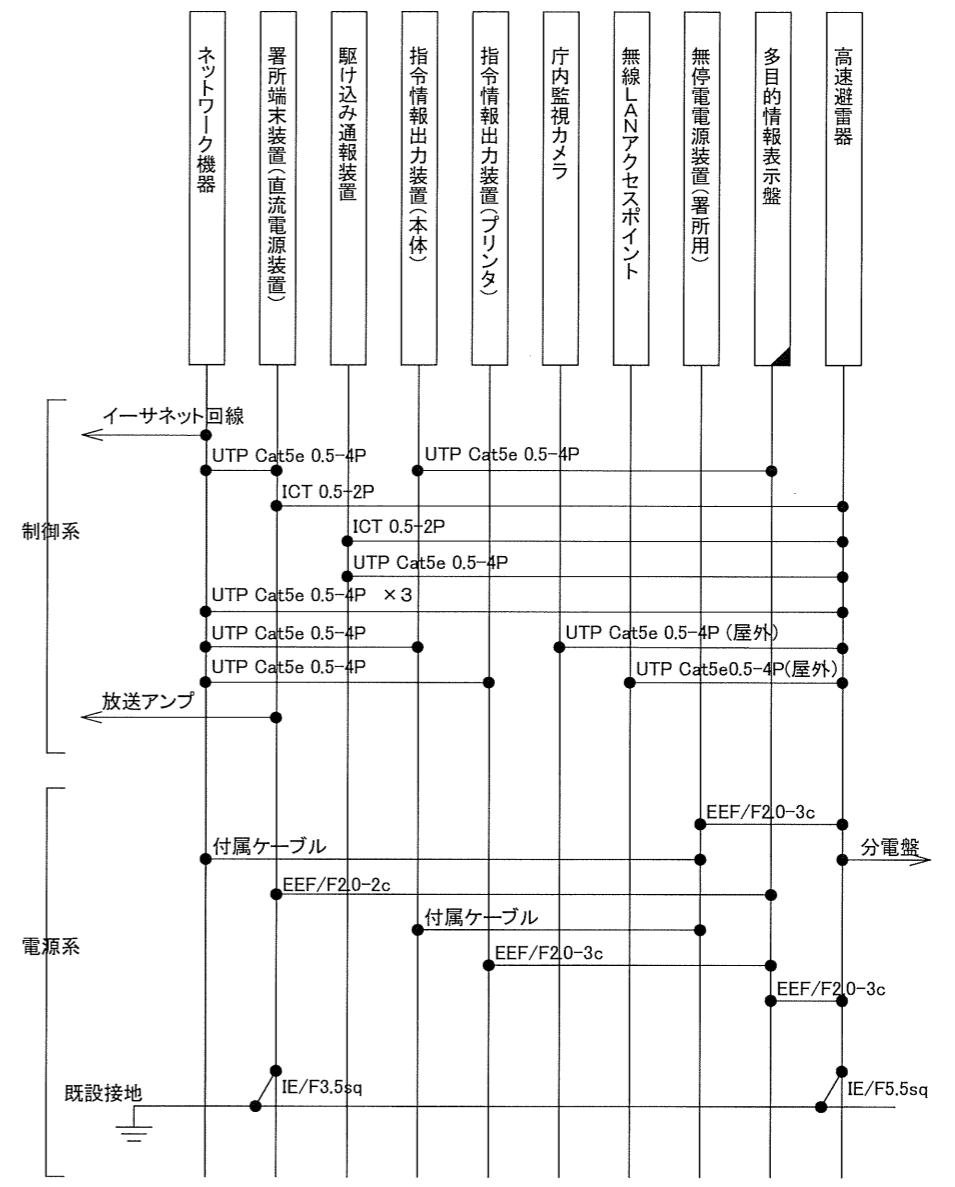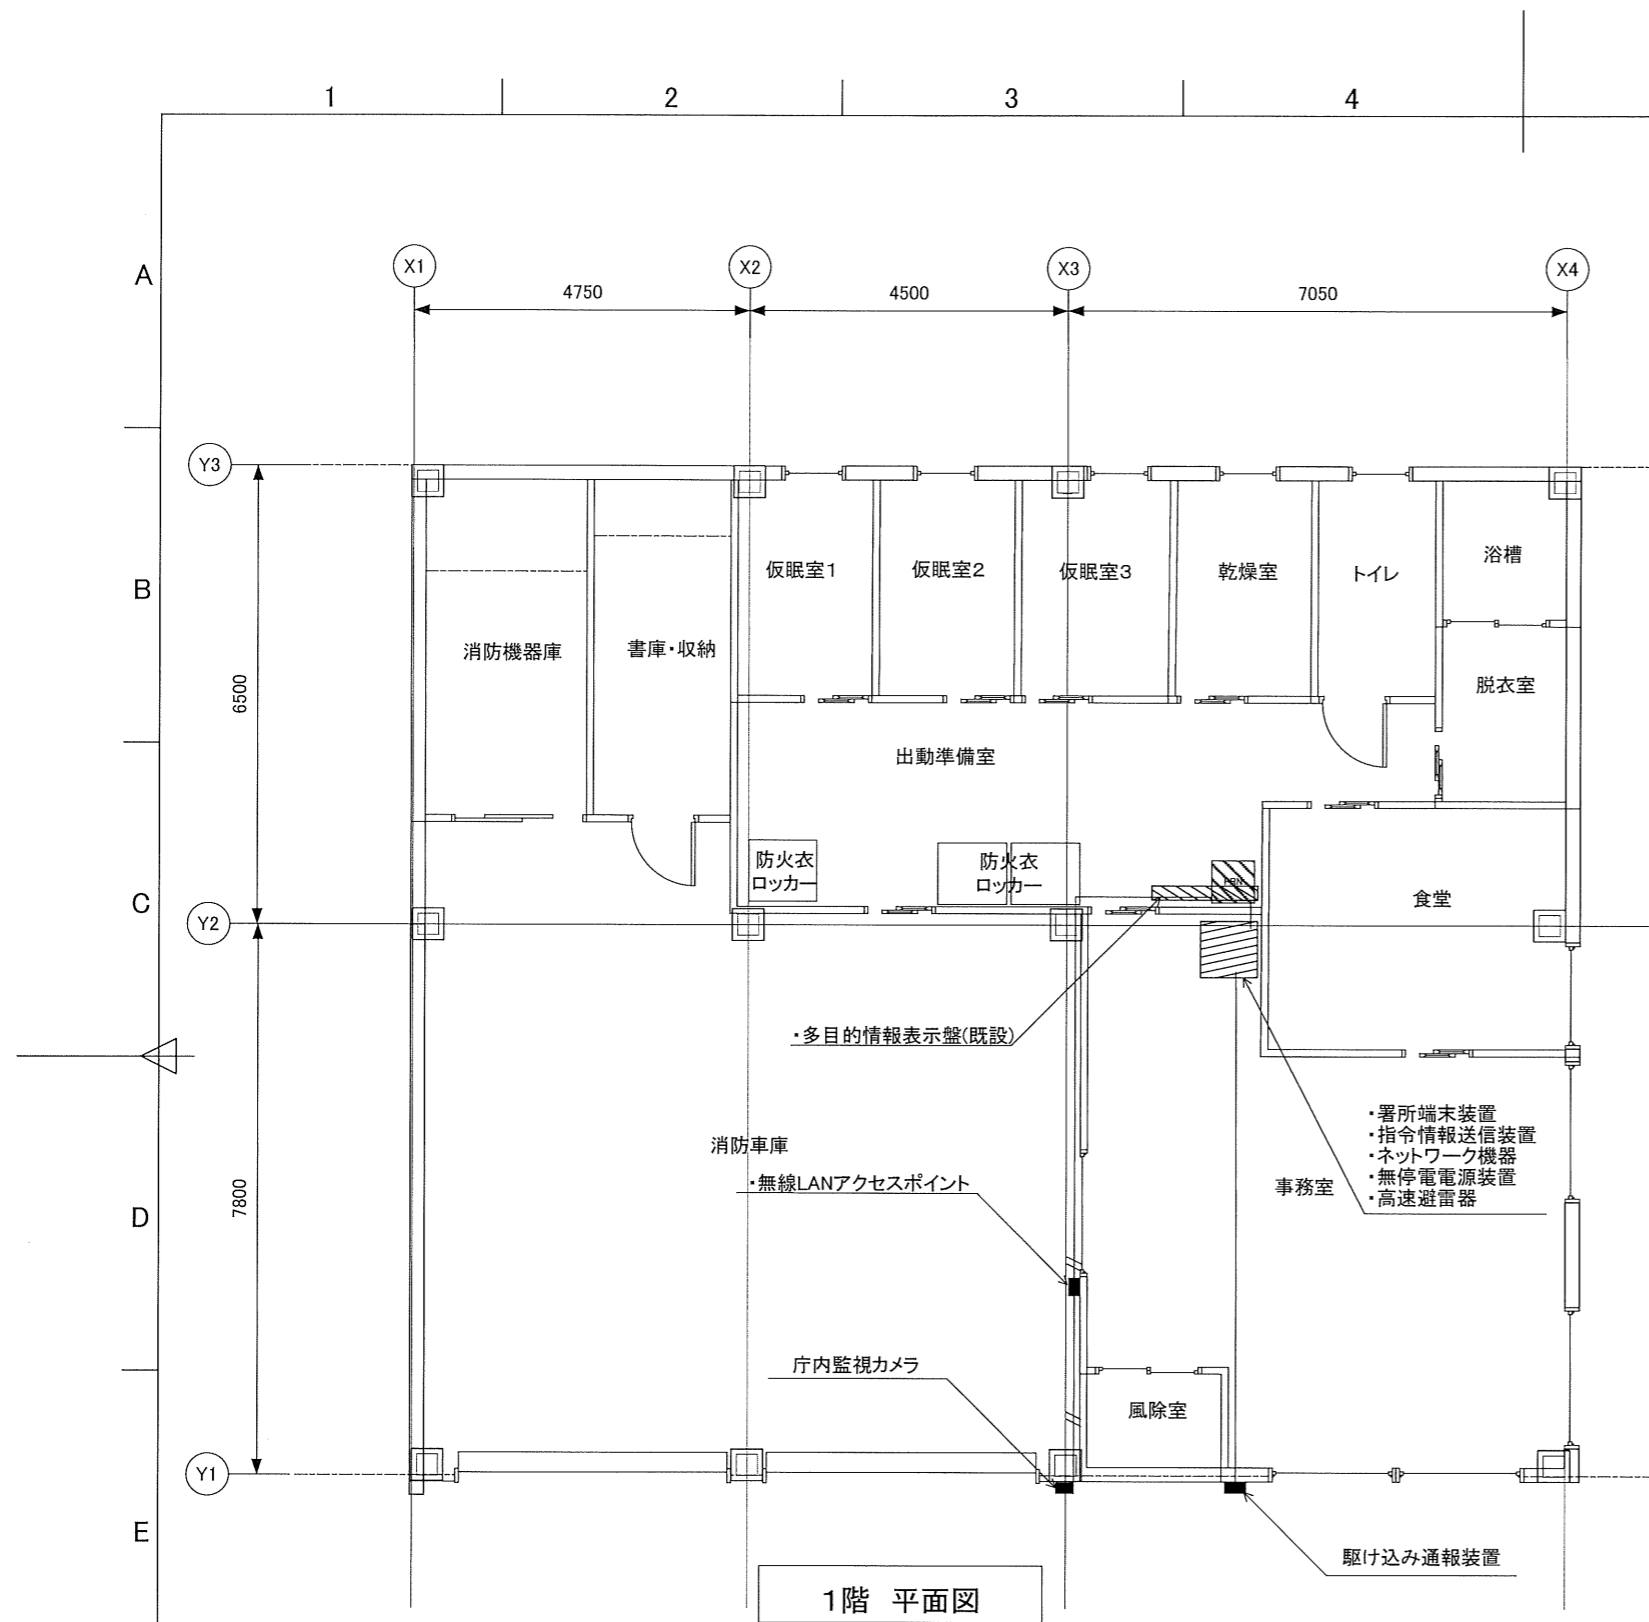

新発田地域広域事務組合				件名		図面名称		図面番号
				高機能消防指令システム 更新整備工事		新発田消防署川東出張所 平面図・ケーブル系統図		16
作成年月日		作成	確認	承認	発行	縮尺	ファイル名	
						1:100 (A3)		

