
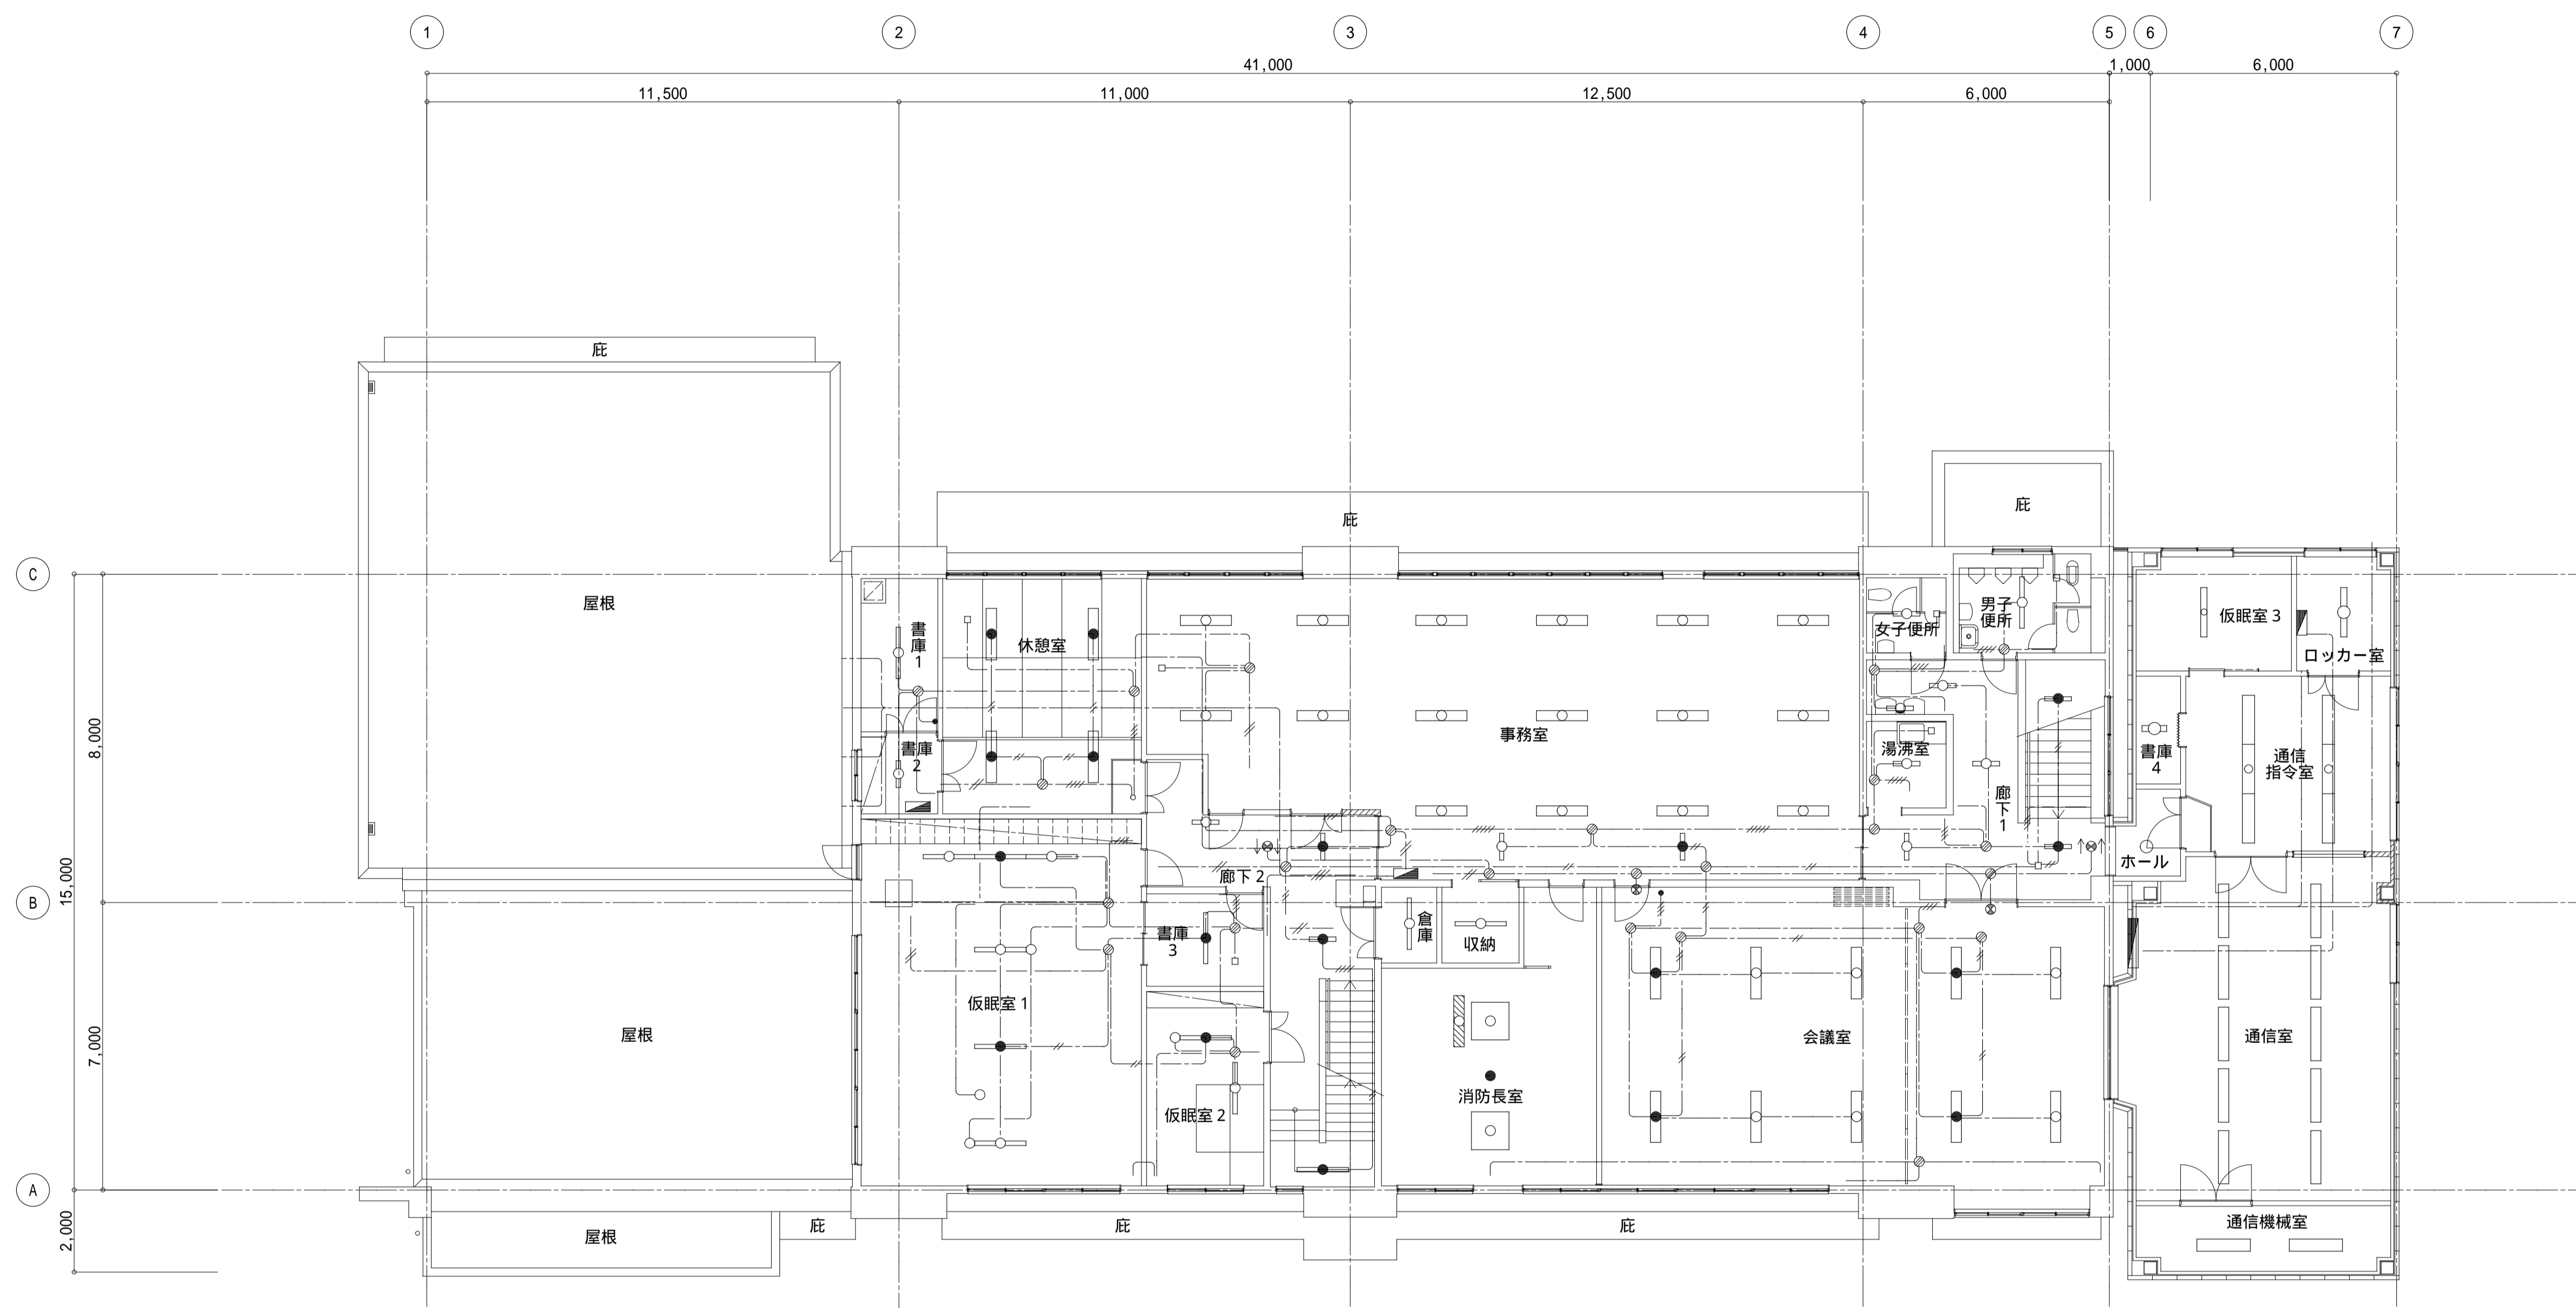




庁舎棟 電灯・幹線設備 1 F 平面図 S=1/100

設計者等	工事名称 新発田広域消防本部解体工事		E-1
あい設計株式会社 〒959-2453 新潟県新発田市三日市213番地 一級建築士事務所 新潟県知事 登録番号(ニ)第4483号 管理建築士 石山 幹雄 一般建築士 第247602号 TEL 0254-26-2903 FAX 0254-20-7170	図面名称 庁舎棟 電灯・幹線設備 1 F 平面図	縮尺 1/100	
	新発田地域広域事務組合		

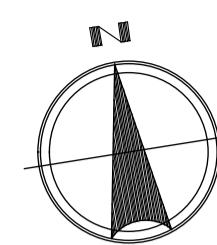



庁舎棟 電灯・幹線設備 2 F 平面図 S=1/100

設計者等	工事名称	新発田広域消防本部解体工事	縮尺	E-2
あい設計株式会社 〒959-2453 新潟県新発田市三日市213番地 一級建築士事務所 新潟県知事 登録番号(ニ)第4483号 管理建築士 石山 幹雄 一般建築士 第247602号 TEL 0254-26-2903 FAX 0254-20-7170	図面名称	庁舎棟 電灯・幹線設備 2 F 平面図		
新発田地域広域事務組合				

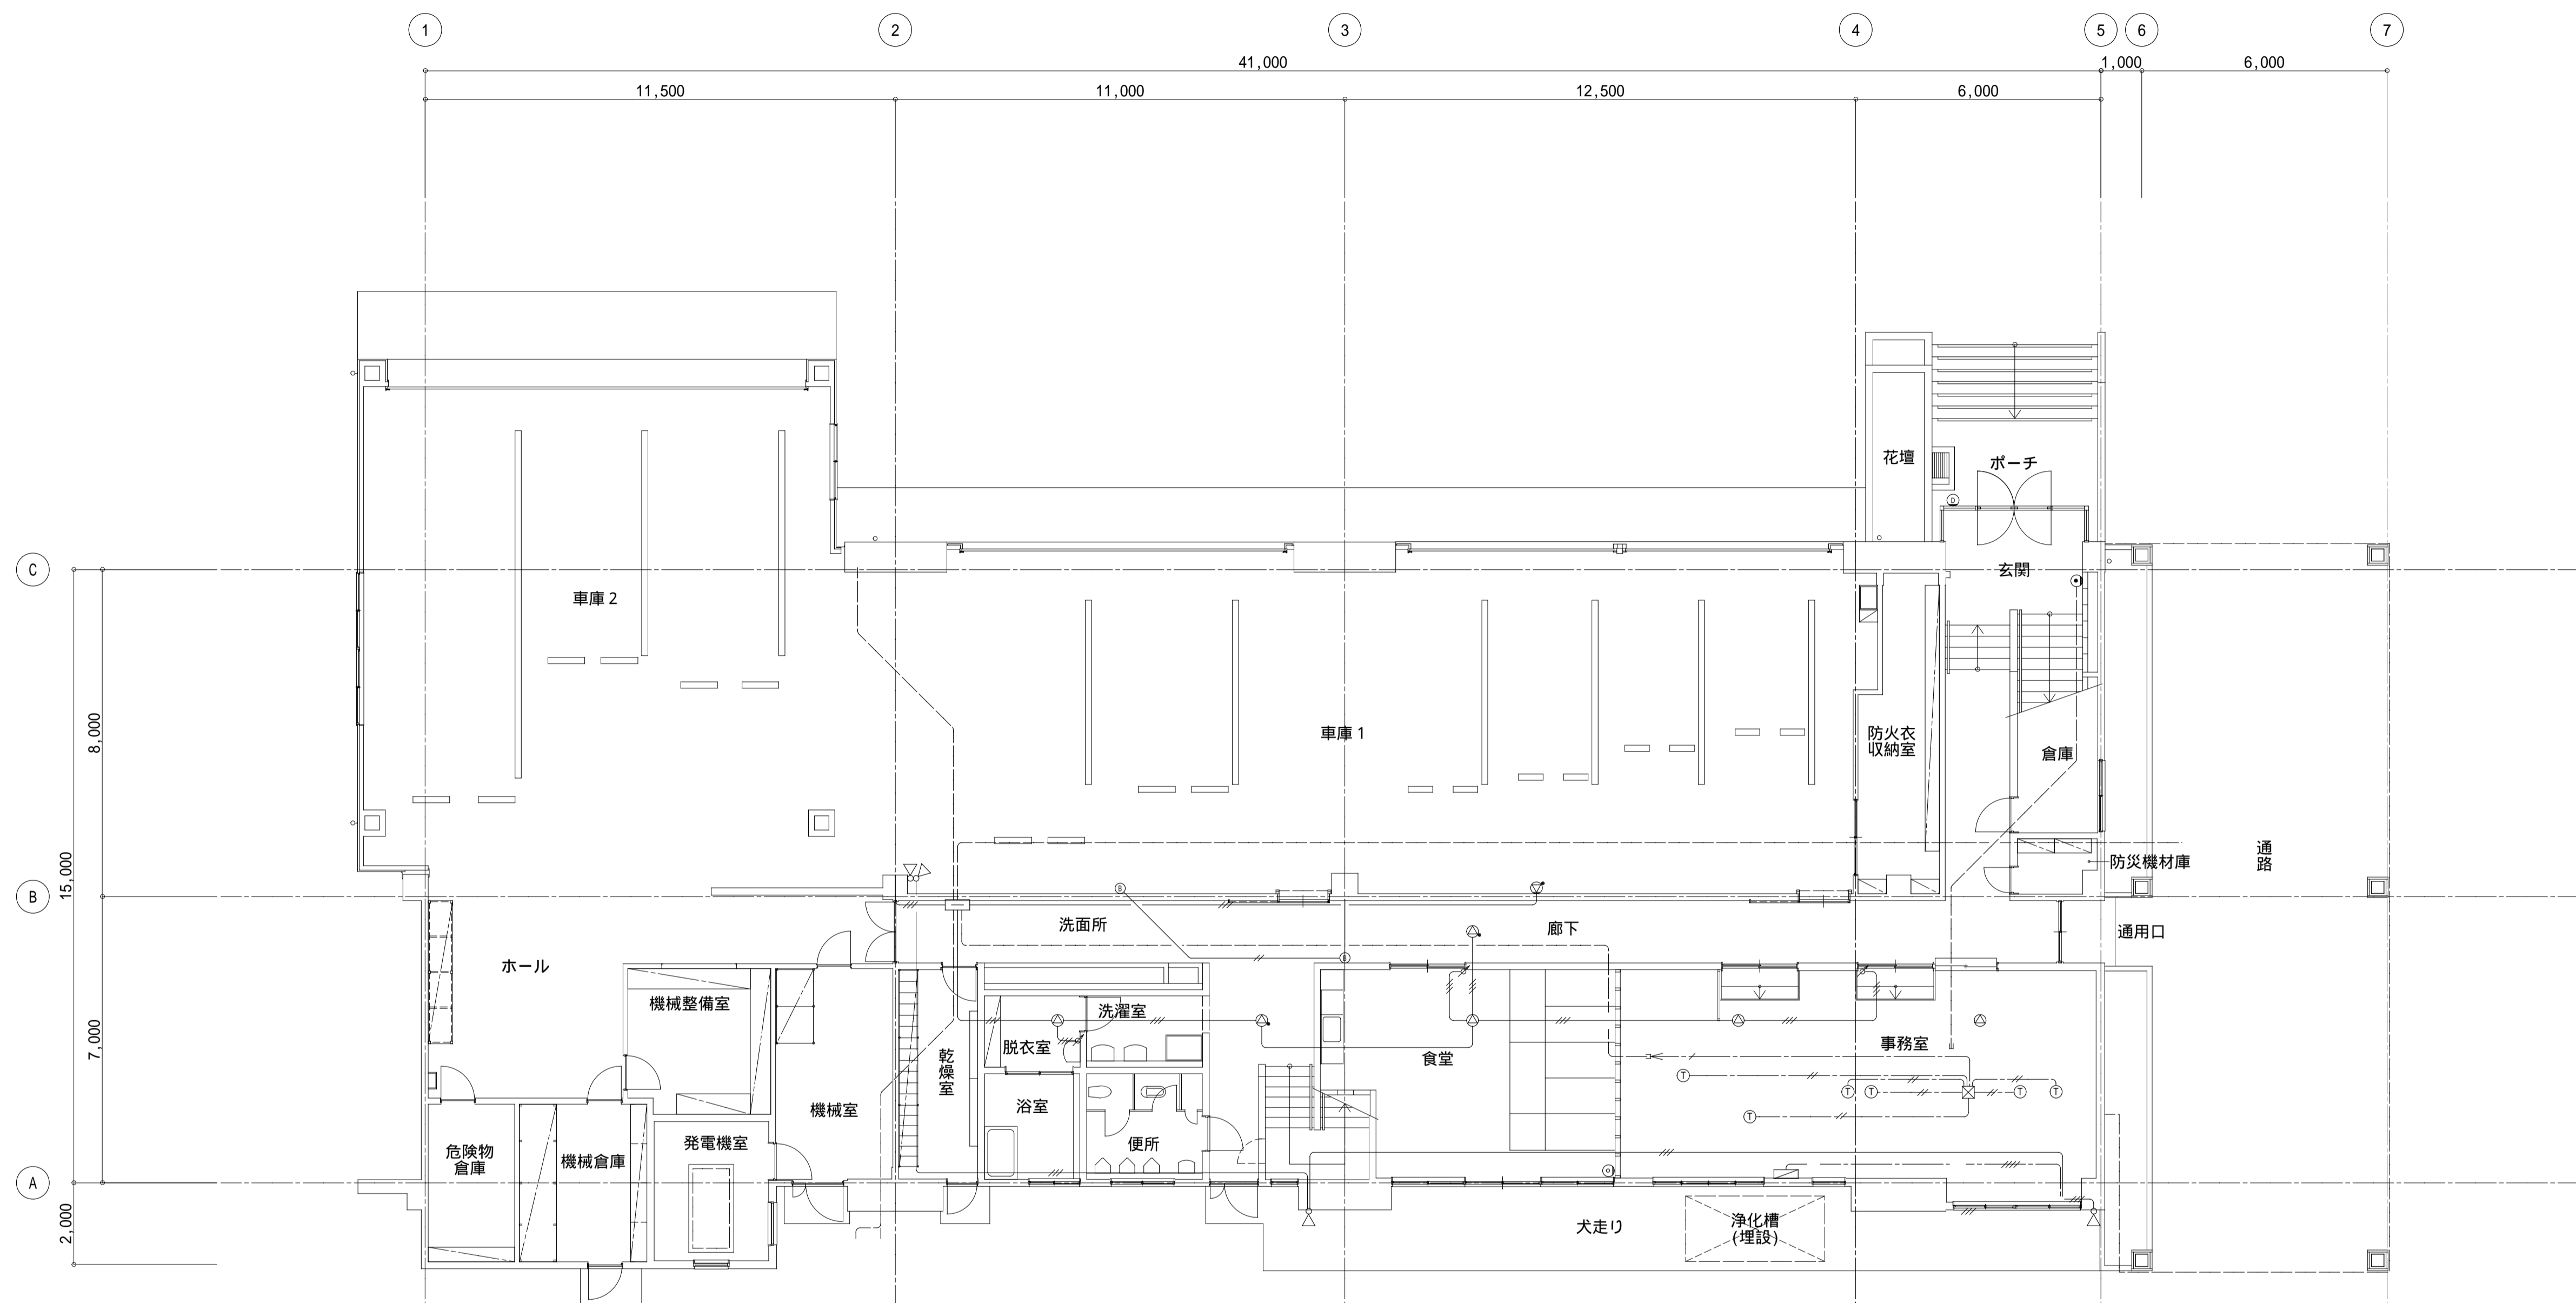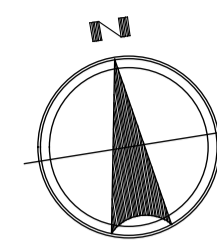

庁舎棟 弱電設備 1F 平面図 S=1/100



設計者等	工事名称		E-3
あい設計株式会社 〒959-2453 新潟県新発田市三日市213番地 一級建築士事務所 新潟県知事 登録番号(ニ)第4483号 管理建築士 石山 幹雄 一般建築士 第247602号 TEL 0254-26-2903 FAX 0254-20-7170	新発田広域消防本部解体工事	縮尺	
	図面名称	庁舎棟 弱電設備 1F 平面図	
新発田地域広域事務組合			

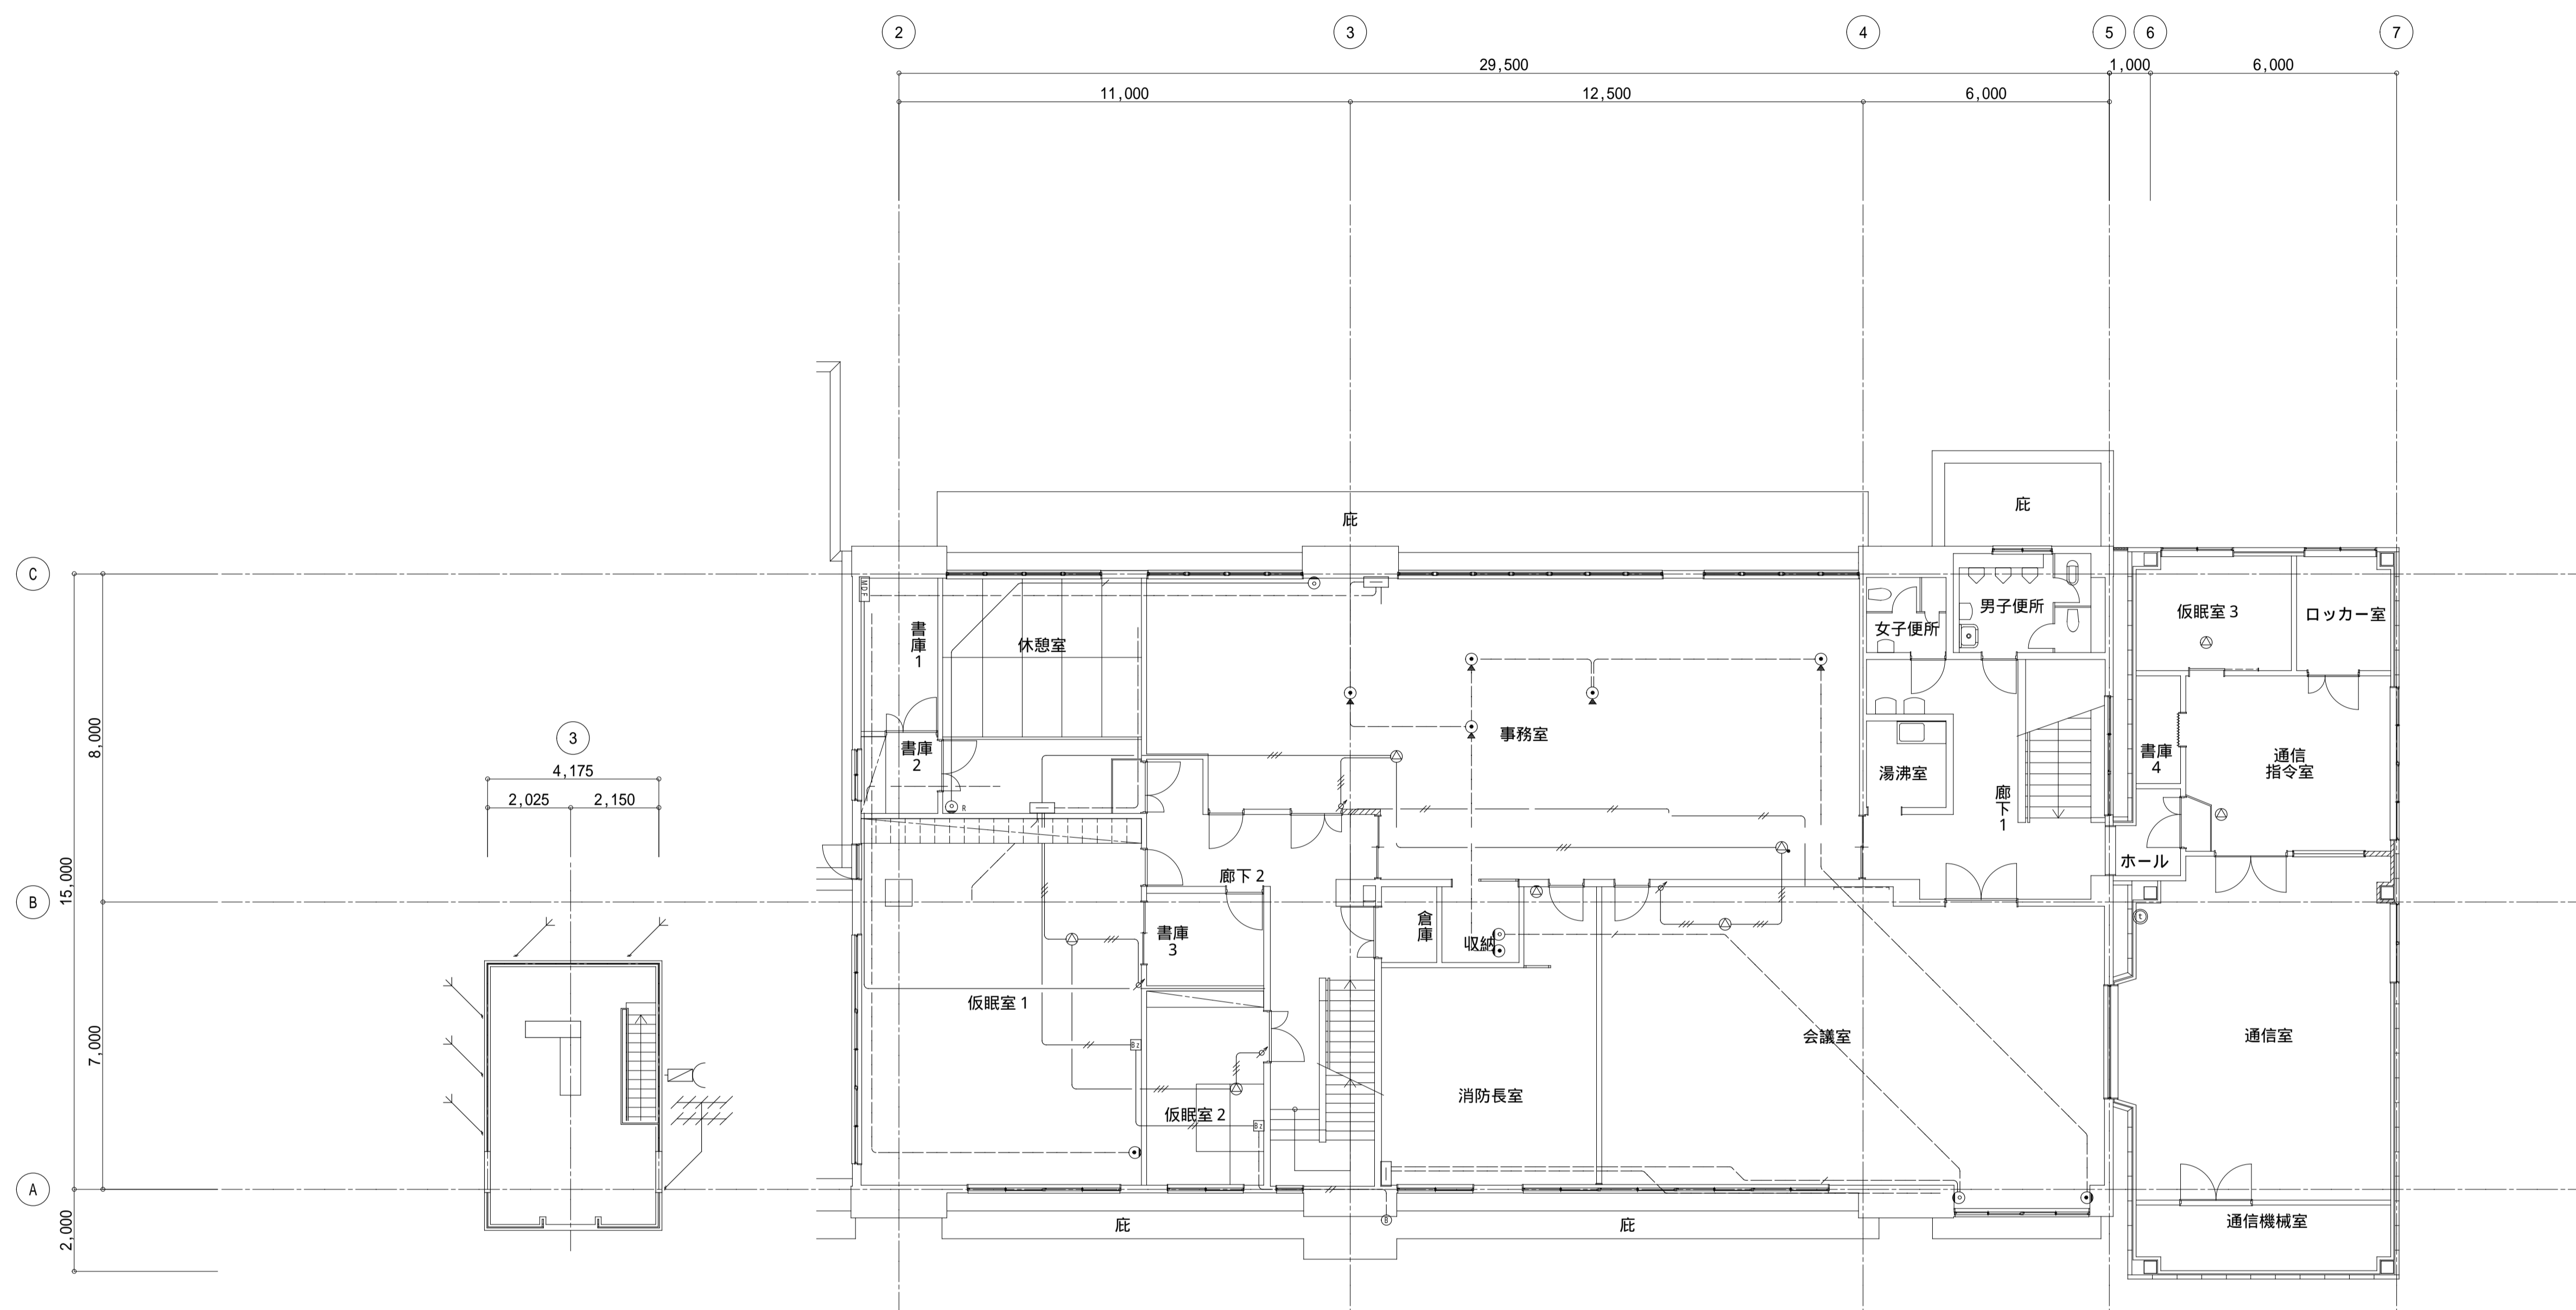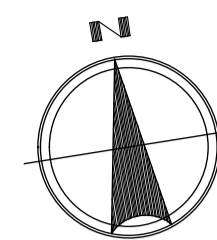

庁舎棟 弱電設備 P H R F 平面図 S=1/100



庁舎棟 弱電設備 2 F 平面図 S=1/100

設計者等 あい設計株式会社 〒959-2453 新潟県新発田市三日市 213番地 一級建築士事務所 新潟県知事 登録番号(ニ)第4483号 管理建築士 石山 幹雄 一般建築士 第247602号 TEL 0254-26-2903 FAX 0254-20-7170	工事名称 新発田広域消防本部解体工事 図面名称 庁舎棟 弱電設備 2 F・P H R F 平面図 新発田地域広域事務組合	縮尺 1/100	E-4
---	---	-------------	-----

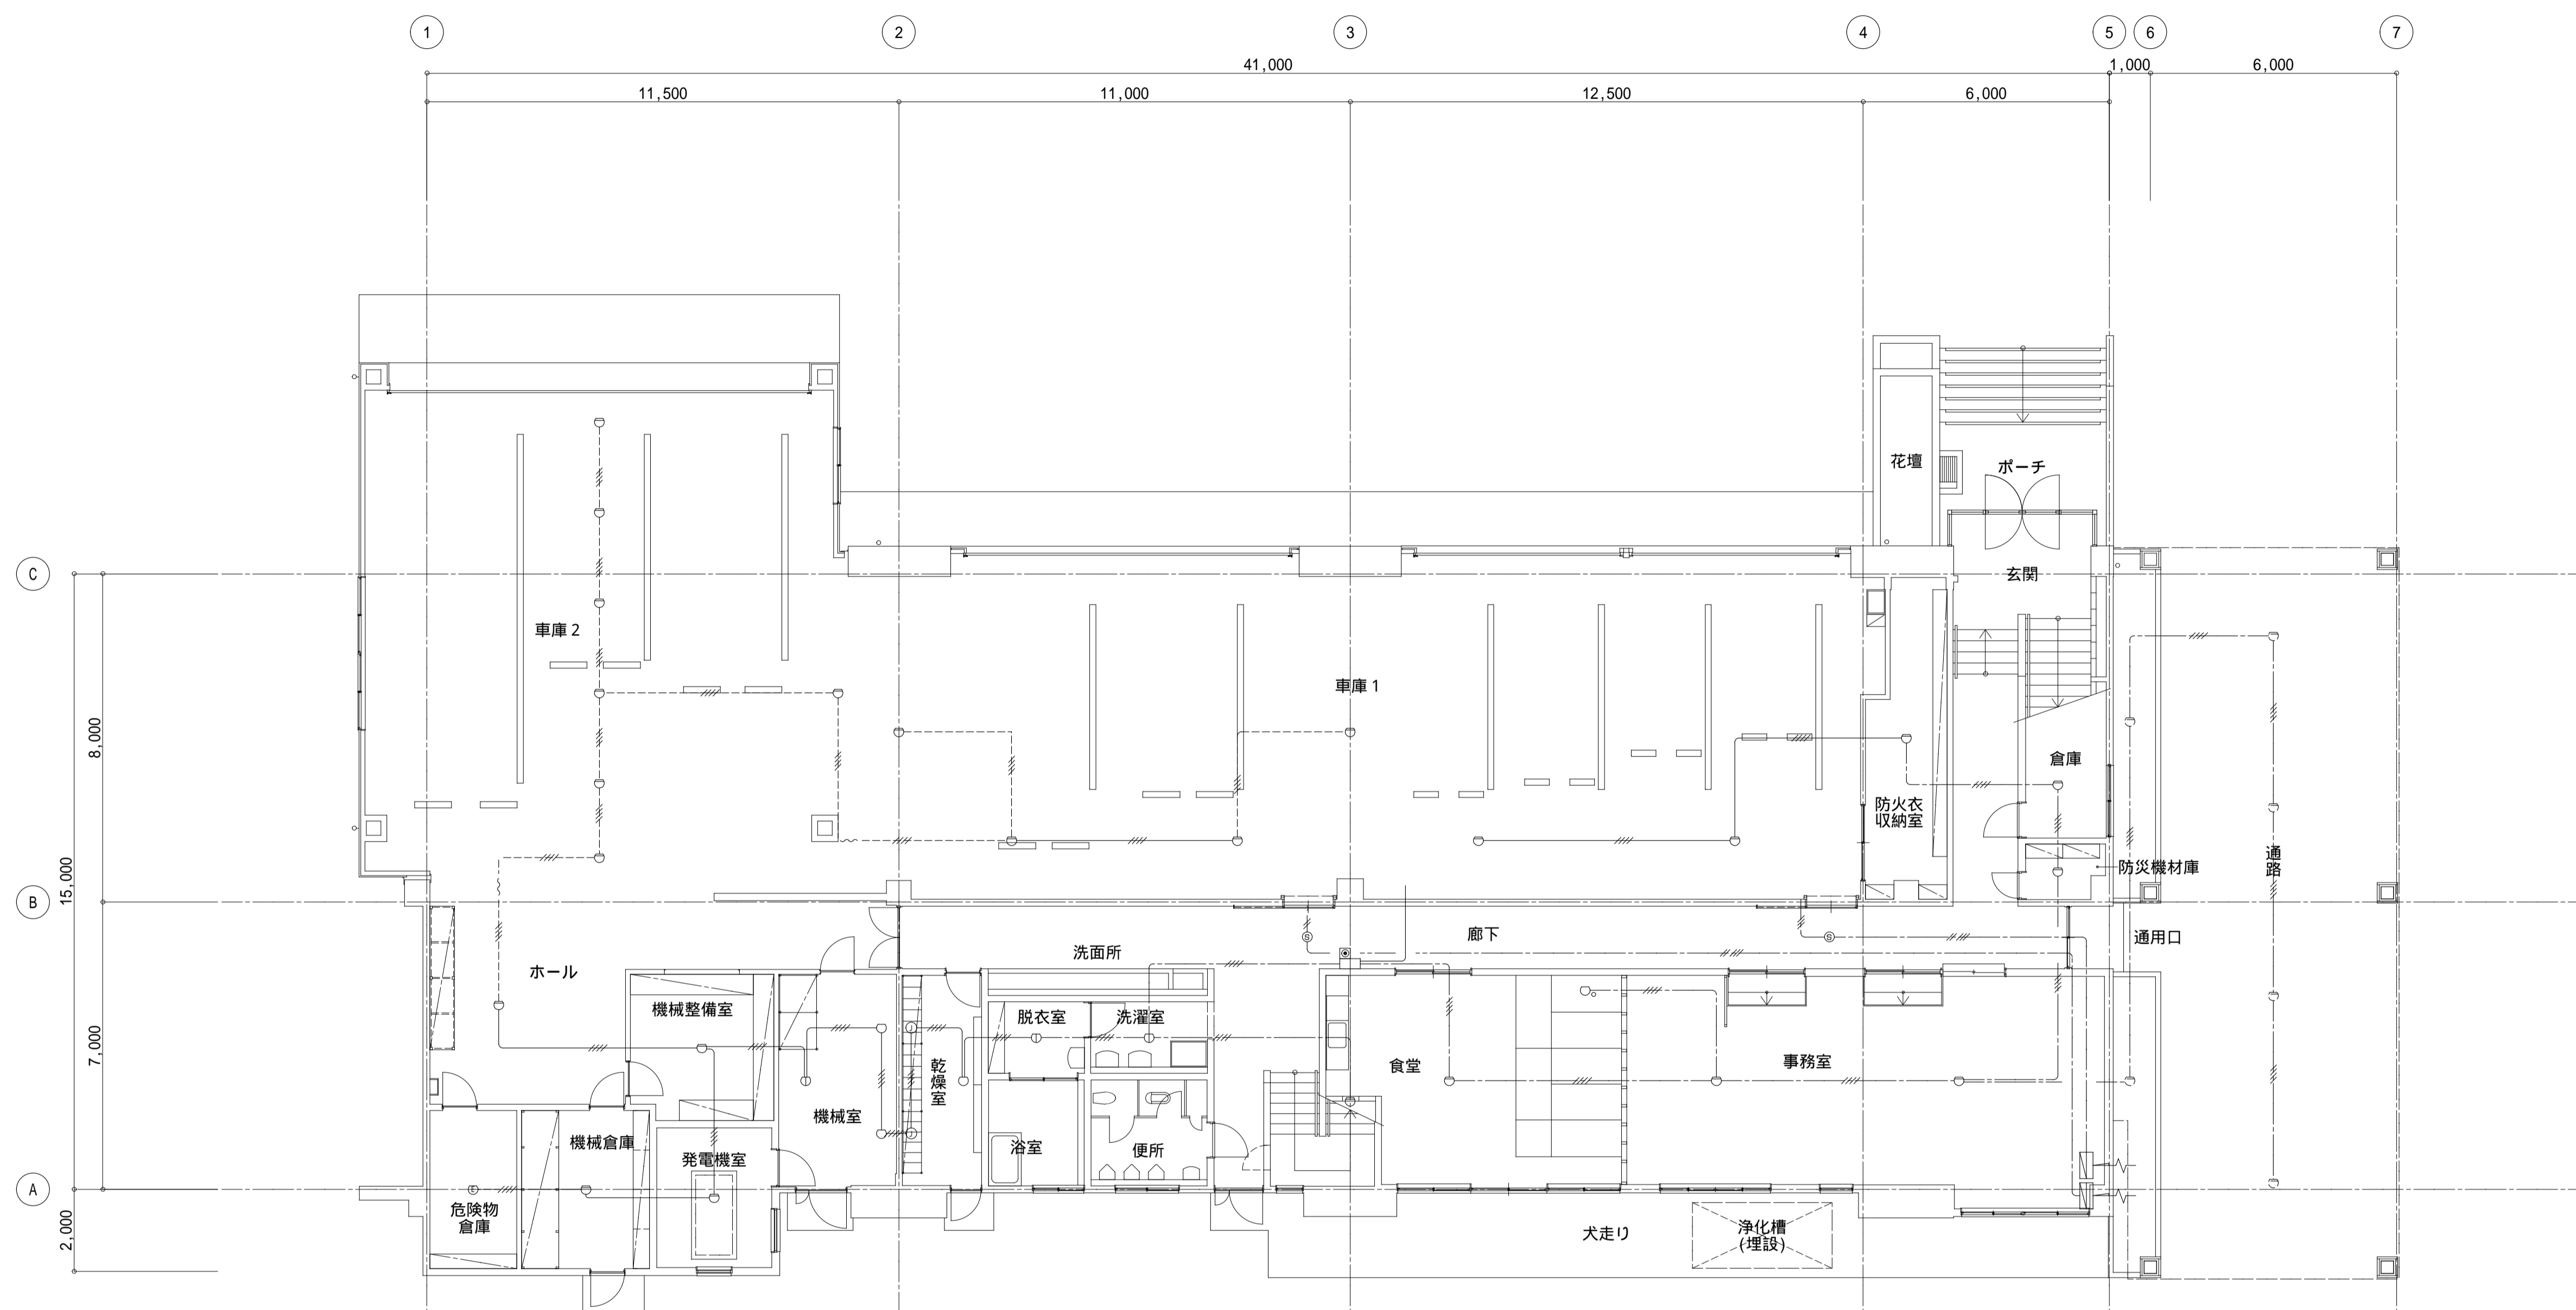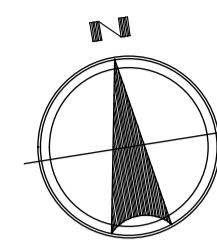


庁舎棟 弱電設備 1 F 平面図 S=1/100

設計者等	工事名称	新発田広域消防本部解体工事	E-5	
あい設計株式会社 〒959-2453 新潟県新発田市三日市213番地 一級建築士事務所 新潟県知事 登録番号(ニ)第4483号 管理建築士 石山 幹雄 一般建築士 第247602号 TEL 0254-26-2903 FAX 0254-20-7170	図面名称	庁舎棟 1 F 天井伏図		縮尺 1/100
	新発田地域広域事務組合			

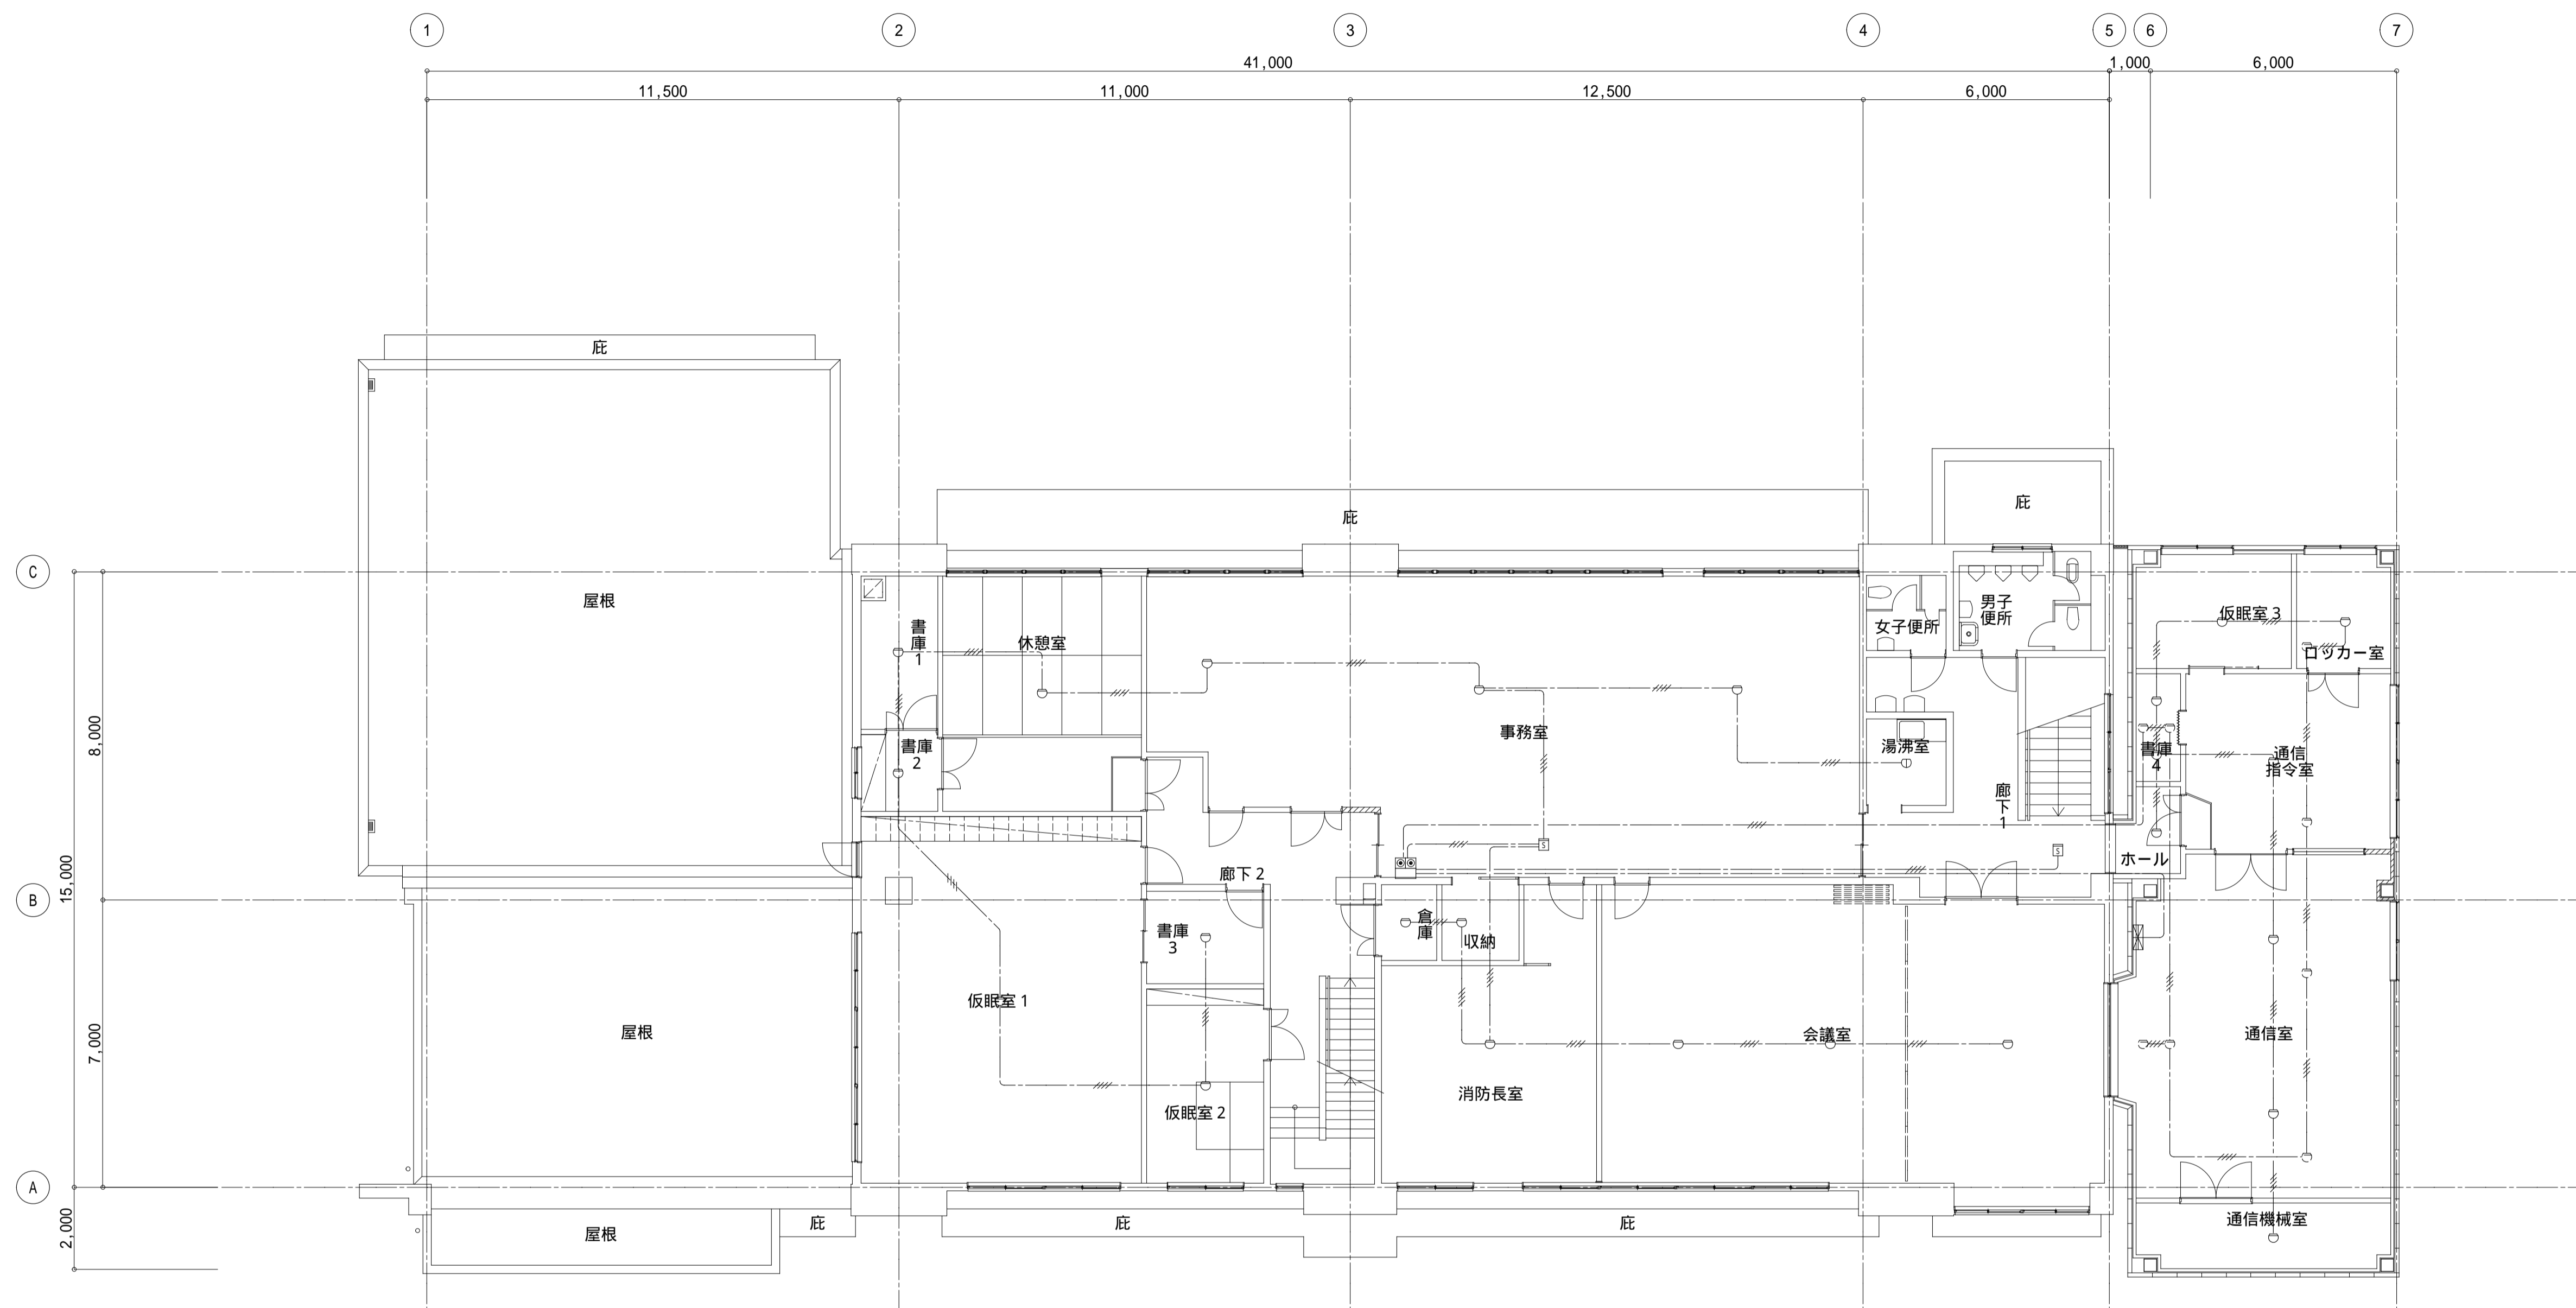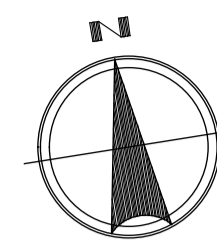


庁舎棟 弱電設備 2 F 平面図 S=1/100

設計者等	工事名称	新発田広域消防本部解体工事	E-6
あい設計株式会社 〒959-2453 新潟県新発田市三日市213番地 一級建築士事務所 新潟県知事 登録番号(ニ)第4483号 管理建築士 石山 幹雄 一般建築士 第247602号 TEL 0254-26-2903 FAX 0254-20-7170	図面名称	庁舎棟 2F・PHF天井伏図 1/100	
	新発田地域広域事務組合		

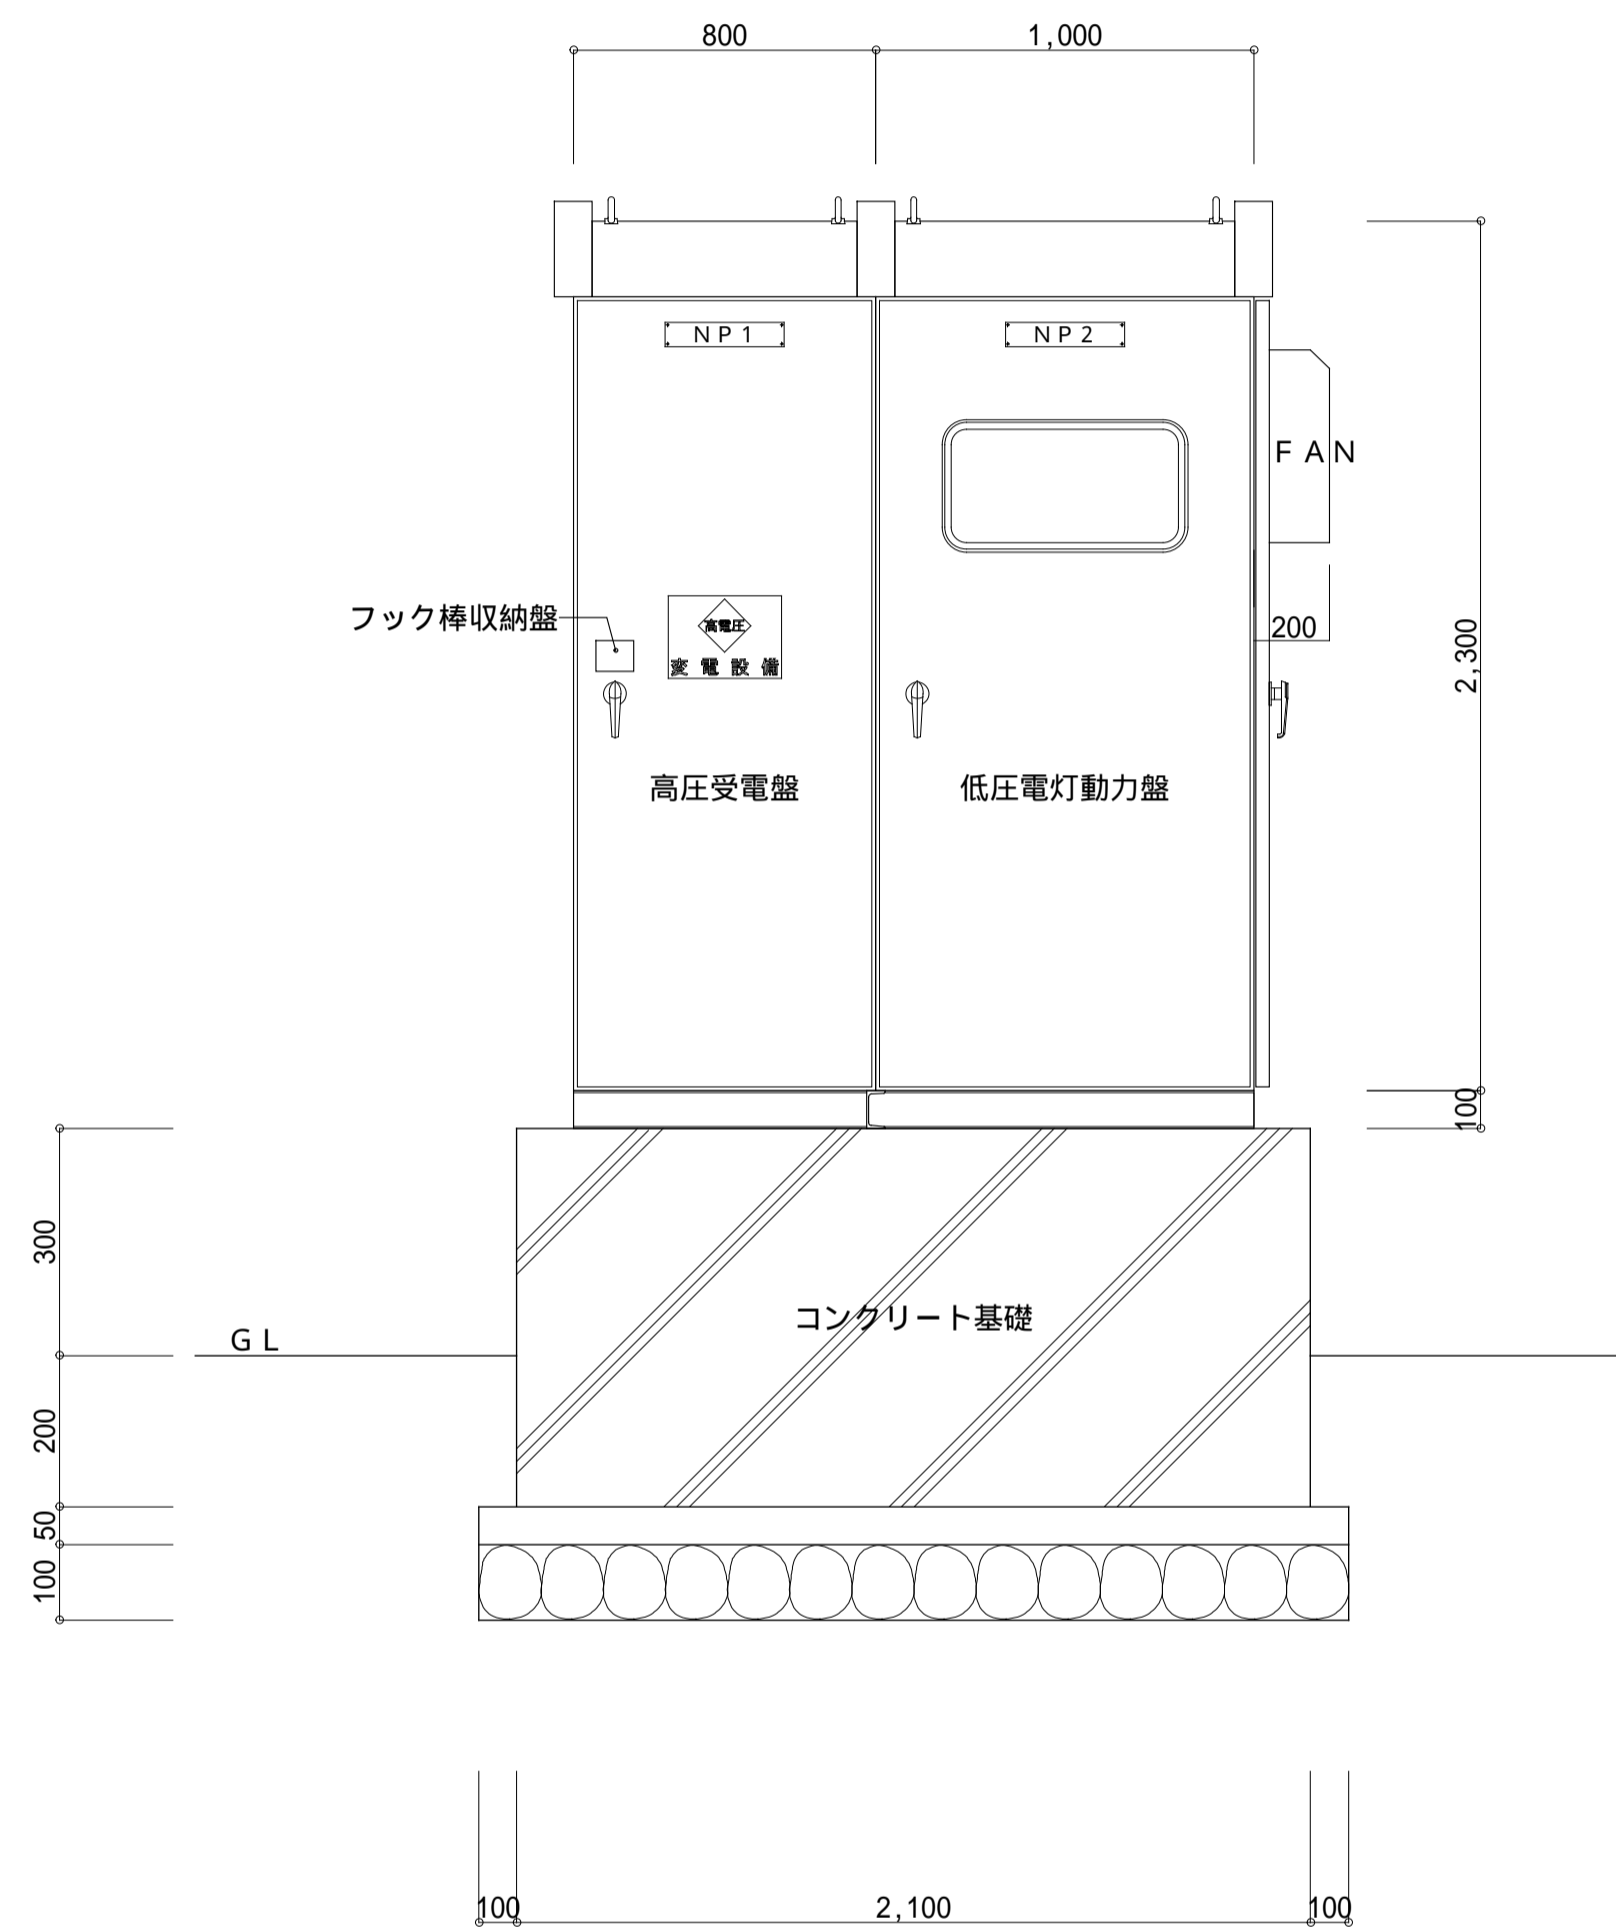

正面図

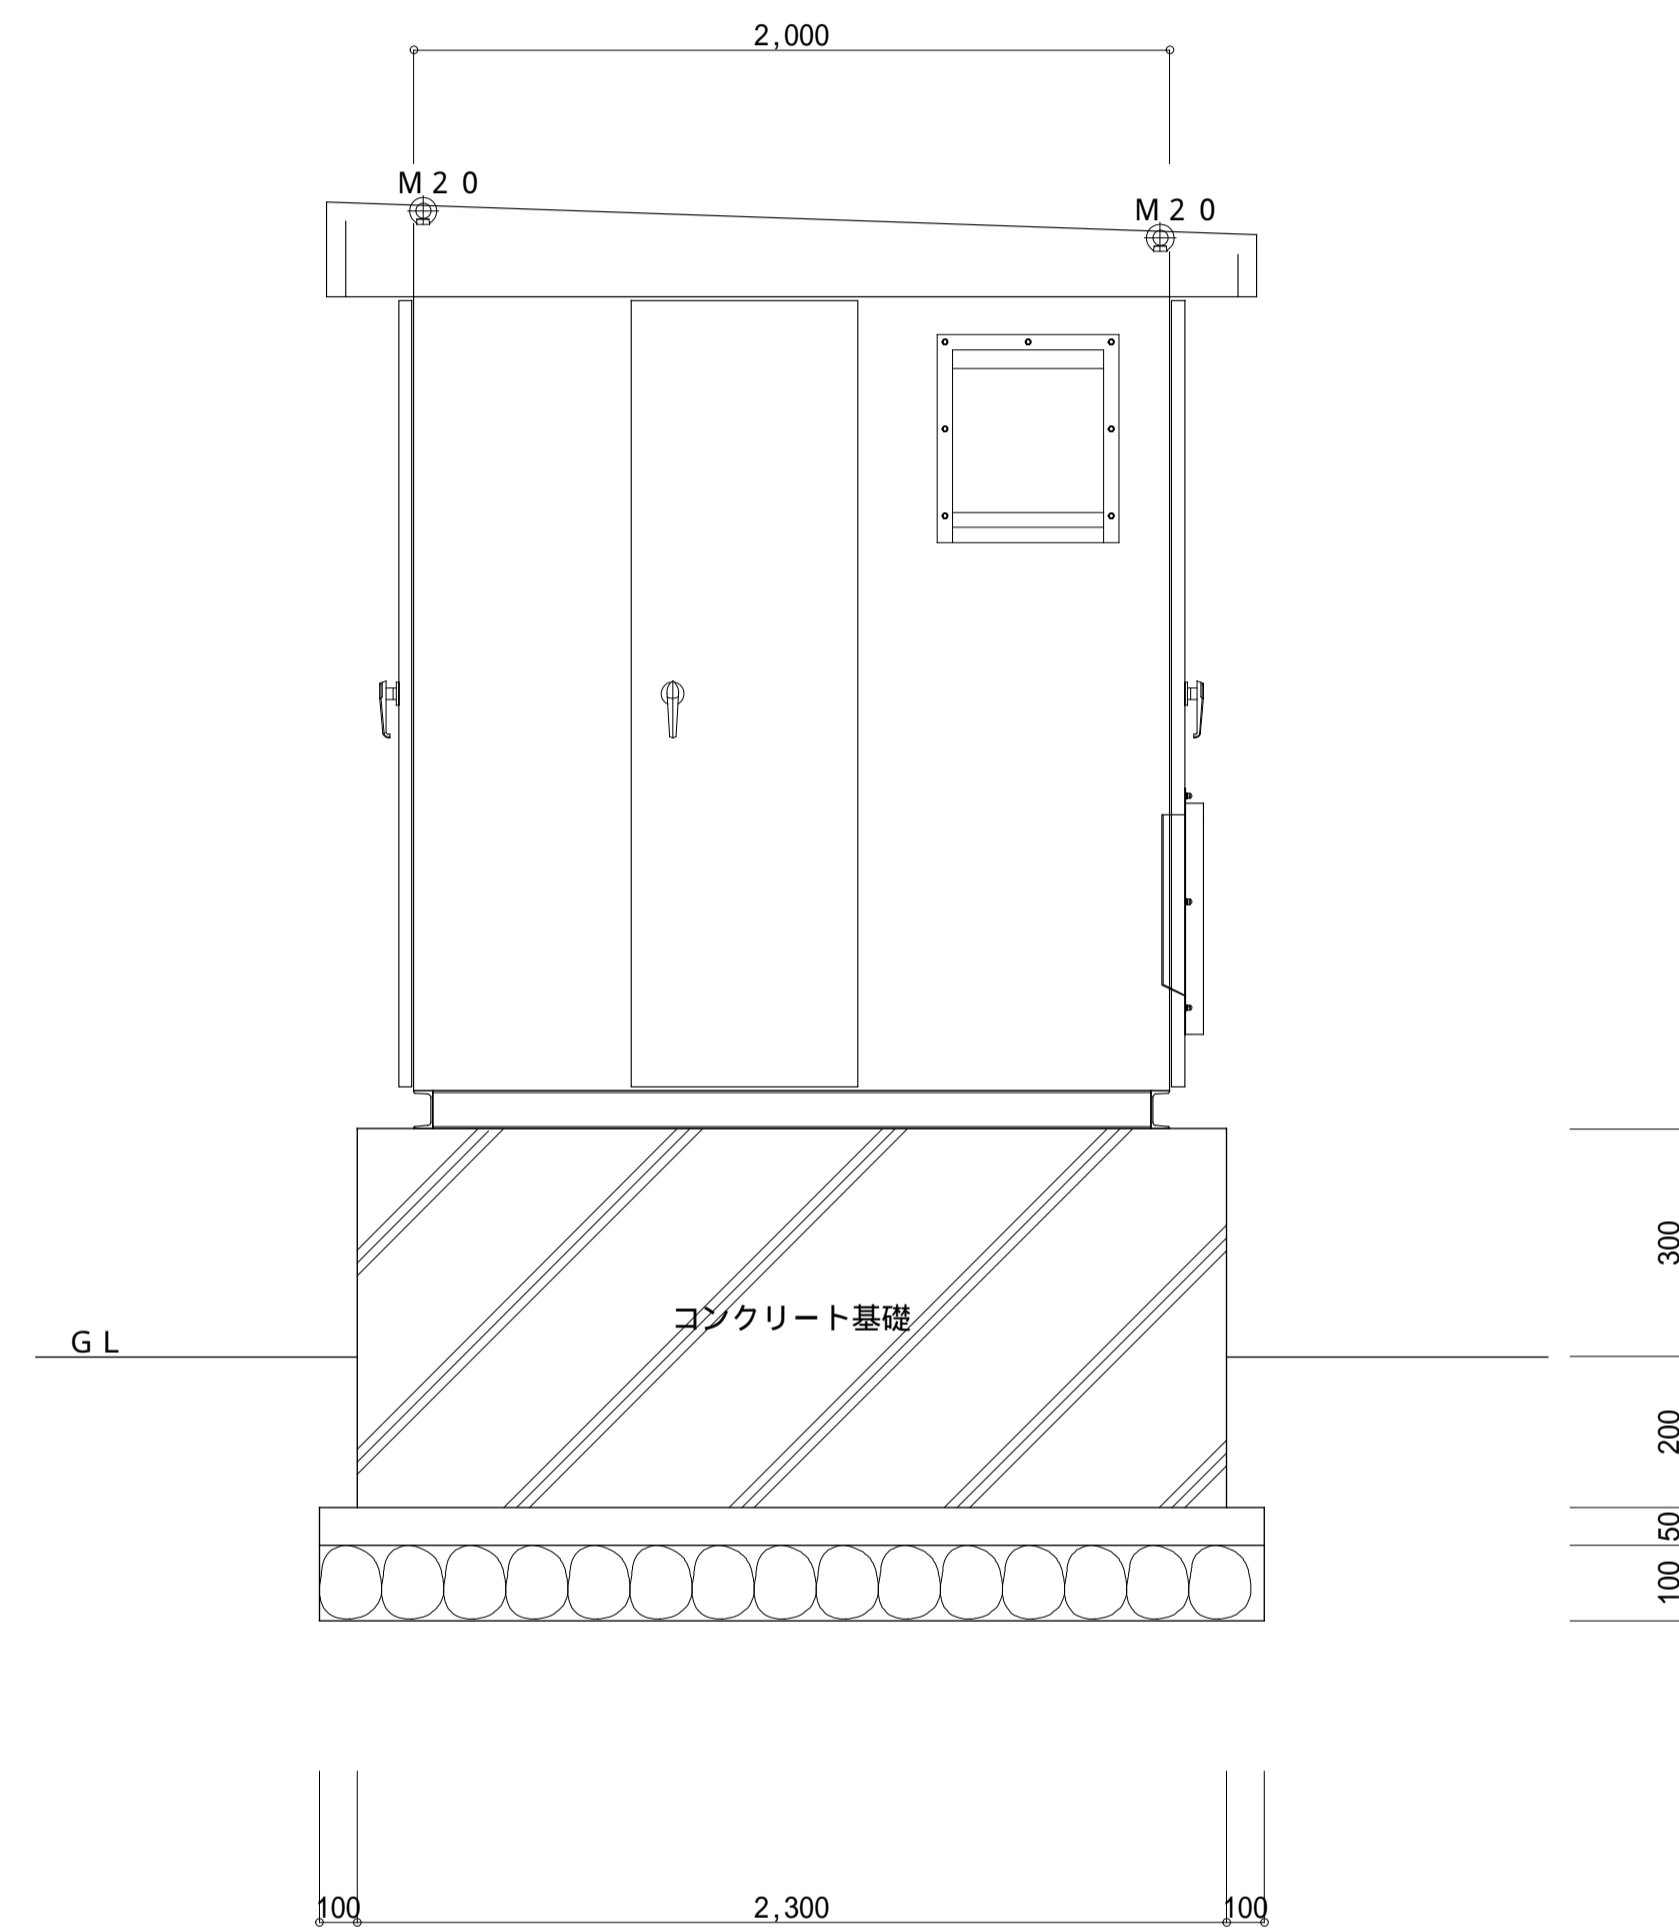

右側面図

- キュービクル仕様
- ・盤 : 耐塩塗装
 - ・ベース: 溶融亜鉛メッキ仕上(HDZ 4.5) 塗装無し

設計者等	工事名称		E-7
あい設計株式会社 〒959-2453 新潟県新発田市三日市213番地 一級建築士事務所 新潟県知事 登録番号(ニ)第4483号 管理建築士 石山 幹雄 一般建築士 第247602号 TEL 0254-26-2903 FAX 0254-20-7170	新発田広域消防本部解体工事	図面名称	
	屋外キュービクル詳細図	1/20	
新発田地域広域事務組合			